




begane grond

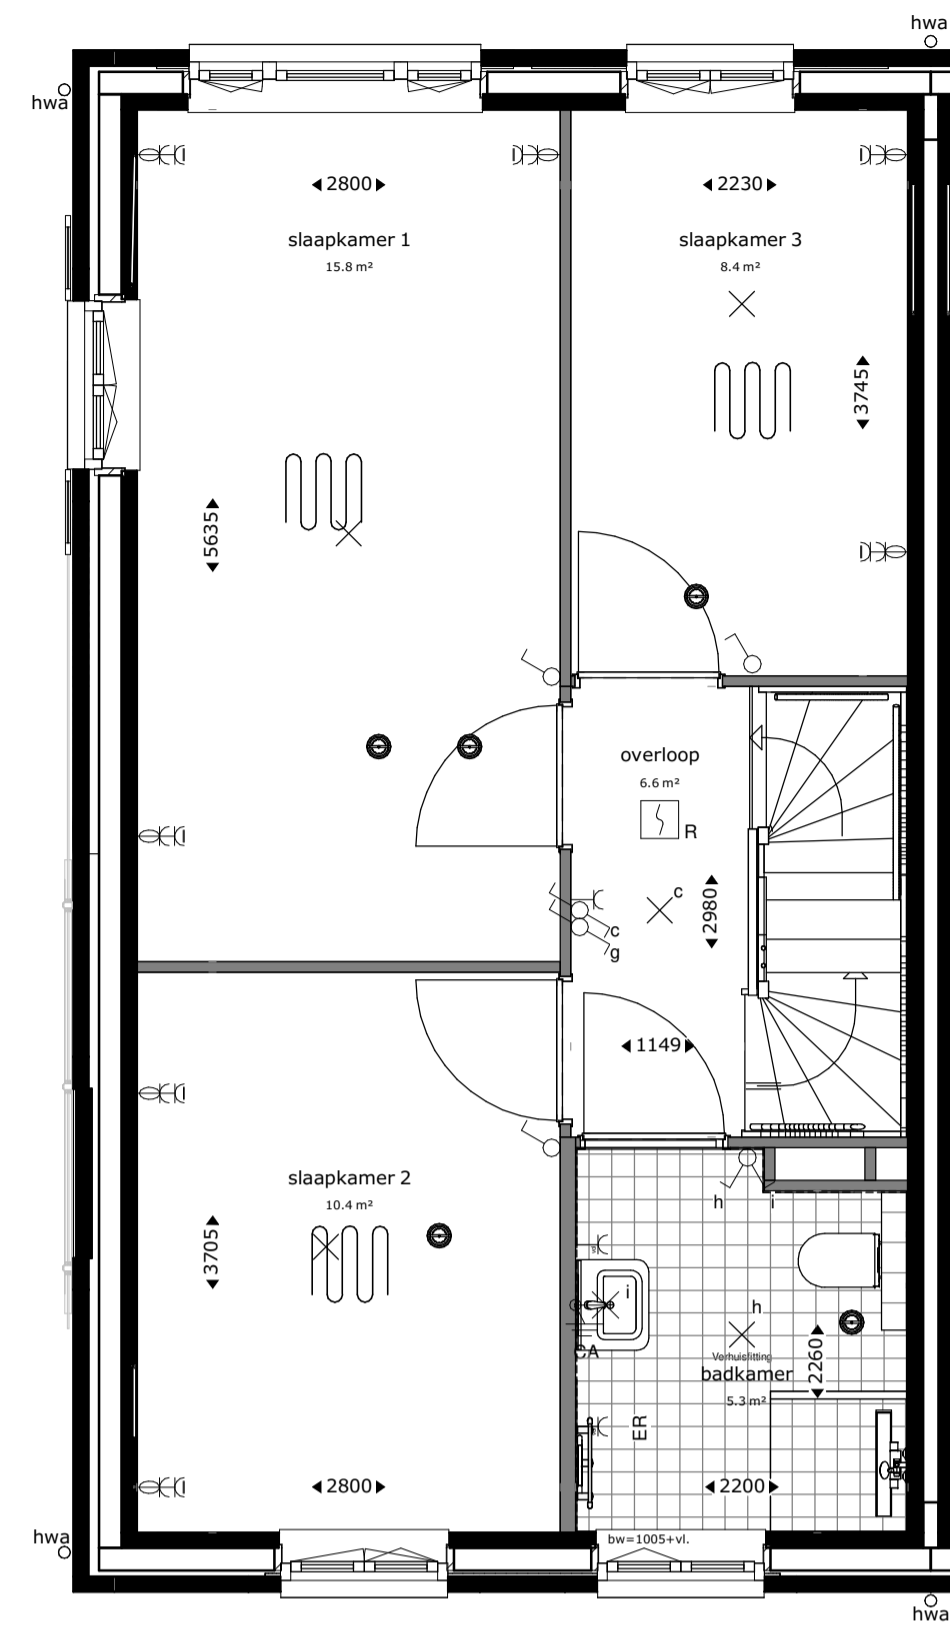

eerste verdieping

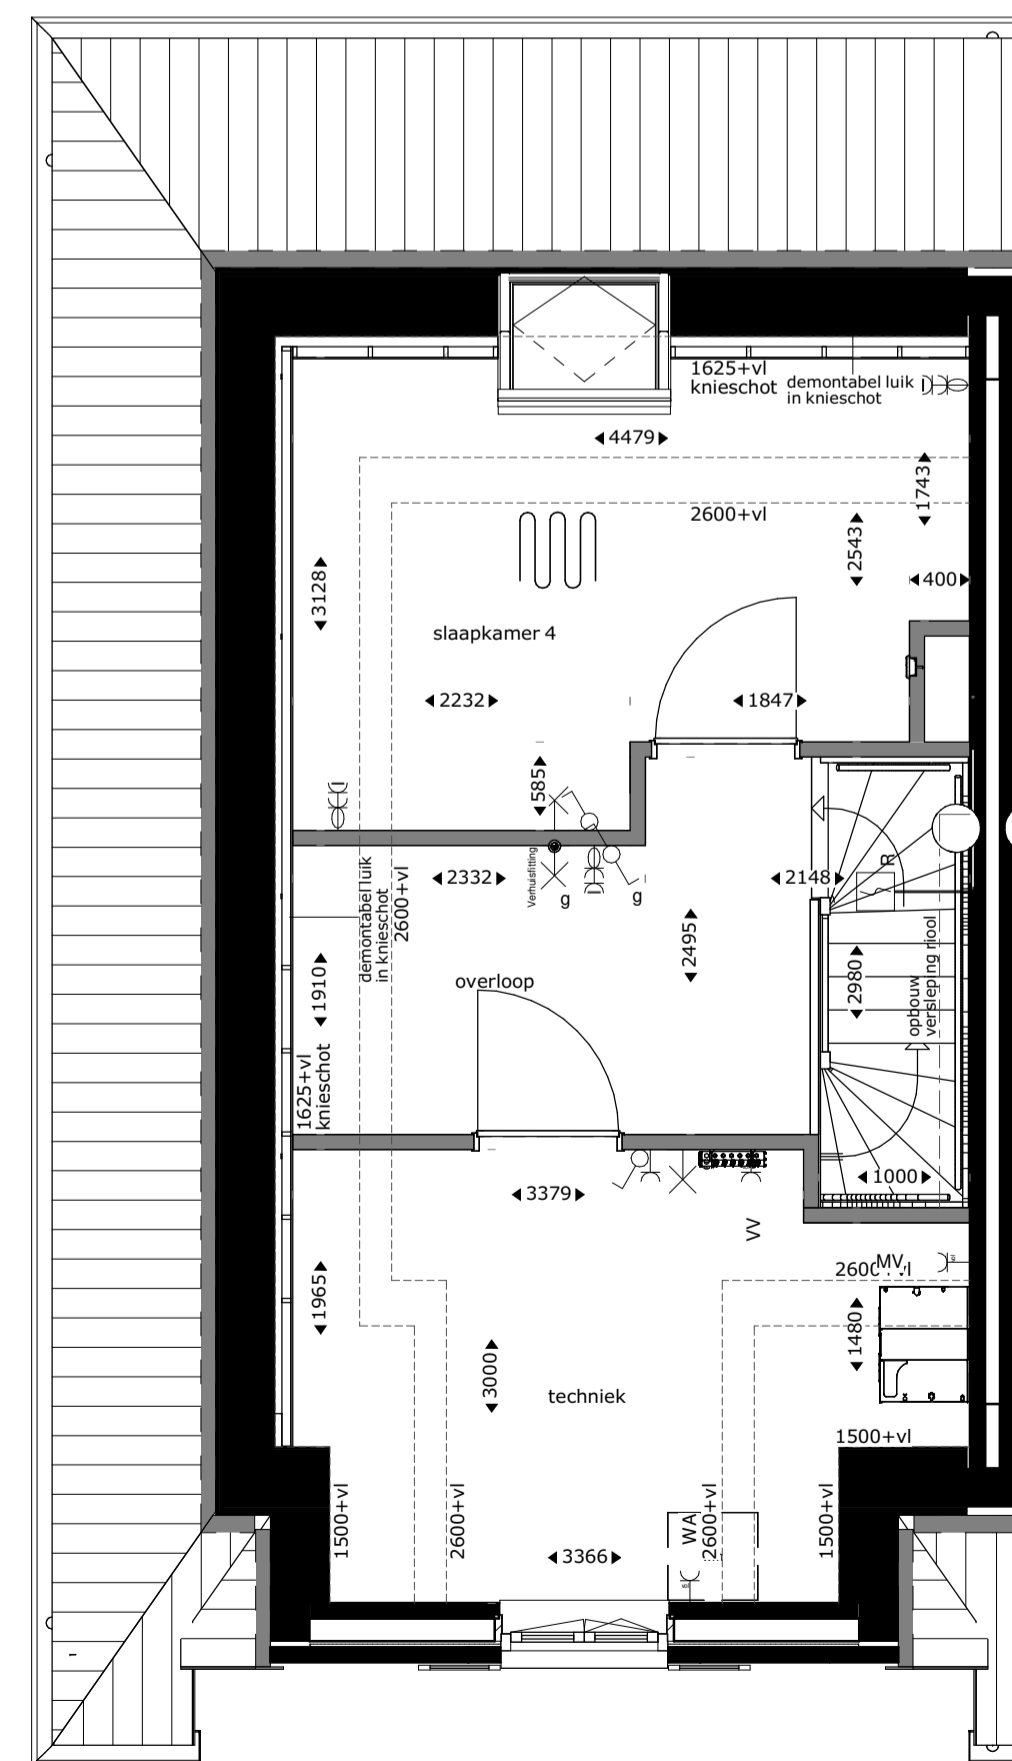

tweede verdieping

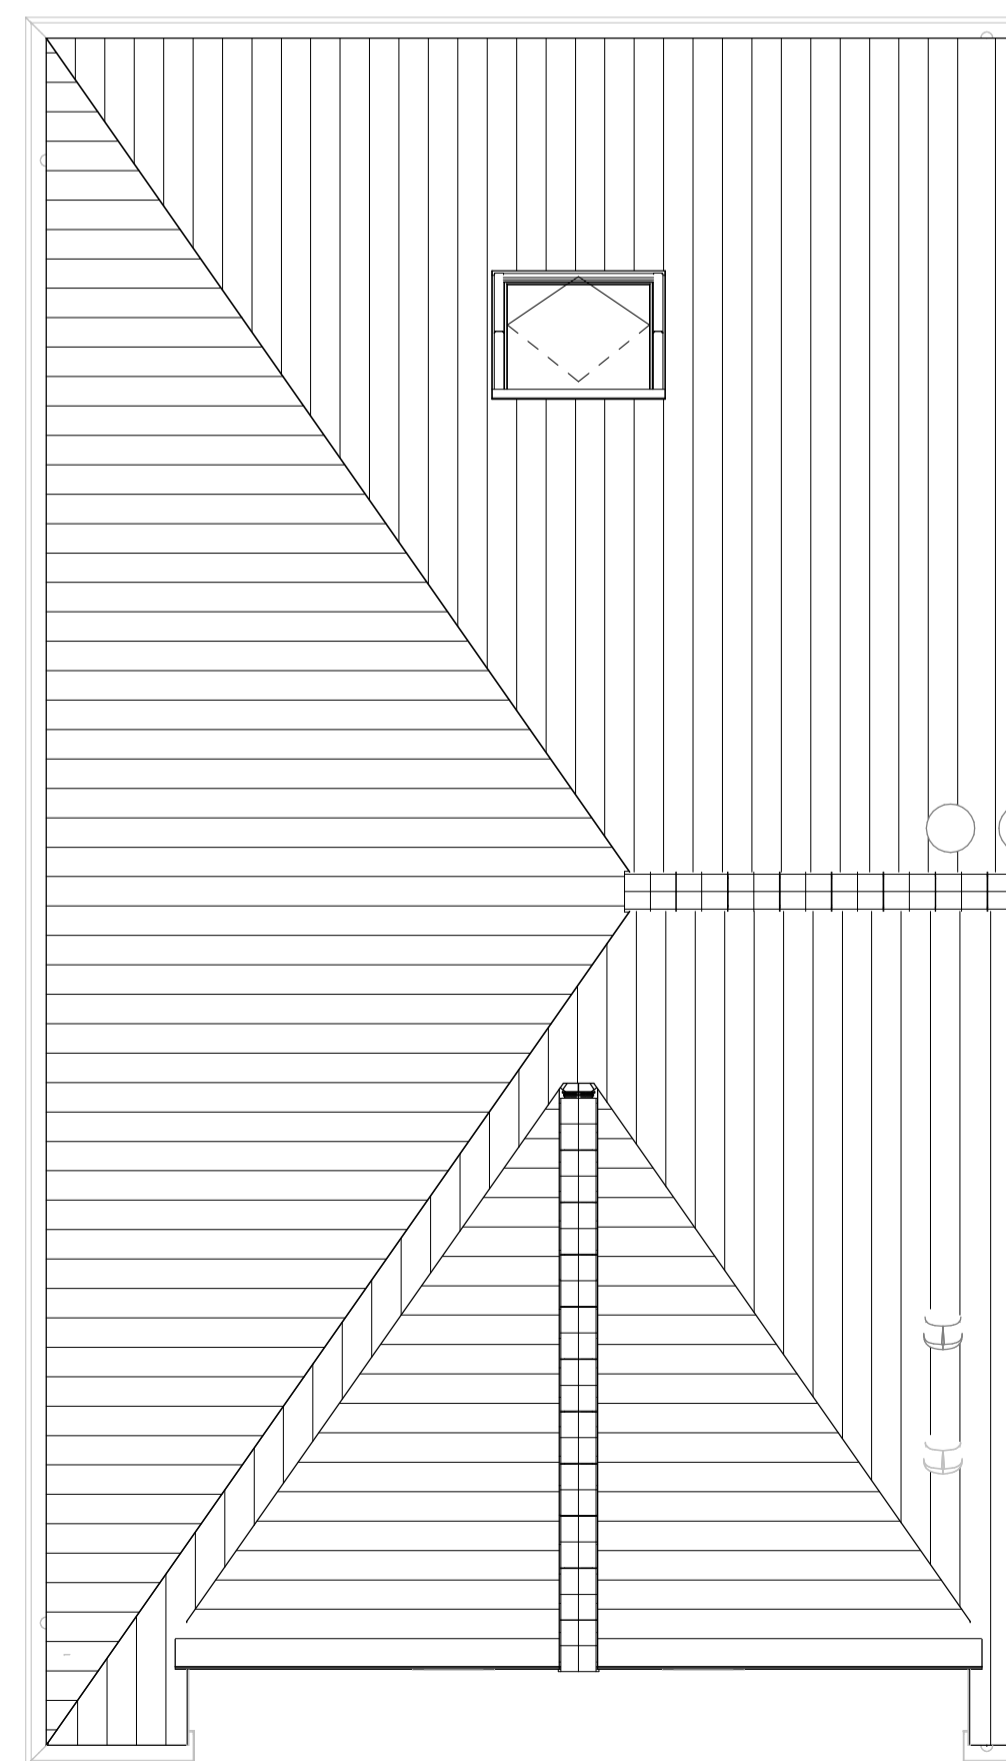

dakaanzicht

Renvooi			
	buitengevel: beton- isolatie- spouw- metselwerk	TH	thermostaat
	bouwmuur	MV	mechanische ventilatie
	lichte scheidingswand	WM	plaatsingsruimte wasmachine
	hoogtelijnen 1500+vl/2600+vl	VV	verdelers vloerverwarming
	stalen ligger/verlaagd plafond	ER	elektrische radiator
	hemelwaterafvoer	WP	warmtepomp
	CAT6 kabel	al	uitvoering datakabel
	alu	al	aluminium kozijn in kleur
	hwa	bw	hoogte borstwering t.o.v. vloerpeil
	enkeelpolige schakelaar lichtpunt		enkele wandcontactdoos
	serie schakelaar lichtpunt		tweevoudige wandcontactdoos, kindveilig
	wissel schakelaar lichtpunt		loze leiding bedraad
	plafondlichtpunt		loze leiding niet bedraad
	wandlichtpunt		deurbelddrukker
	wandlichtpunt met randaarde		schel
	wandlichtpunt buiten (aanzicht)		rookmelder op muurbeugel
	rookmelder		vloerverwarming
	douchegoot		mengkraan
	elektrische radiator		douchepijp-wtw
	warmtepomp		dakdoorvoer
	vloerverwarmingsverdelers		mv-ventiel plafond
			mv-ventiel wand

Aandachtspunten:
 -alle opgegeven maten zijn circa maten.
 -maten zijn genomen op 1500+ vloerpeil, op 2e verdieping tot aan knieschot.
 -opstelling keuken: zie showroom brochure.
 -type sanitair: zie showroom brochure.

RHIJNHOEVE
 OEGSTGEEST

M Van Manen

DURA VERMEER
 Waarmaken van ambities

project
 Nieuwbouw woningen Rijnhoefve - Veld 1
 Oegstgeest

omschrijving
 Plattegronden bwnr 05

opdrachtgever
 BPD gebiedsontwikkeling

formaat
 A1

getekend
 fv

schaal
 1:50


status
 KAO-tekening

datum
 01-07-2021


gewijzigd

projectnummer
 5921_10


tekeningnummer
 03N2101

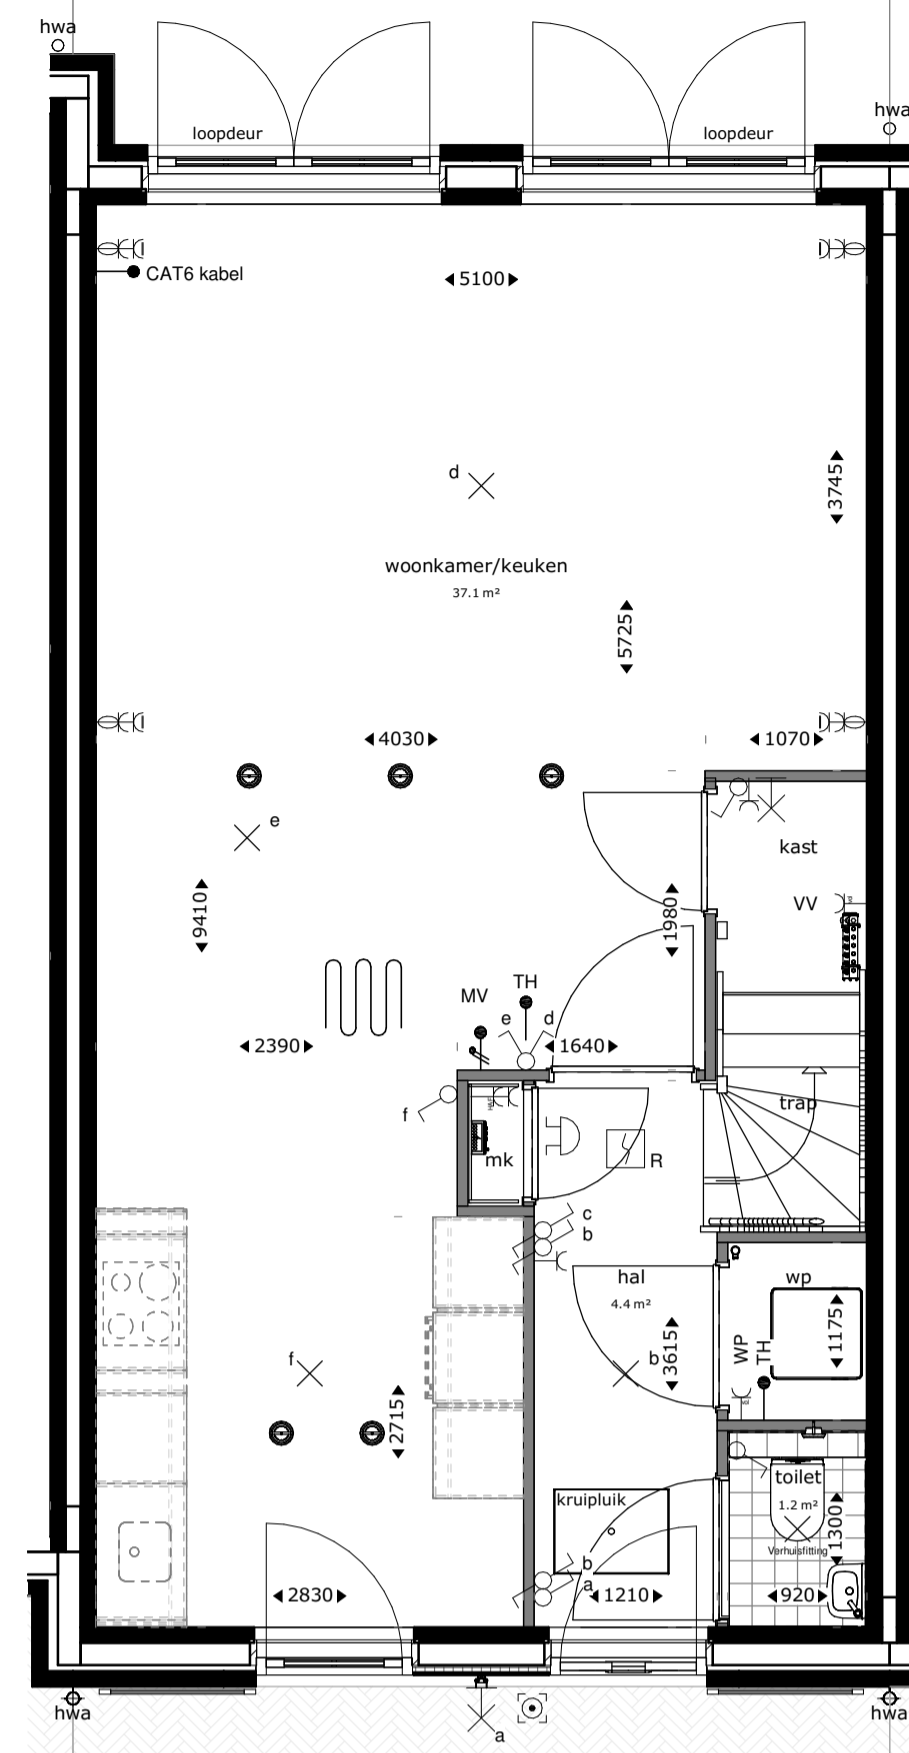


begane grond

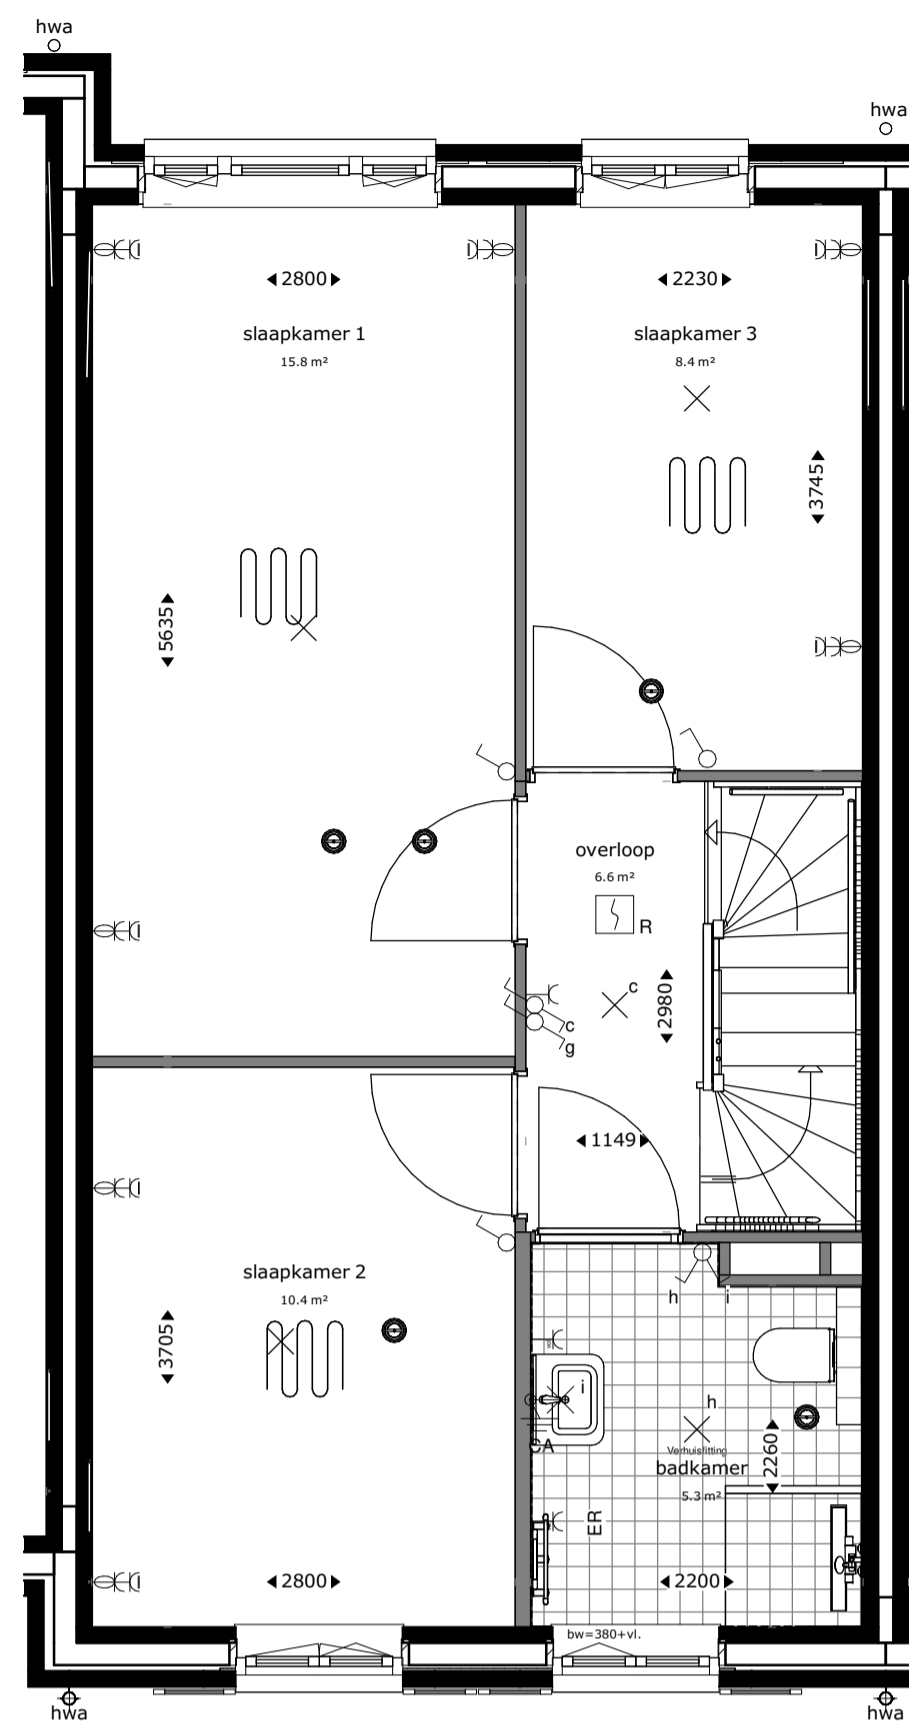

eerste verdieping

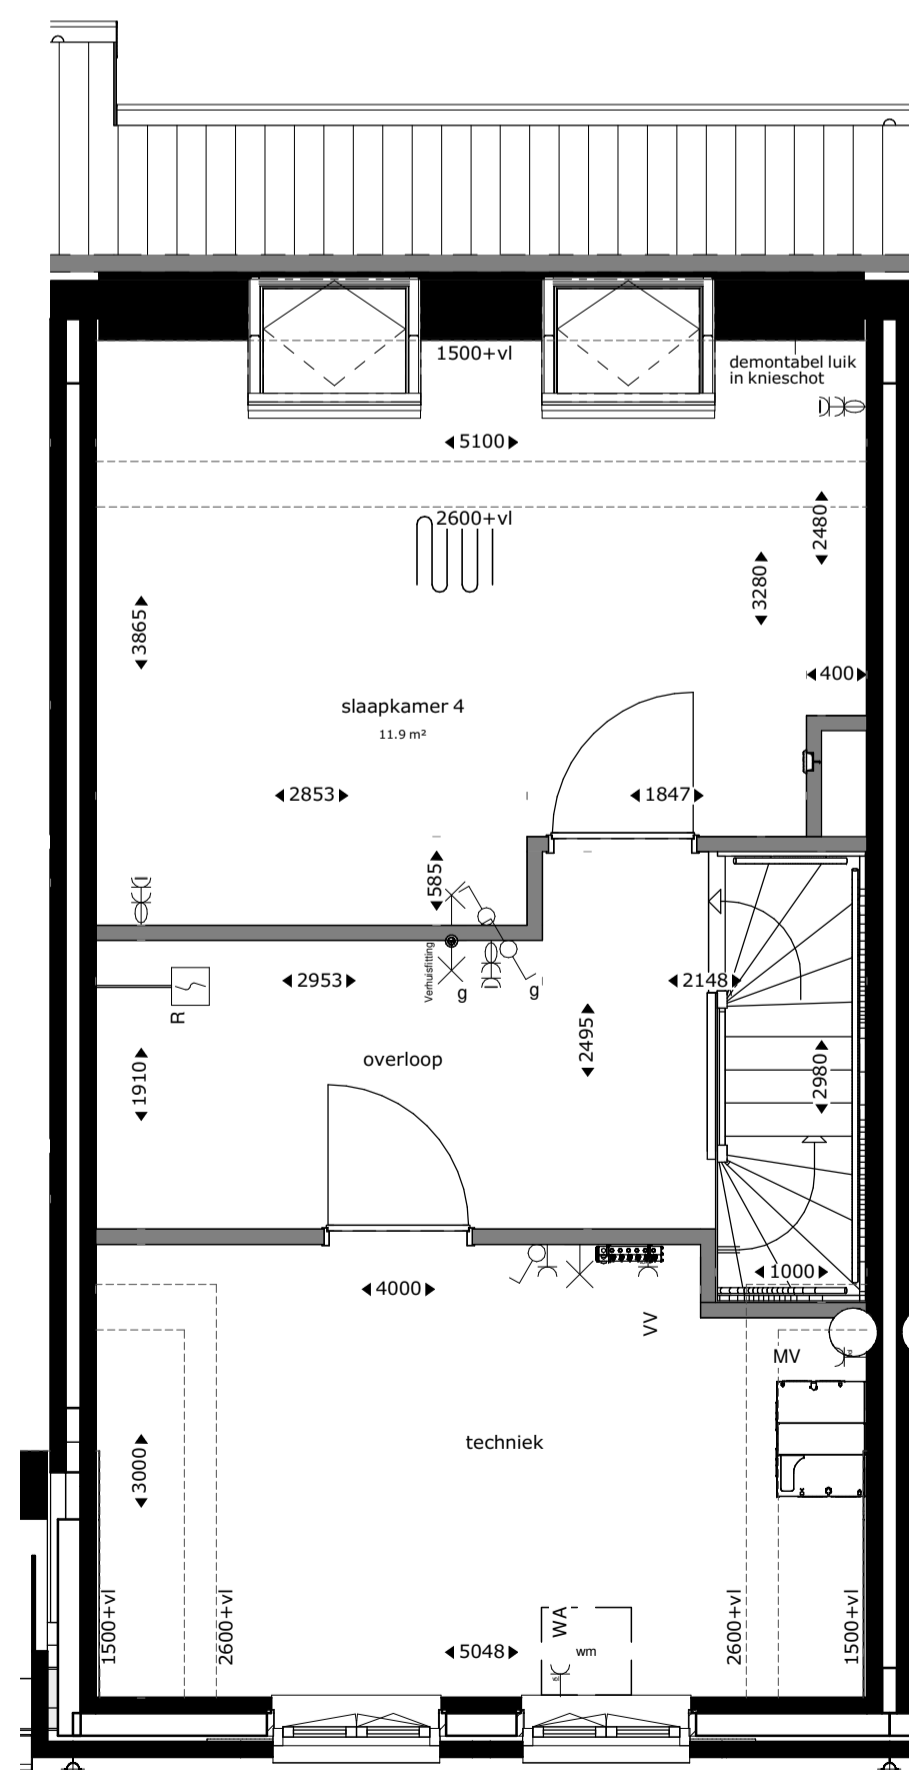

tweede verdieping

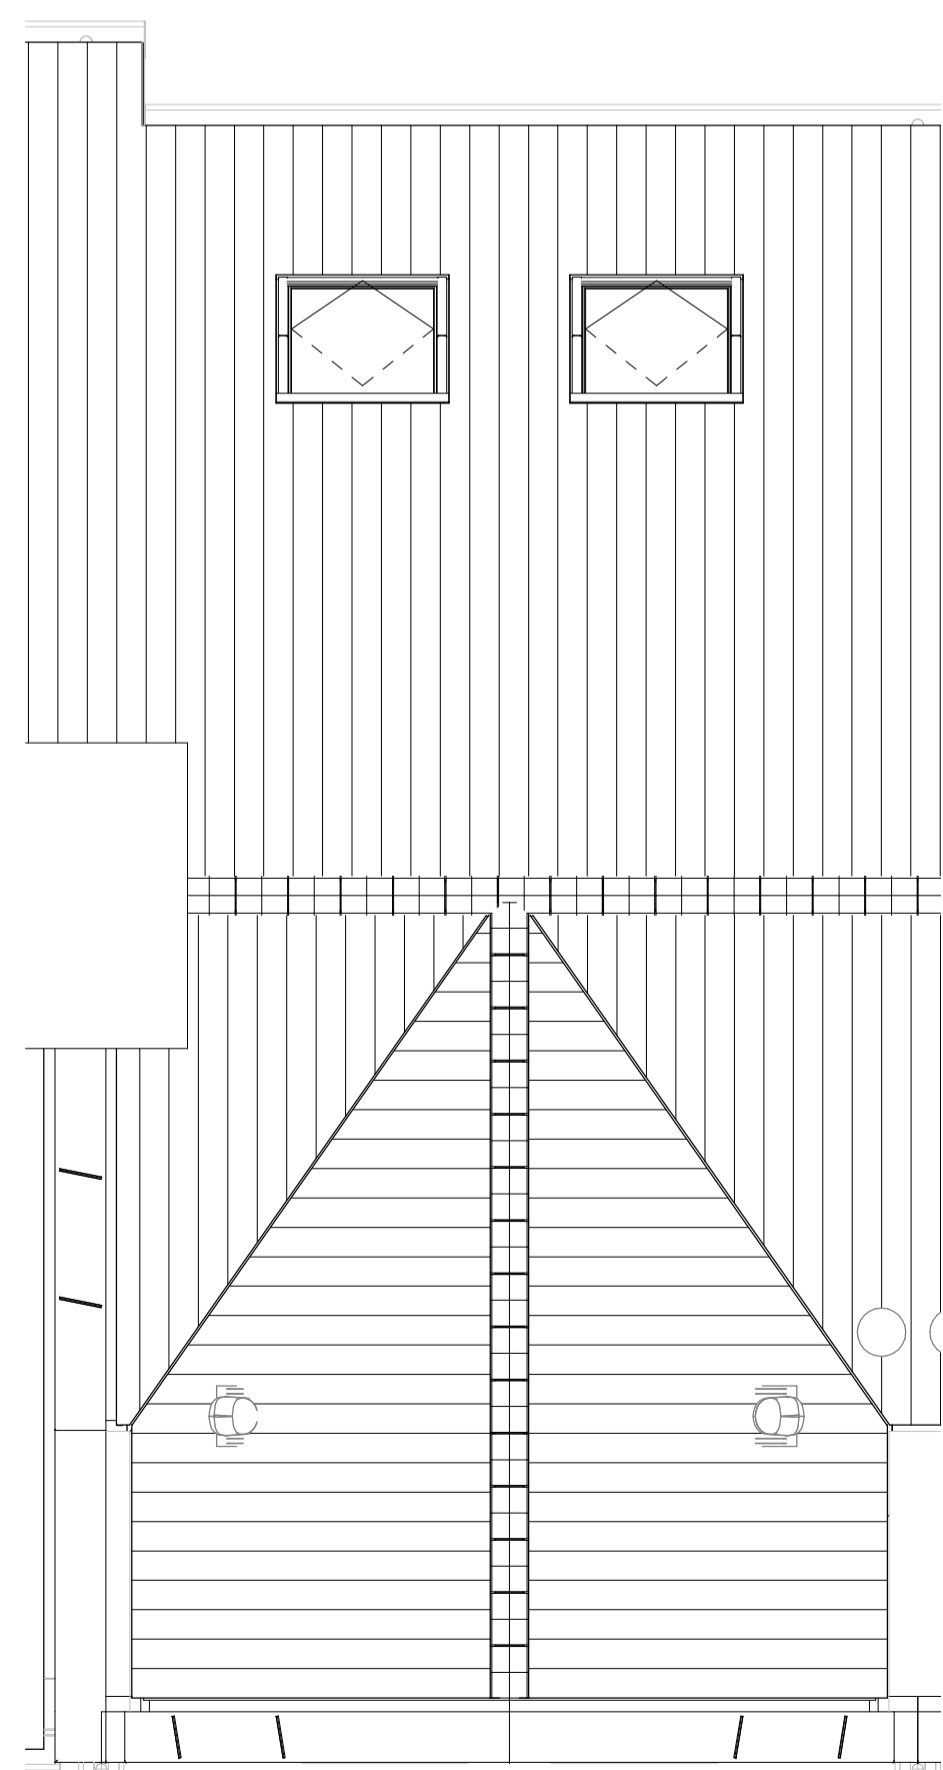

dakaanzicht

Renvooi			
	buitengevel: beton- isolatie- spouw- metselwerk	TH	thermostaat
	bouwmuur	MV	mechanische ventilatie
	lichte scheidingwand	WM	plaatsingsruimte wasmachine
	hemelwaterafvoer	VV	verdelers vloerverwarming
	hoogtelijnen 1500+vl/2600+vl	ER	elektrische radiator
	stalen ligger/verlaagd plafond	WP	warmtepomp
	deur	CAT6 kabel	uitvoering datakabel
	venster	alu	aluminium kozijn in kleur
	deurknop	bw	hoogte borstwering t.o.v. vloerpeil
	enkelpolige schakelaar lichtpunt		enkelvoudige wandcontactdoos
	serie schakelaar lichtpunt		tweevoudige wandcontactdoos, kindveilig
	wissel schakelaar lichtpunt		loze leiding bedraad
	plafondlichtpunt		loze leiding niet bedraad
	wandlichtpunt		deurbelddrukker
	wandlichtpunt met randaarde		schel
	wandlichtpunt buiten (aanzicht)		rookmelder op muurbeugel
	rookmelder		vloerverwarming
	douchegoot		mengkraan
	elektrische radiator		douchepijp-wtw
	warmtepomp		dakdoorvoer
	vloerverwarmingsverdelers		mv-ventiel plafond
			mv-ventiel wand

Aandachtspunten:
 -alle opgegeven maten zijn circa maten.
 -maten zijn genomen op 1500+ vloerpeil, op 2e verdieping tot aan knieschot.
 -opstelling keuken: zie showroom brochure.
 -type sanitair: zie showroom brochure.


RHIJNHOEVE
OEGSTGEEST

M Van Manen **DURA VERMEER**
Waarmaken van ambities


project
 Nieuwbouw woningen Rhijnhoeve - Veld 1
 Oegstgeest

omschrijving
 Plattegronden bwnr 07


opdrachtgever BPD gebiedsontwikkeling	schaal 1:50	gewijzigd	projectnummer 5921_10
formaat A1	status KAO-tekening		tekeningnummer 03N2103
getekend fvk	datum 01-07-2021		

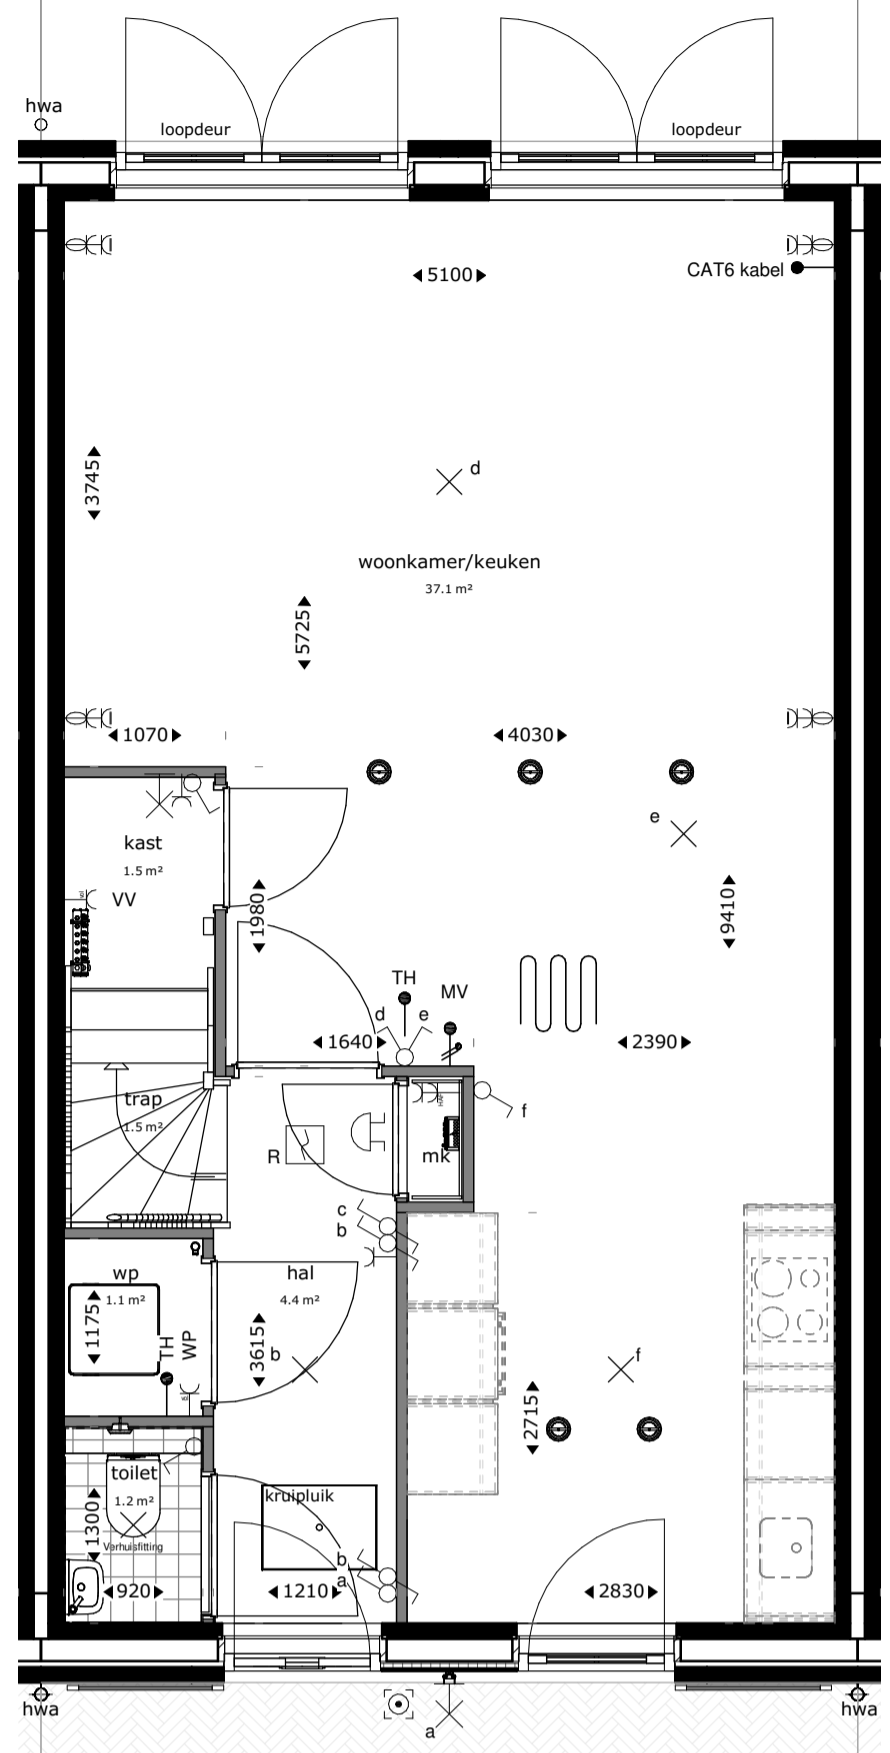


begane grond

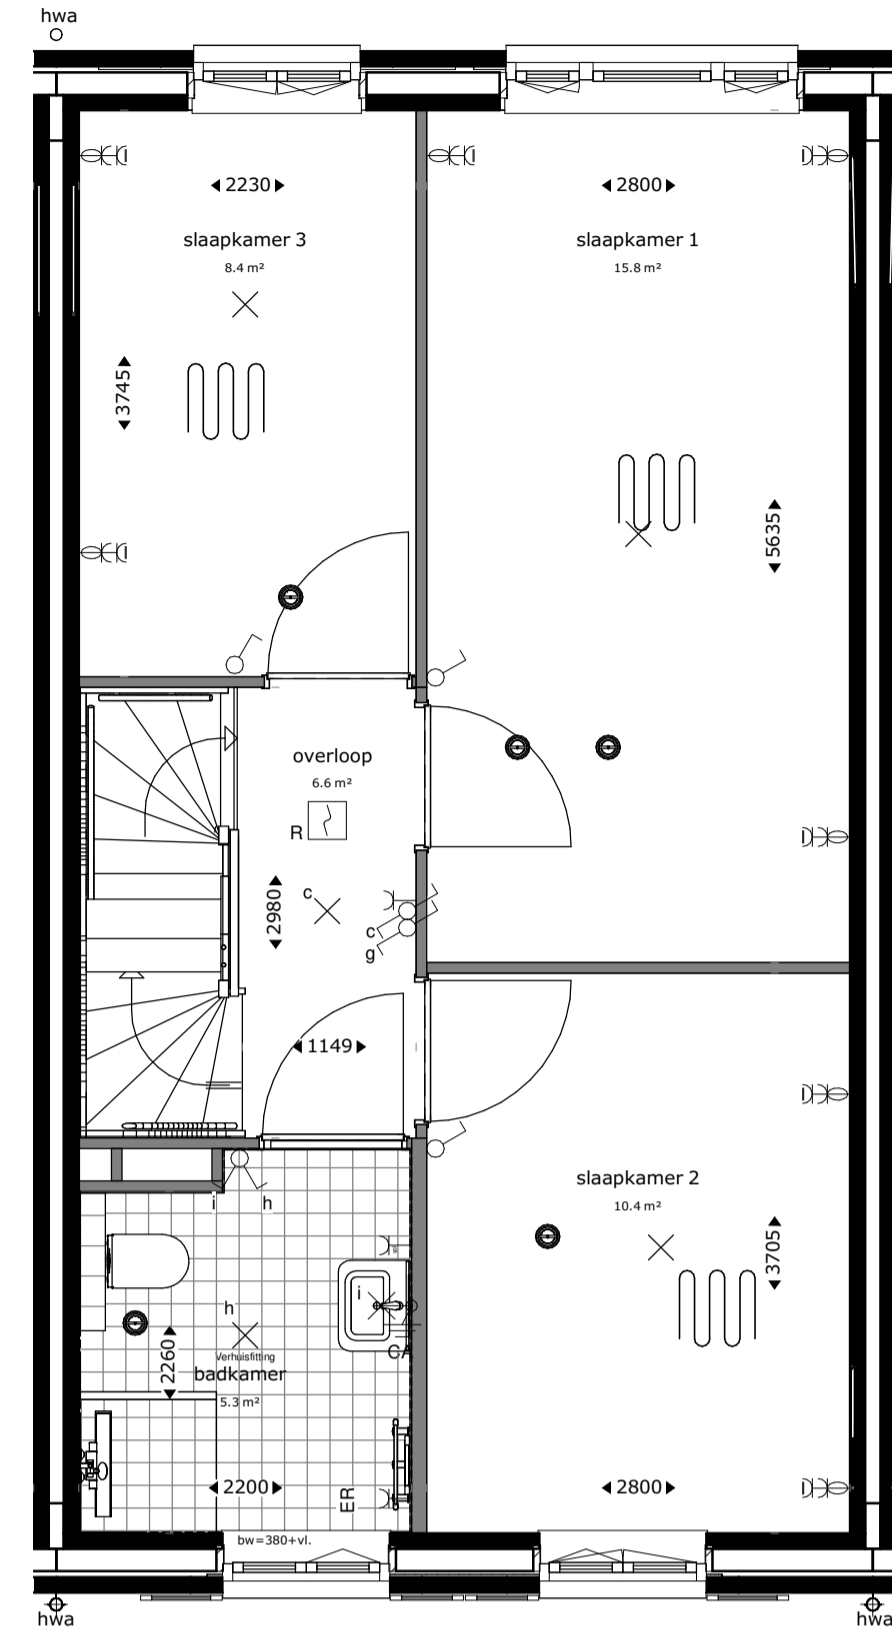

eerste verdieping

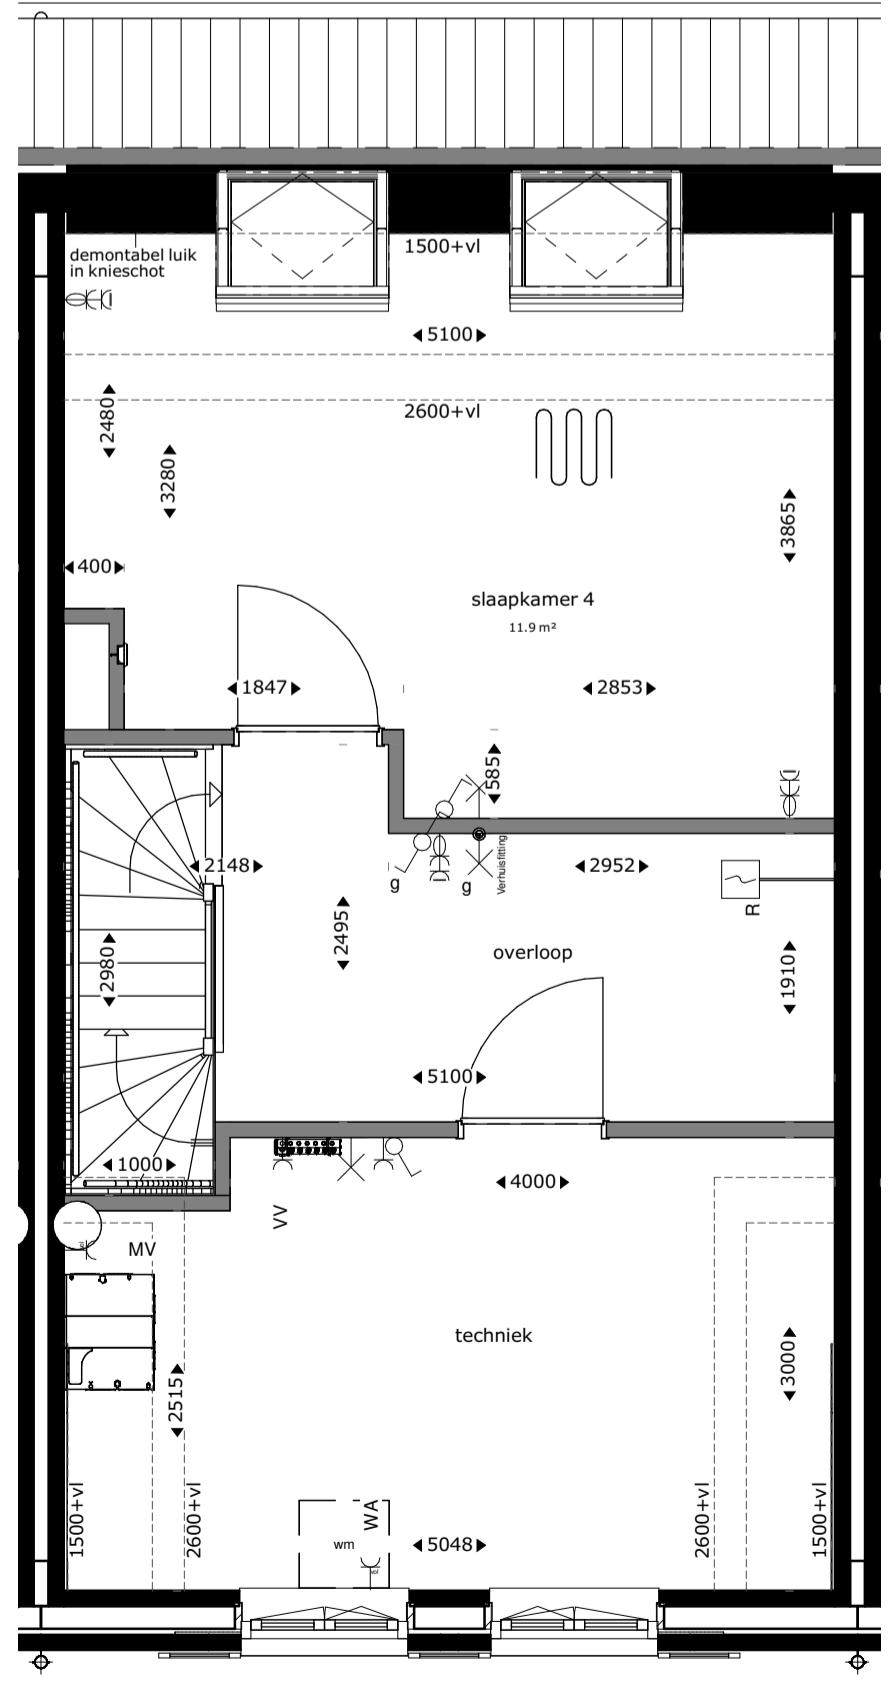

tweede verdieping

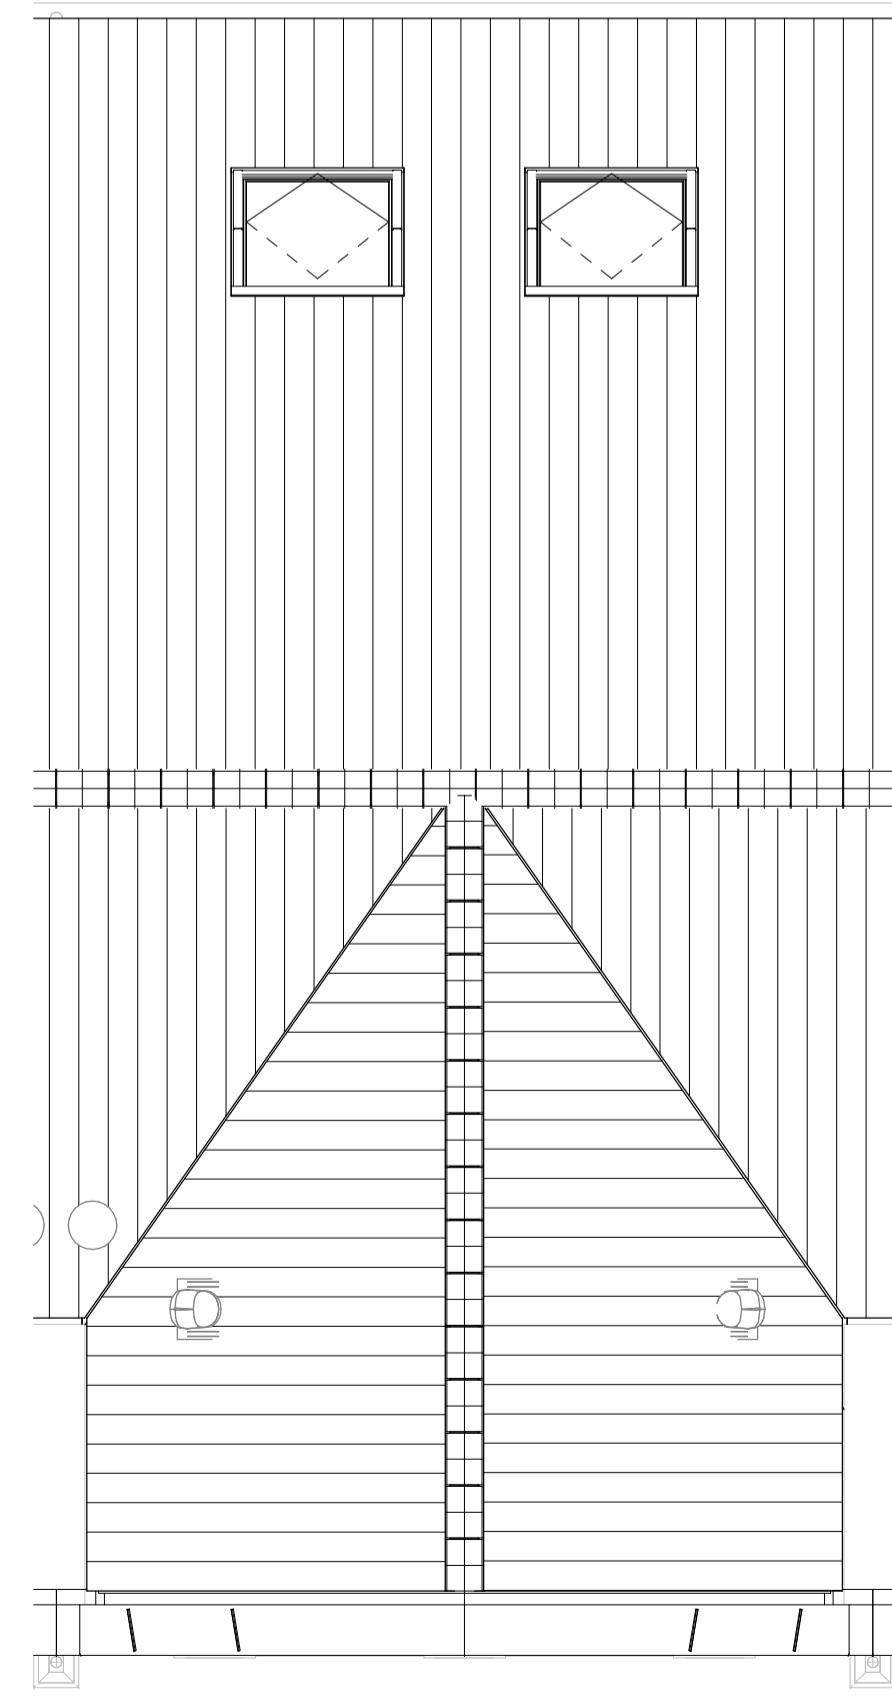


dakaanzicht

Renvooi			
	buitengevel: beton- isolatie- spouw- metselwerk	TH	thermostaat
	bouwmuur	WM	mechanische ventilatie
	lichte scheidingswand	VV	plaatsingsruimte wasmachine
	hwa	ER	verdelers vloerverwarming
	hoogtelijnen 1500+vl/2600+vl	WP	elektrische radiator
	stalen ligger/verlaagd plafond	CAT6	warmtepomp
	enkelpolige schakelaar lichtpunt	al	uitvoering datakabel
	serie schakelaar lichtpunt	bw	aluminium kozijn in kleur
	wissel schakelaar lichtpunt		hoogte borstwering t.o.v. vloerpeil
	plafondlichtpunt		
	wandlichtpunt		enkelvoudige wandcontactdoos
	wandlichtpunt met randaarde		tweevoudige wandcontactdoos, kindveilig
	wandlichtpunt buiten (aanzicht)		loze leiding bedraad
	rookmelder		loze leiding niet bedraad
	mechanische ventilatie warmtewisselaar		deurbeldrukker
	douchegoot		schel
	elektrische radiator		rookmelder op muurbeugel
	warmtepomp		vloerverwarming
	vloerverwarmingsverdelers		mengkraan
			douchebepijp-wtw
			dakdoorvoer
			mv-ventiel plafond
			mv-ventiel wand


Aandachtspunten:
 -alle opgegeven maten zijn circa maten.
 -maten zijn genomen op 1500+ vloerpeil, op 2e verdieping tot aan knieschot.
 -opstelling keuken: zie showroom brochure.
 -type sanitair: zie showroom brochure.

Waarmaken van ambities


project Nieuwbouw woningen Rhijnhoeve - Veld 1 Oegstgeest			
omschrijving Plattegronden bwnr 08			
opdrachtgever BPD gebiedsontwikkeling	schaal 1:50	gewijzigd	projectnummer 5921_10
formaat A1	status KAO-tekening		tekeningnummer 03N2104
getekend fvk	datum 01-07-2021		

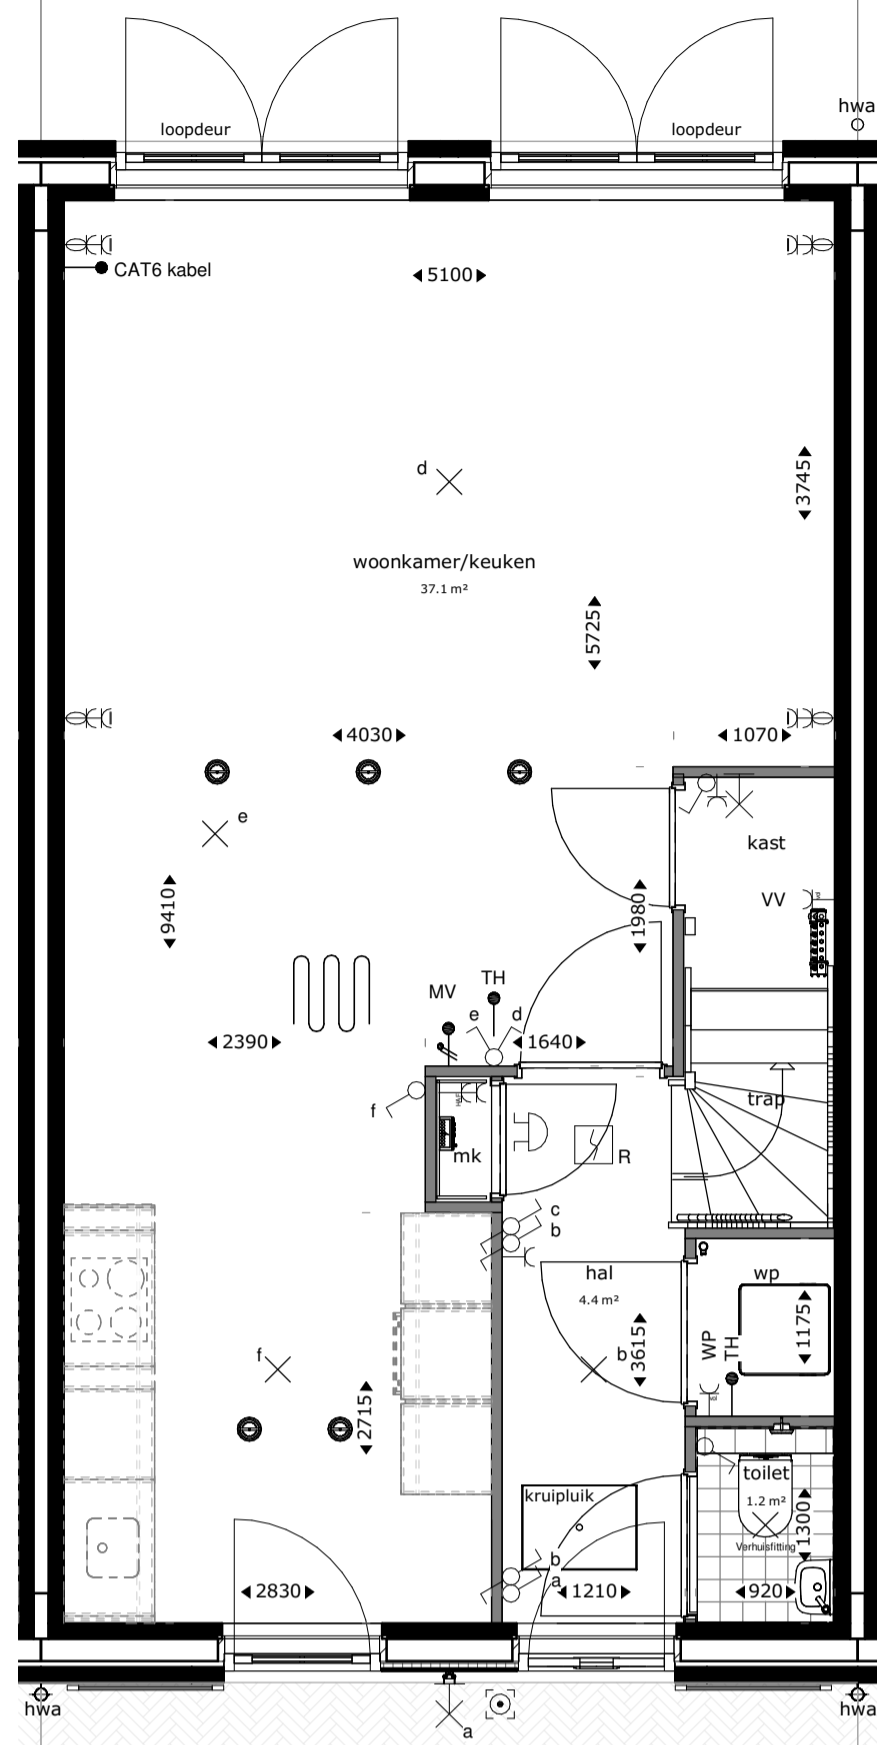


begane grond

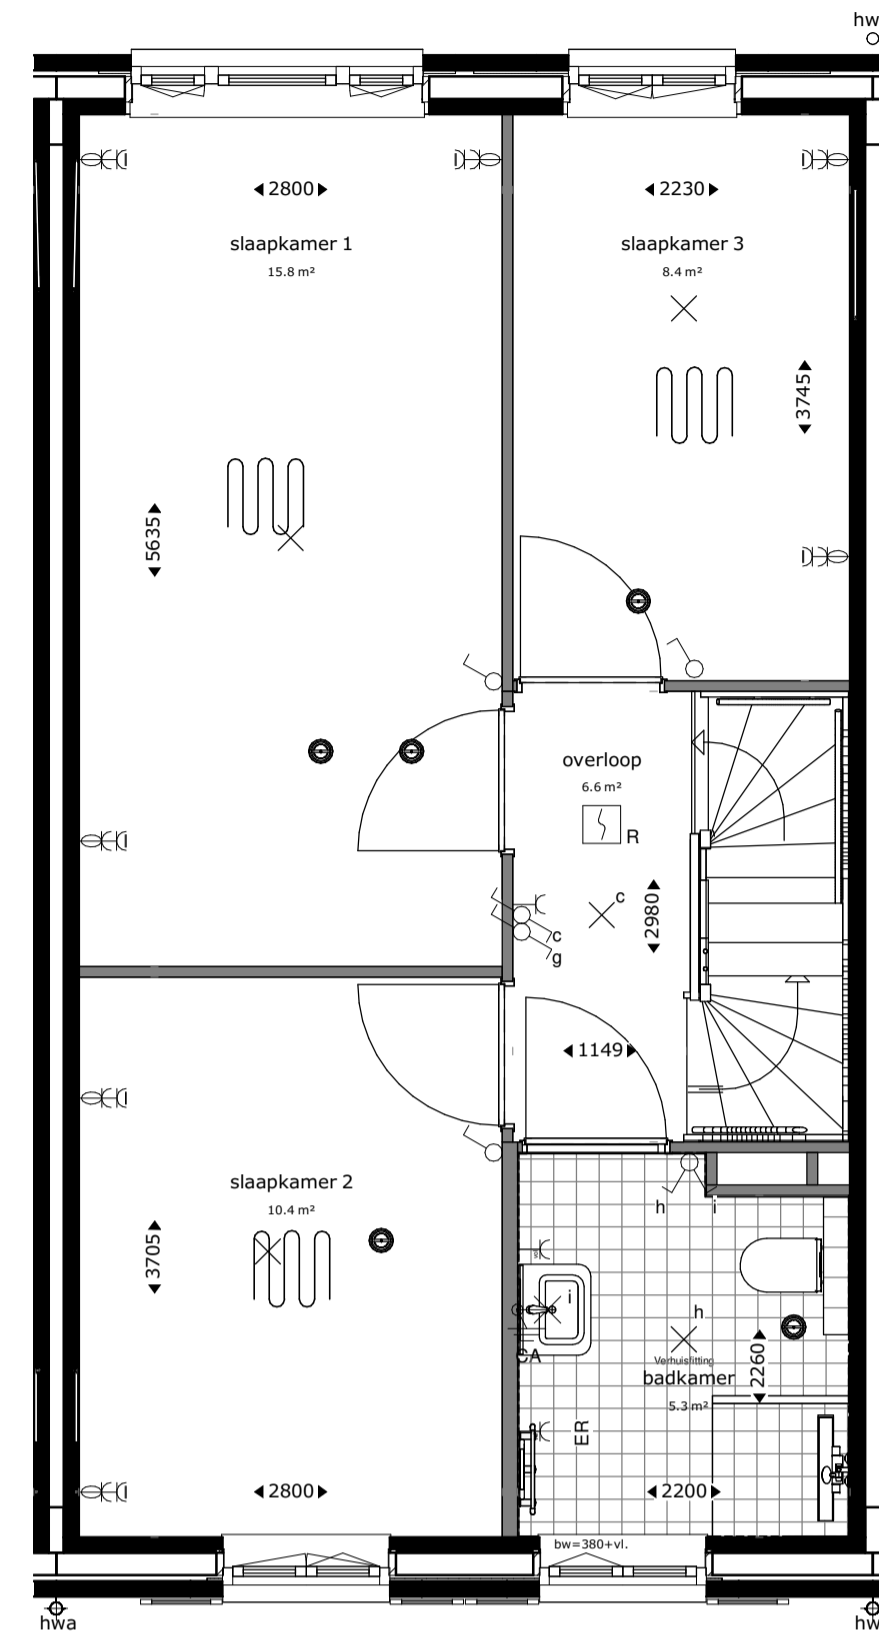

eerste verdieping

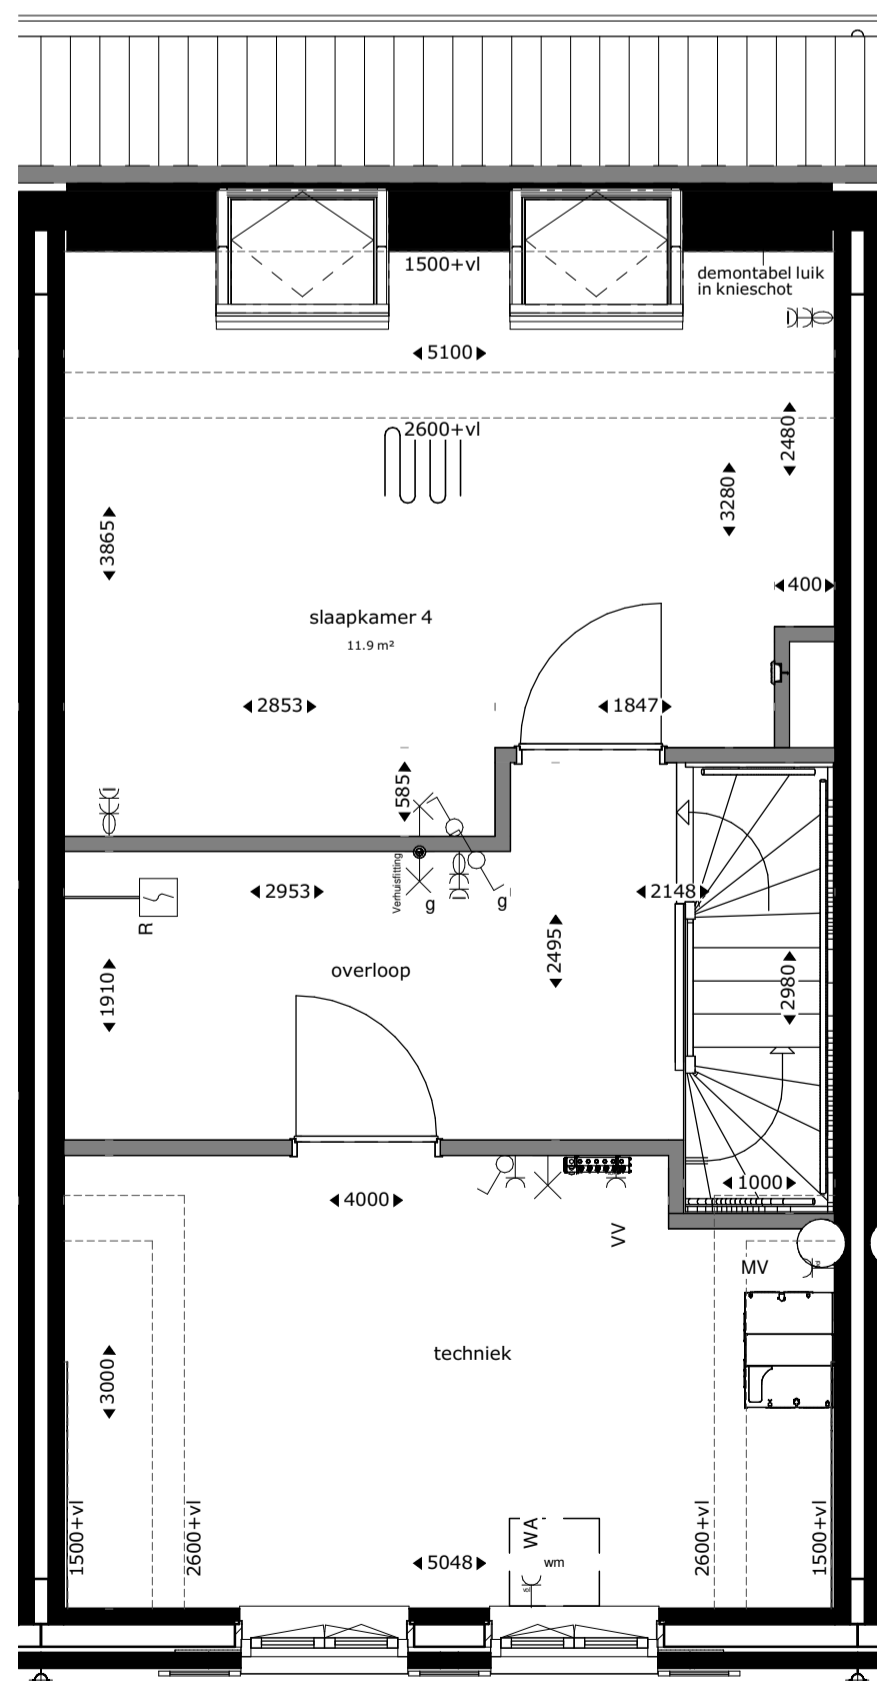

tweede verdieping

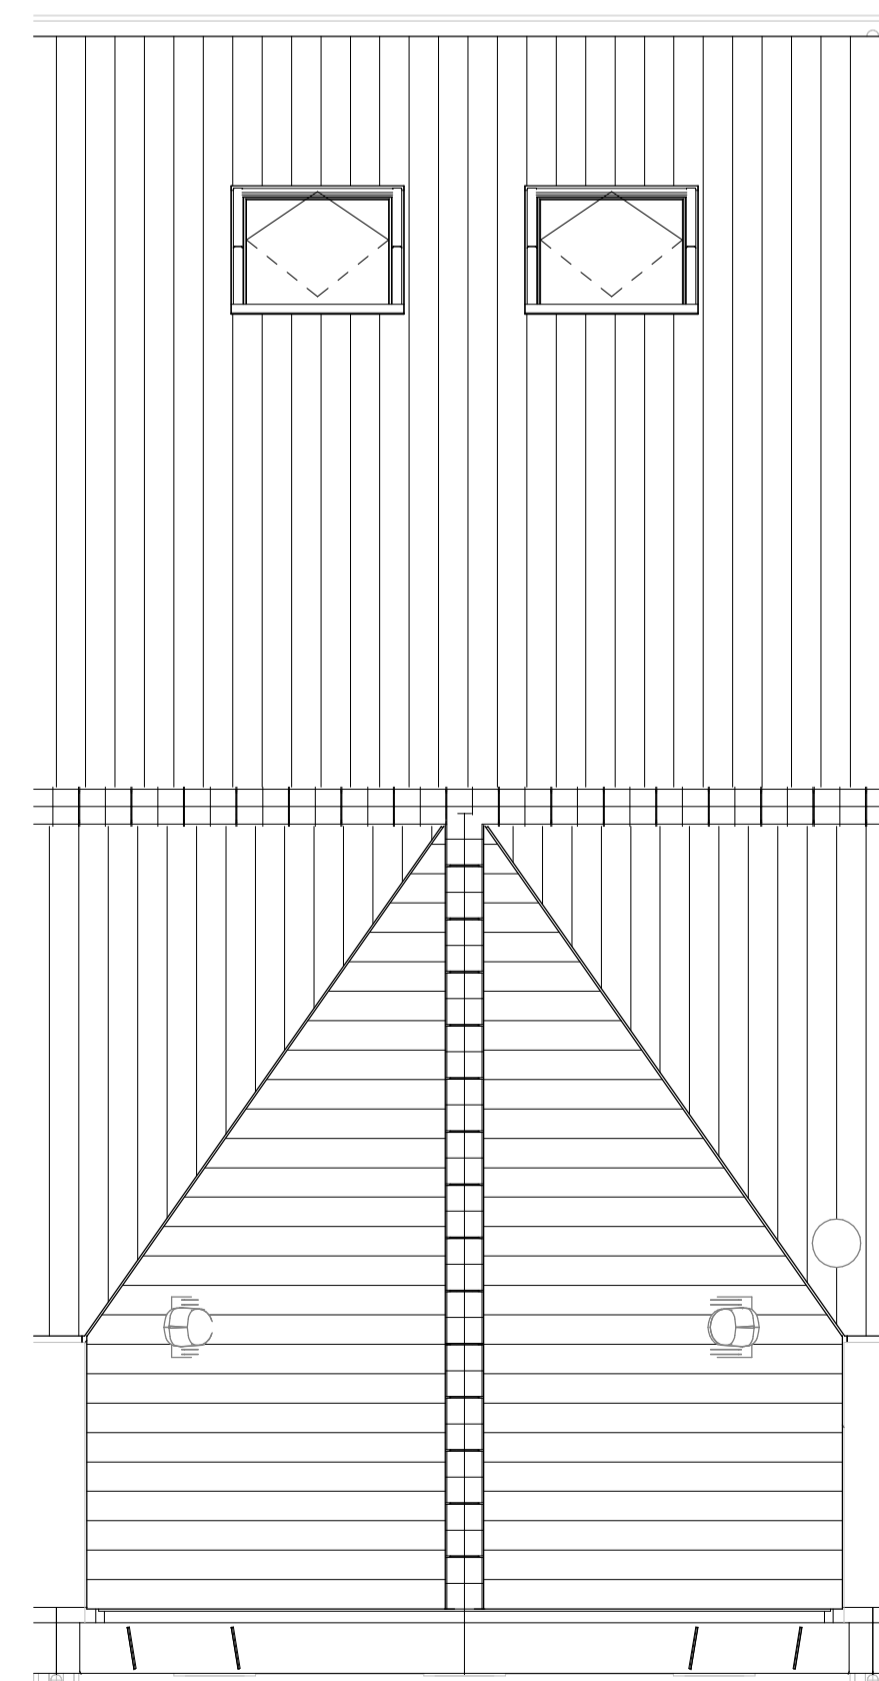

dakaanzicht

Renvooi			
	buitengevel: beton- isolatie- spouw- metselwerk	TH	thermostaat
	bouwmuur	MV	mechanische ventilatie
	lichte scheidingswand	WM	plaatsingsruimte wasmachine
	hwa	VV	verdelers vloerverwarming
	hoogtelijnen 1500+vl/2600+vl	ER	elektrische radiator
	stalen ligger/verlaagd plafond	WP	warmtepomp
	CAT6 kabel	al	uitvoering datakabel
	al	bw	aluminium kozijn in kleur
	bw		hoogte borstwering t.o.v. vloerpeil
	enkelpolige schakelaar lichtpunt		enkelvoudige wandcontactdoos
	serie schakelaar lichtpunt		tweevoudige wandcontactdoos, kindveilig
	wissel schakelaar lichtpunt		loze leiding bedraad
	plafondlichtpunt		loze leiding niet bedraad
	wandlichtpunt		deurbelddrukker
	wandlichtpunt met randaarde		schel
	wandlichtpunt buiten (aanzicht)		rookmelder op muurbeugel
	rookmelder		mechanische ventilatie warmtewisselaar
	douchegoot		vloerverwarming
	elektrische radiator		mengkraan
	warmtepomp		douchepijp-wtw
	vloerverwarmingsverdelers		dakdoorvoer
			mv-ventiel plafond
			mv-ventiel wand

Aandachtspunten:
 -alle opgegeven maten zijn circa maten.
 -maten zijn genomen op 1500+ vloerpeil, op 2e verdieping tot aan knieschot.
 -opstelling keuken: zie showroom brochure.
 -type sanitair: zie showroom brochure.


RHIJNHOEVE
OEGSTGEEST

M Van Manen **DURA VERMEER**
Waarmaken van ambities


project
 Nieuwbouw woningen Rhijnhoeve - Veld 1
 Oegstgeest

omschrijving
 Plattegronden bwnr 09


opdrachtgever BPD gebiedsontwikkeling	schaal 1:50	gewijzigd	projectnummer 5921_10
formaat A1	status KAO-tekening		tekeningnummer 03N2105
getekend fvk	datum 01-07-2021		

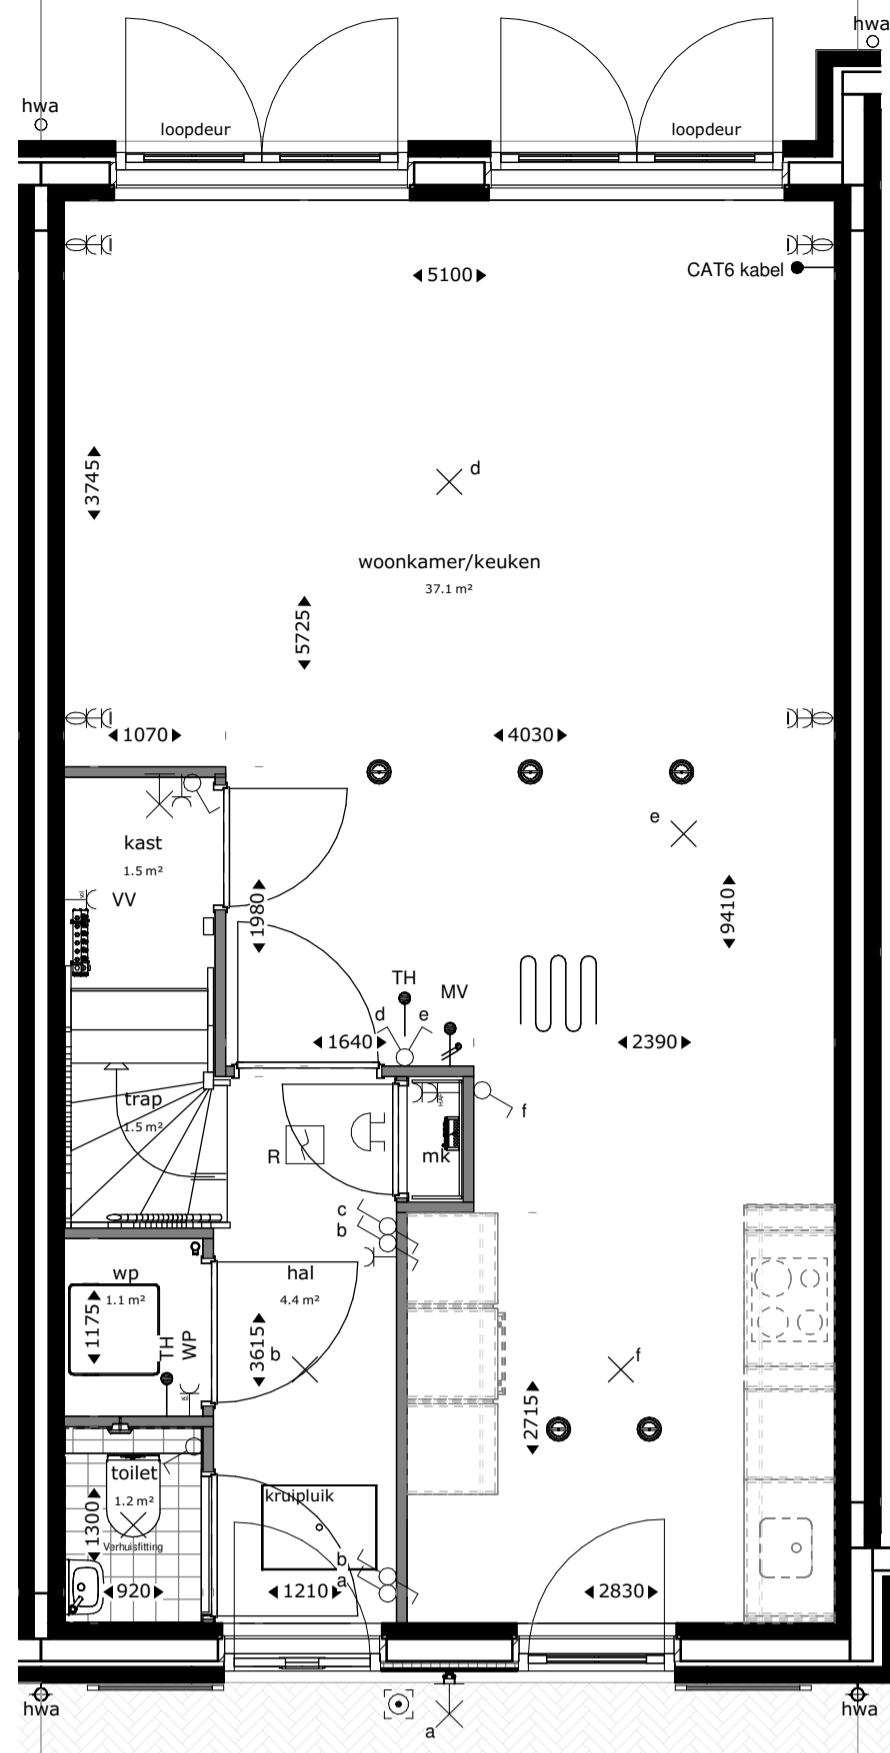


begane grond

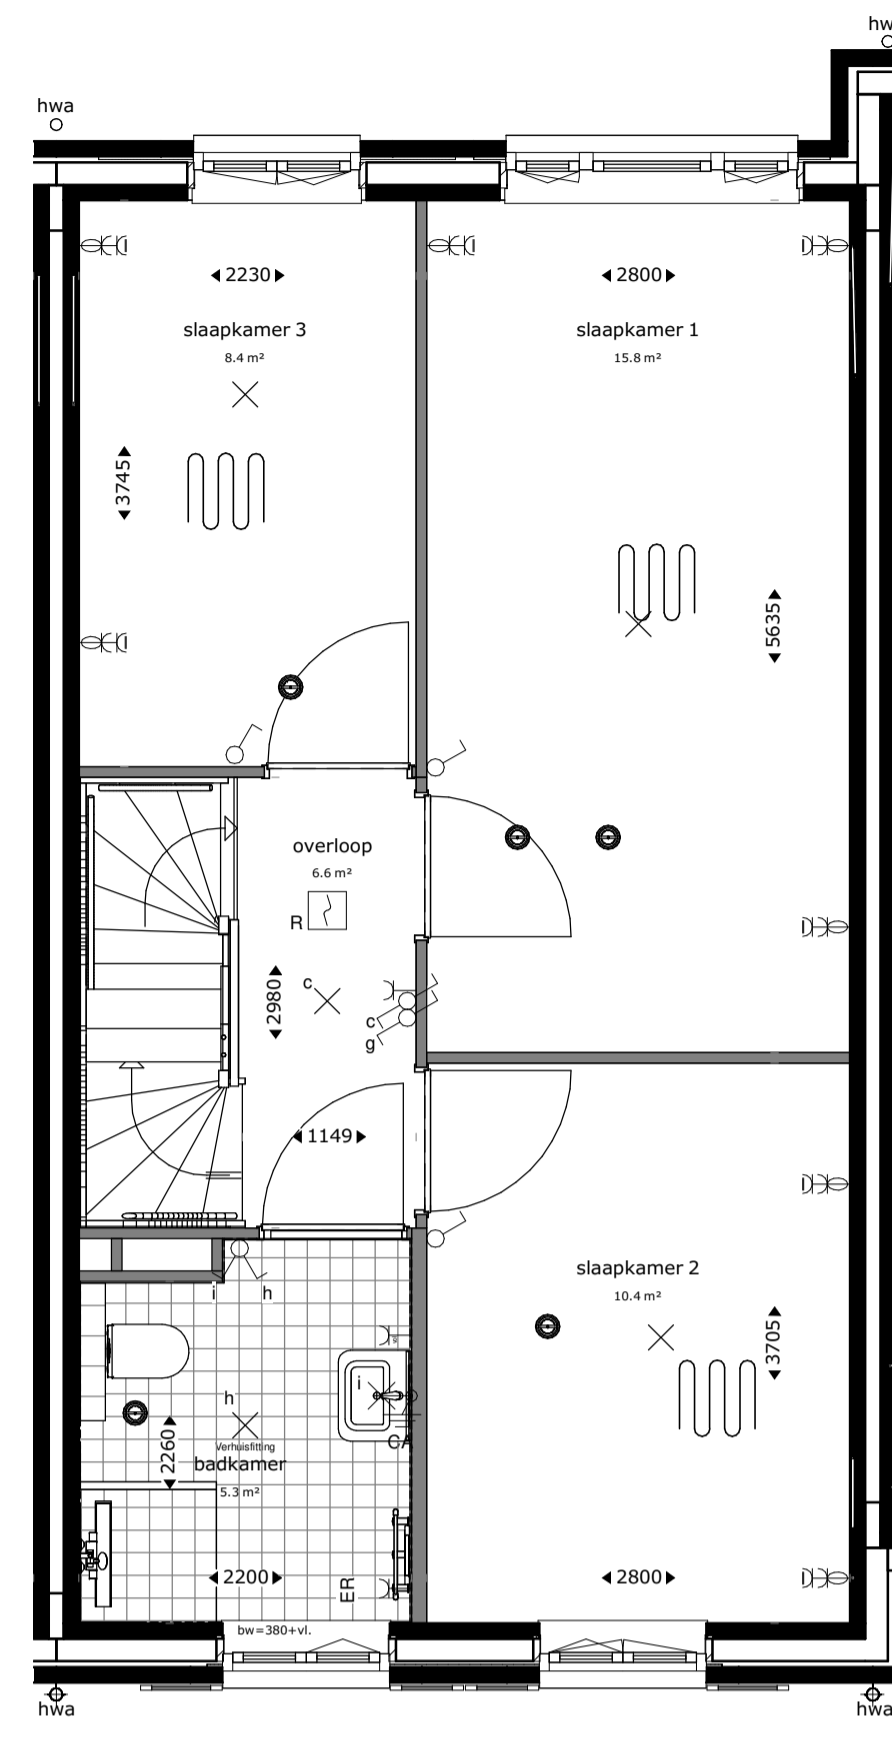

eerste verdieping

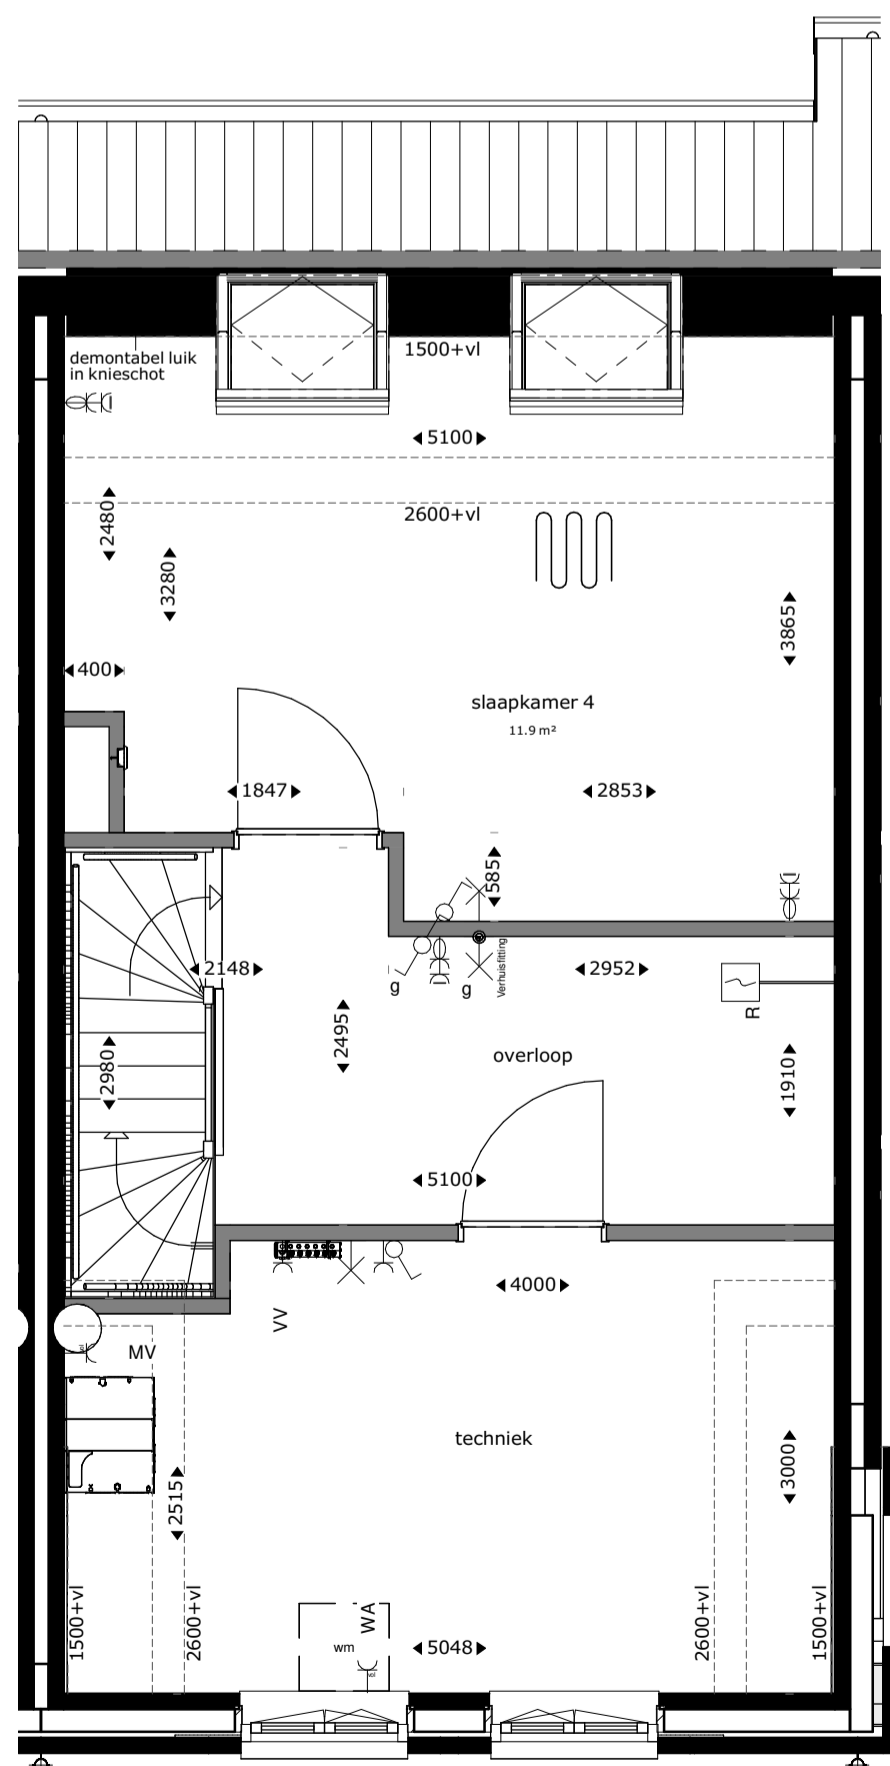

tweede verdieping

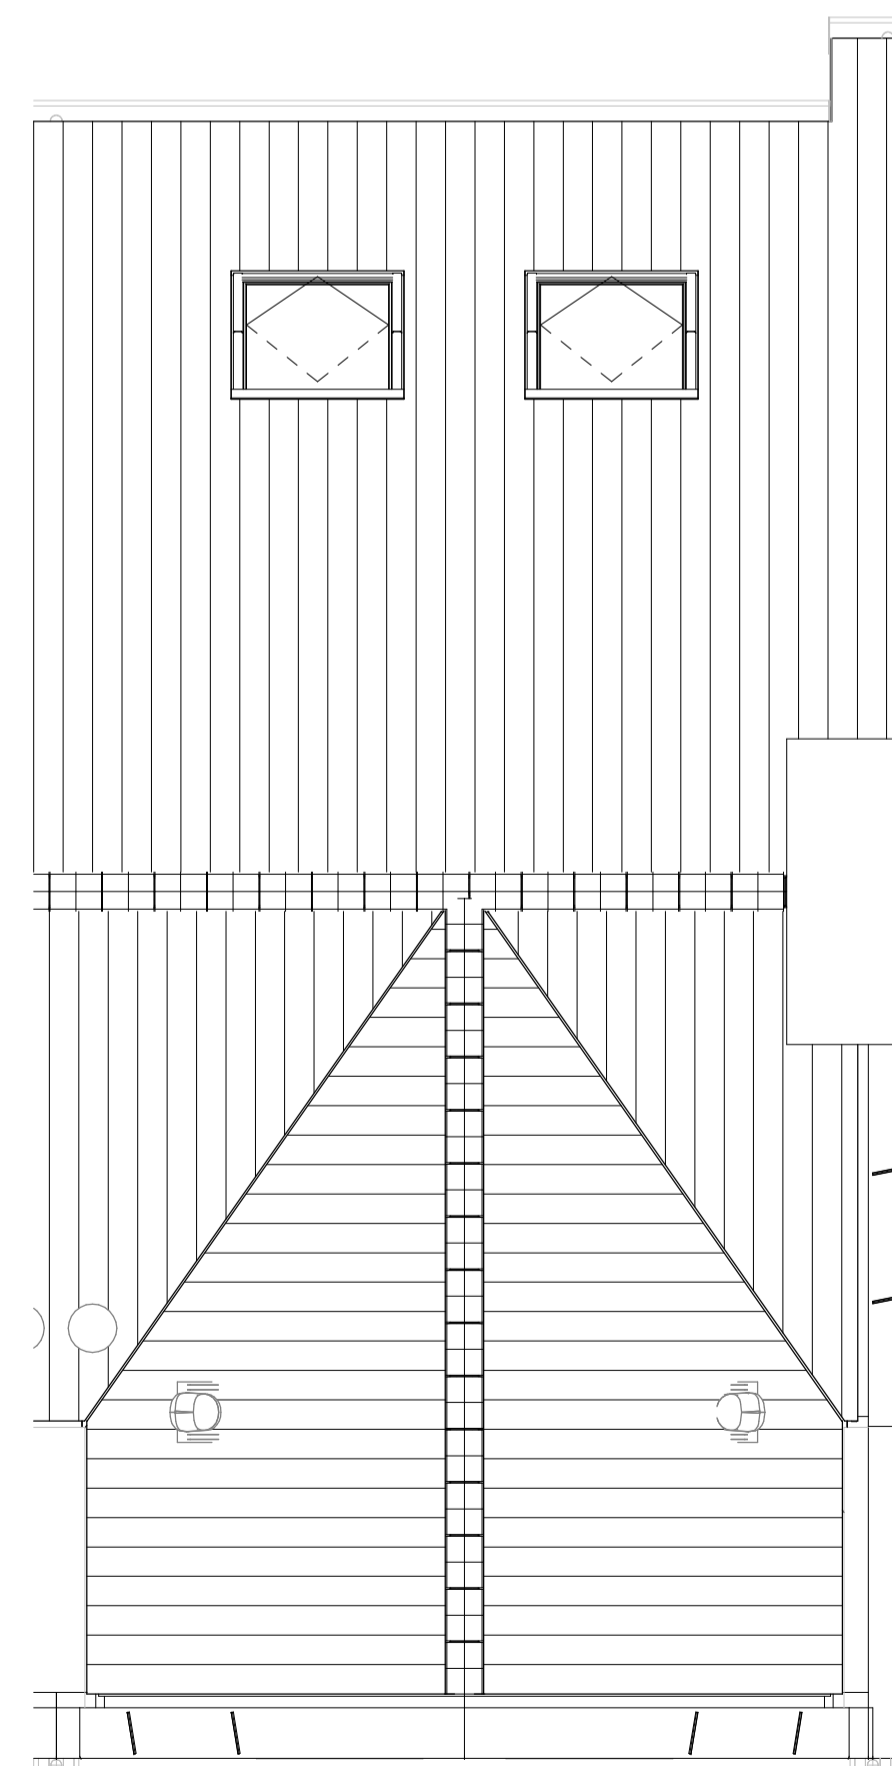

dakaanzicht

Renvooi			
	buitengevel: beton- isolatie- spouw- metselwerk	TH	thermostaat
	bouwmuur	MV	mechanische ventilatie
	lichte scheidingwand	WM	plaatsingsruimte wasmachine
	hwa	VV	verdelers vloerverwarming
	hemelwaterafvoer	ER	elektrische radiator
	hoogtelijnen 1500+vl/2600+vl	WP	warmtepomp
	stalen ligger/verlaagd plafond	CAT6 kabel	uitvoering datakabel
		alu	aluminium kozijn in kleur
		bw	hoogte borstwering t.o.v. vloerpeil
	enkelpolige schakelaar lichtpunt		enkelvoudige wandcontactdoos
	serie schakelaar lichtpunt		tweevoudige wandcontactdoos, kindveilig
	wissel schakelaar lichtpunt		loze leiding bedraad
	plafondlichtpunt		loze leiding niet bedraad
	wandlichtpunt		deurbelddrukker
	wandlichtpunt met randaarde		schel
	wandlichtpunt buiten (aanzicht)		rookmelder op muurbeugel
	rookmelder		vloerverwarming
	mechanische ventilatie warmtewisselaar		mengkraan
	douchegoot		douchebuis-wtw
	elektrische radiator		dakdoorvoer
	warmtepomp		mv-ventiel plafond
	vloerverwarmingsverdelers		mv-ventiel wand

Aandachtspunten:
 -alle opgegeven maten zijn circa maten.
 -maten zijn genomen op 1500+ vloerpeil, op 2e verdieping tot aan knieschot.
 -opstelling keuken: zie showroom brochure.
 -type sanitair: zie showroom brochure.


RHIJNHOEVE

OEGSTGEEST


Van Manen

DURA VERMEER
Waarmaken van ambities


project Nieuwbouw woningen Rhijnhoeve - Veld 1 Oegstgeest			
omschrijving Plattegronden bwnr 10			
opdrachtgever BPD gebiedsontwikkeling	schaal 1:50	gewijzigd	projectnummer 5921_10
formaat A1	status KAO-tekening		tekeningnummer 03N2106
getekend fvk	datum 01-07-2021		

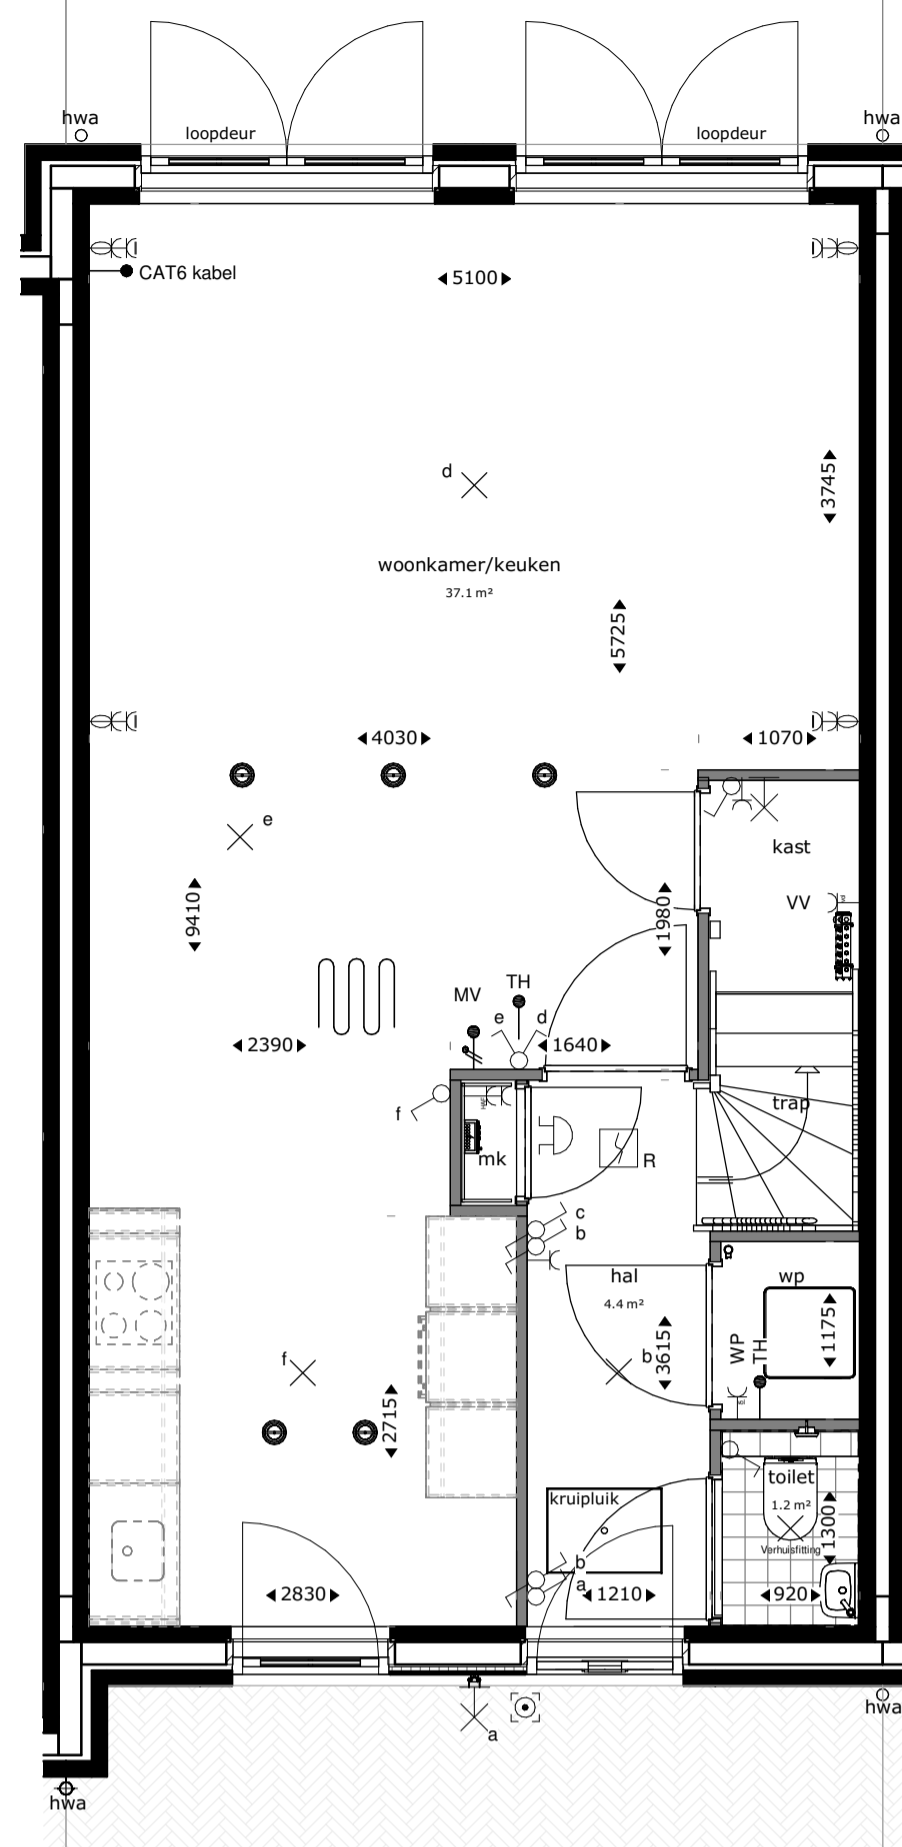


begane grond

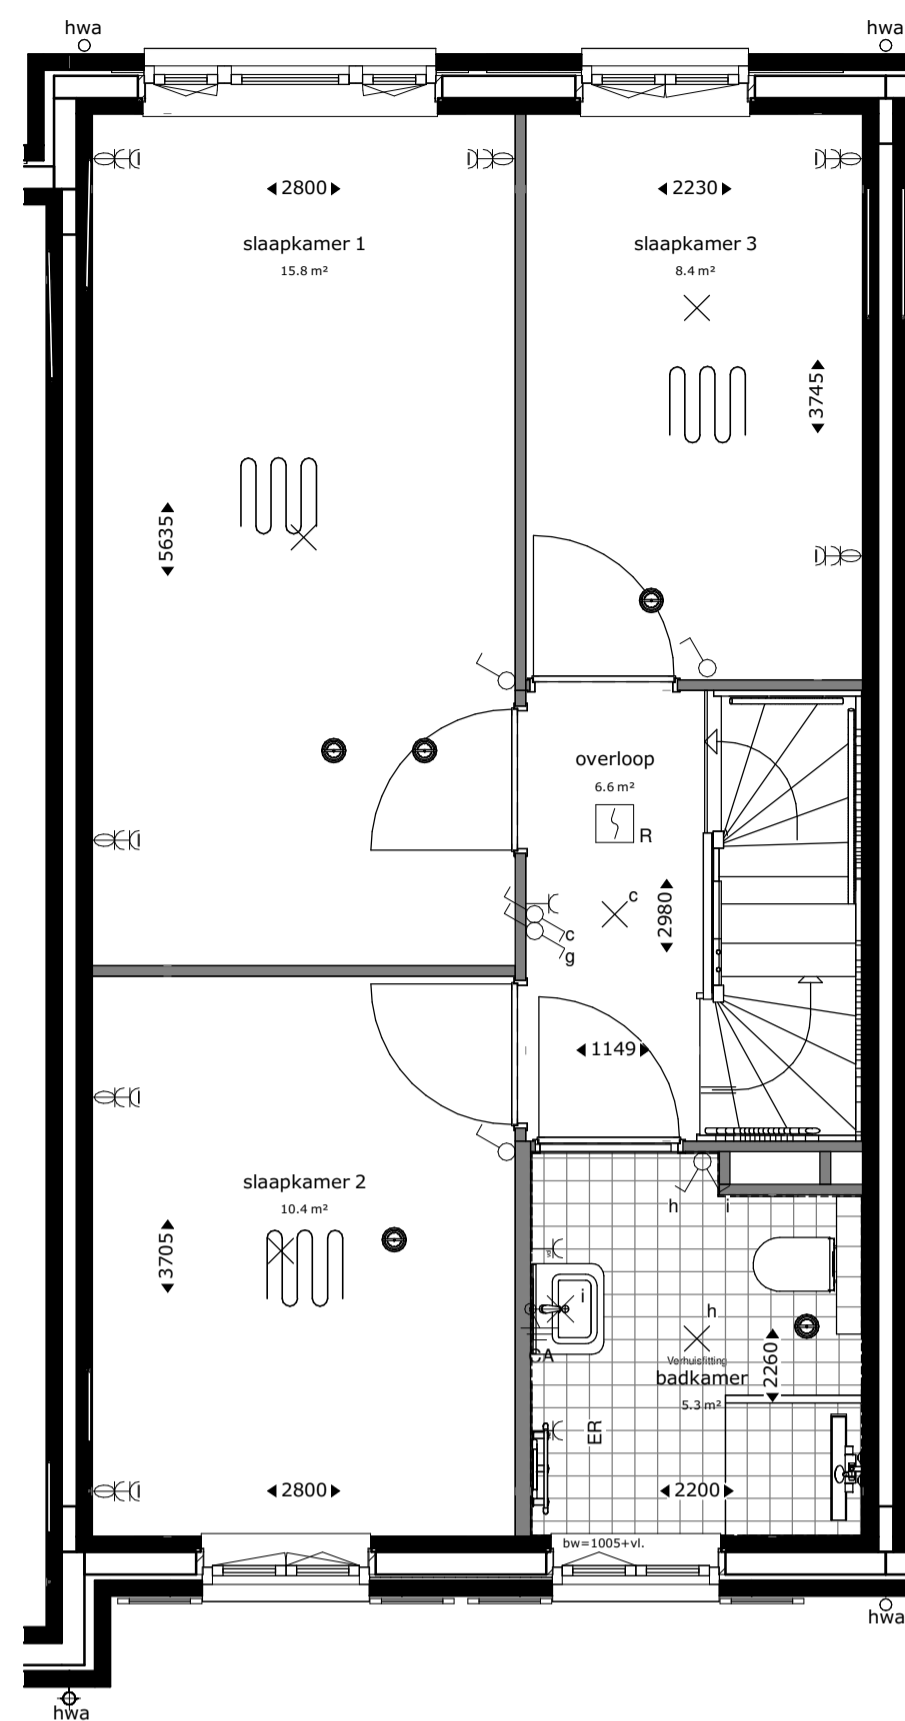

eerste verdieping

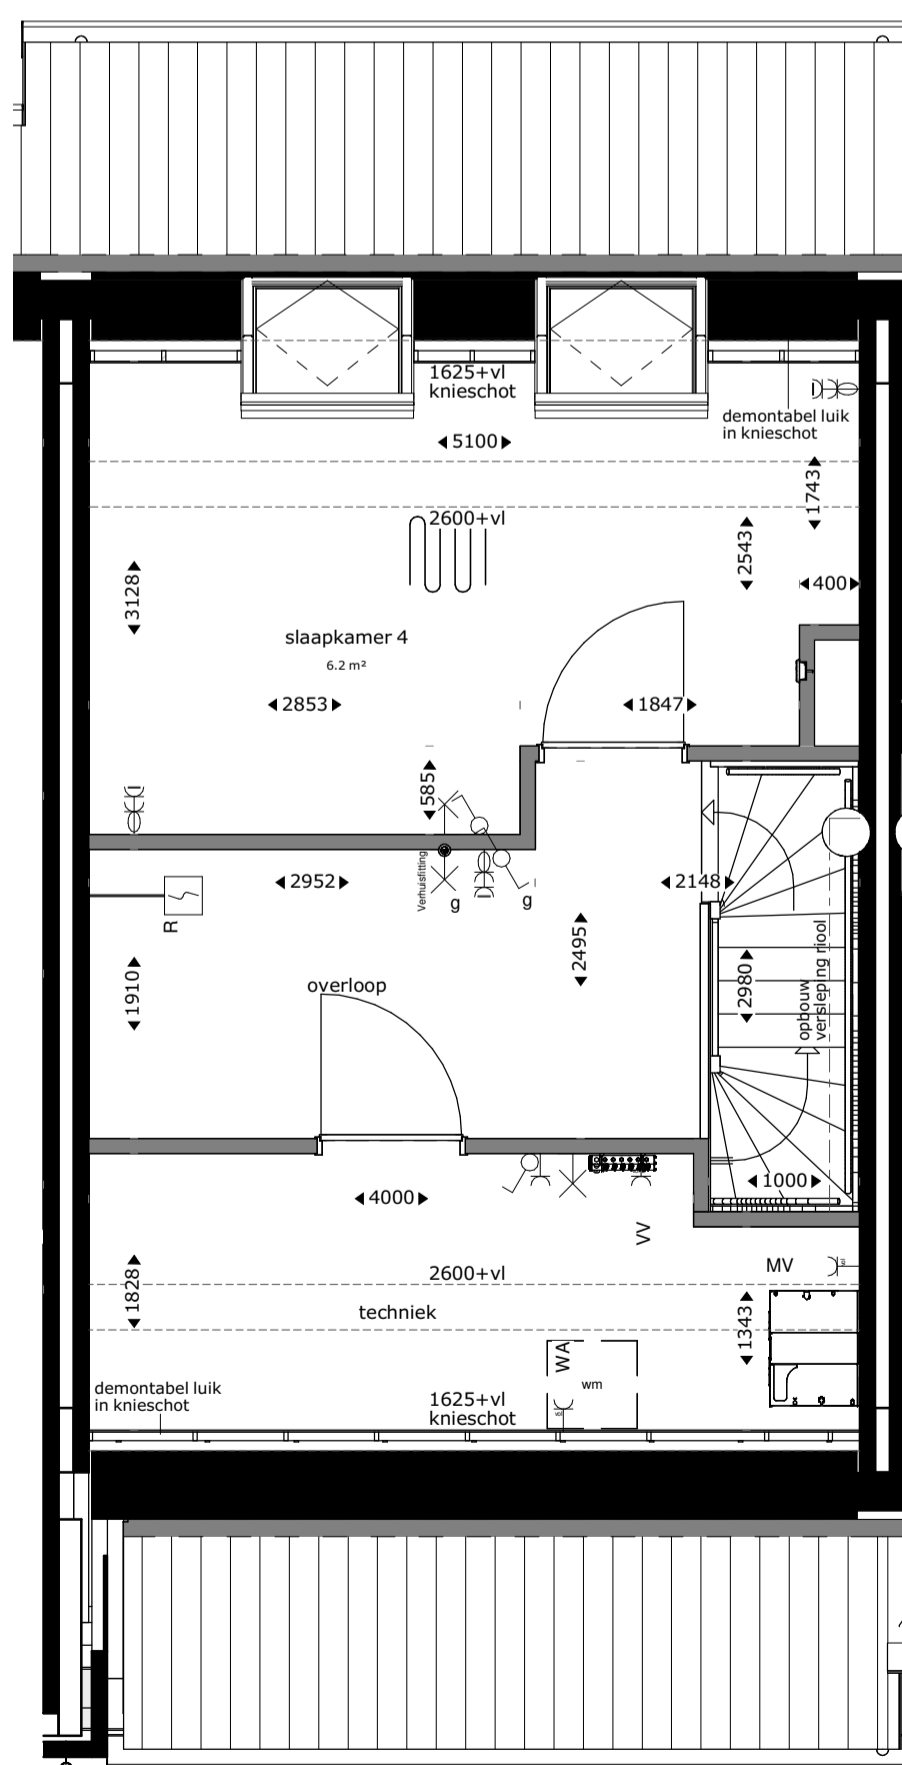

tweede verdieping

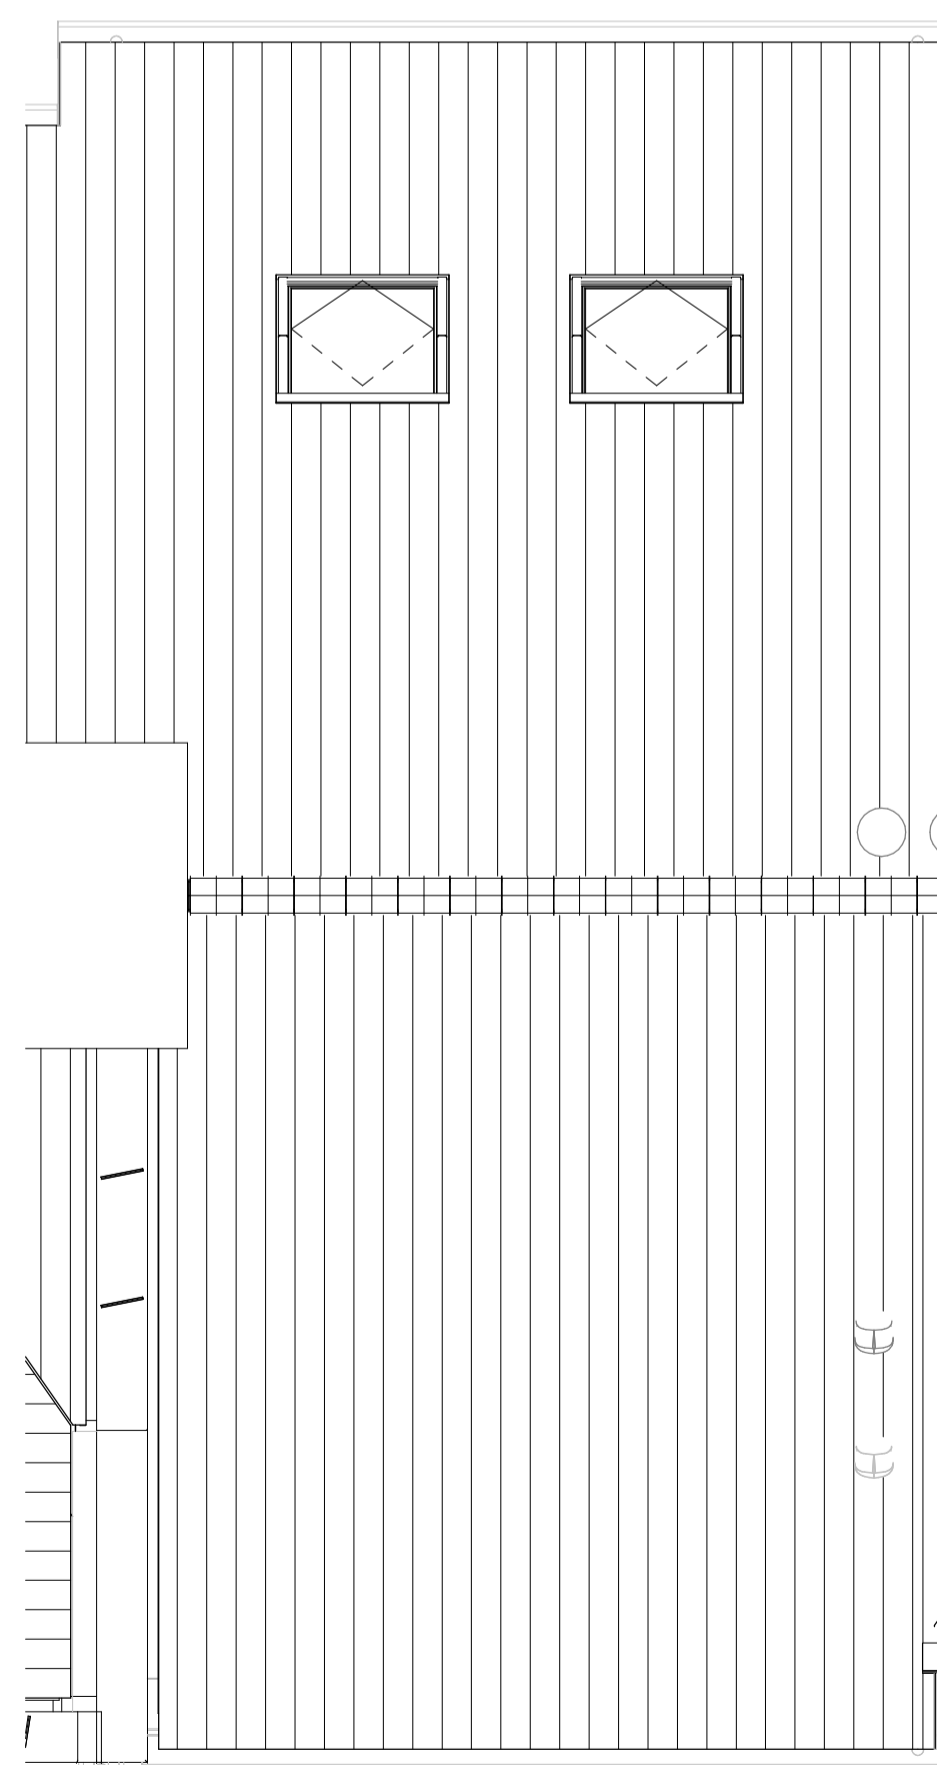

dakaanzicht


Renvooi			
	buitengevel: beton- isolatie- spouw- metselwerk		thermostaat
	bouwmuur		mechanische ventilatie
	lichte scheidingswand		plaatsingsruimte wasmachine
	hwa hemelwaterafvoer		verdelers vloerverwarming
	hoogtelijnen 1500+vl/2600+vl		elektrische radiator
	stalen ligger/verlaagd plafond		warmtepomp
	CAT6 kabel		uitvoering datakabel
	alu		aluminium kozijn in kleur
	bw		hoogte borstwering t.o.v. vloerpeil
	enkelpolige schakelaar lichtpunt		enkele wandcontactdoos
	serie schakelaar lichtpunt		tweevoudige wandcontactdoos, kindveilig
	wissel schakelaar lichtpunt		loze leiding bedraad
	plafondlichtpunt		loze leiding niet bedraad
	wandlichtpunt		deurbelddrukker
	wandlichtpunt met randaarde		schel
	wandlichtpunt buiten (aanzicht)		rookmelder op muurbeugel
	rookmelder		vloerverwarming
	mechanische ventilatie warmtewisselaar		mengkraan
	douchegoot		douchepijp-wt
	elektrische radiator		dakdoorvoer
	warmtepomp		mv-ventiel plafond
	vloerverwarmingsverdelers		mv-ventiel wand

Aandachtspunten:
 -alle opgegeven maten zijn circa maten.
 -maten zijn genomen op 1500+ vloerpeil, op 2e verdieping tot aan knieschot.
 -opstelling keuken: zie showroom brochure.
 -type sanitair: zie showroom brochure.


RHIJNHOEVE
OEGSTGEEST

M Van Manen **DURA VERMEER**
Waarmaken van ambities


project Nieuwbouw woningen Rhijnhoeve - Veld 1 Oegstgeest			
omschrijving Plattegronden bwnr 11			
opdrachtgever BPD gebiedsontwikkeling	schaal 1:50	gewijzigd	projectnummer 5921_10
formaat A1	status KAO-tekening		tekeningnummer 03N2107
getekend fvk	datum 01-07-2021		

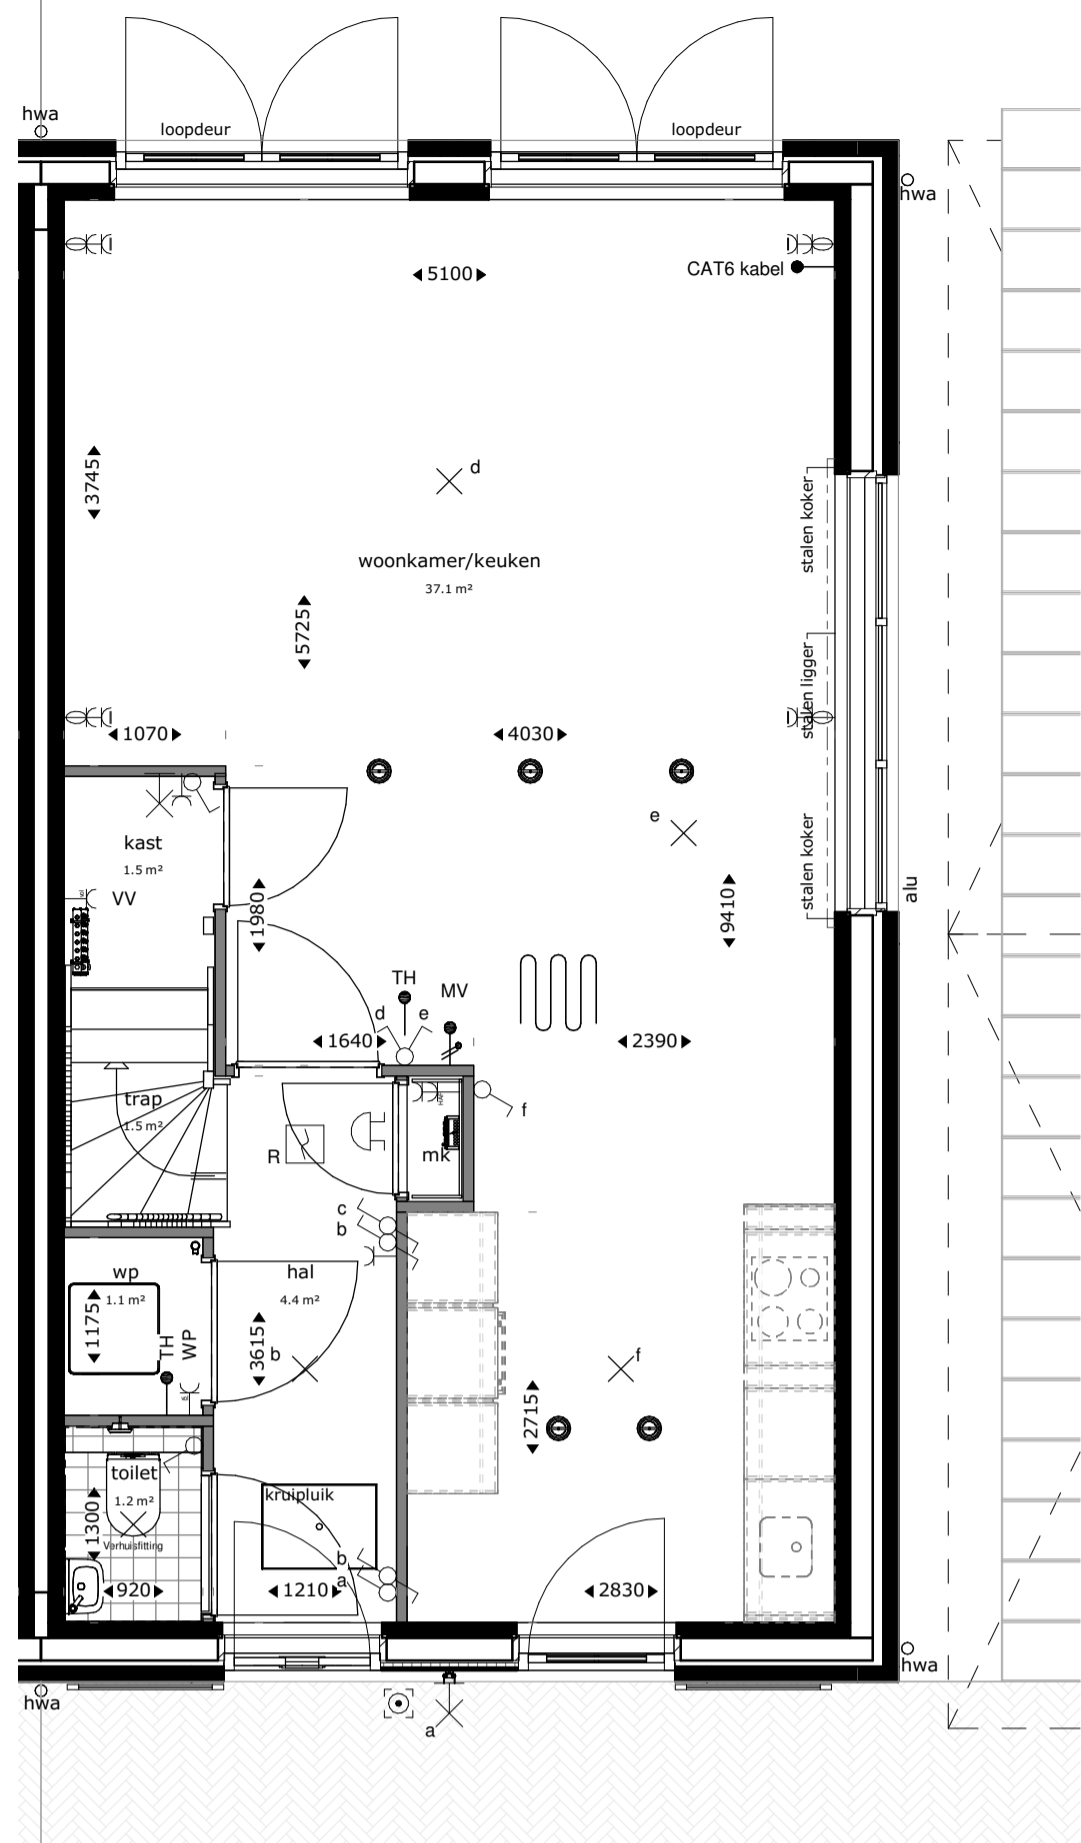


begane grond

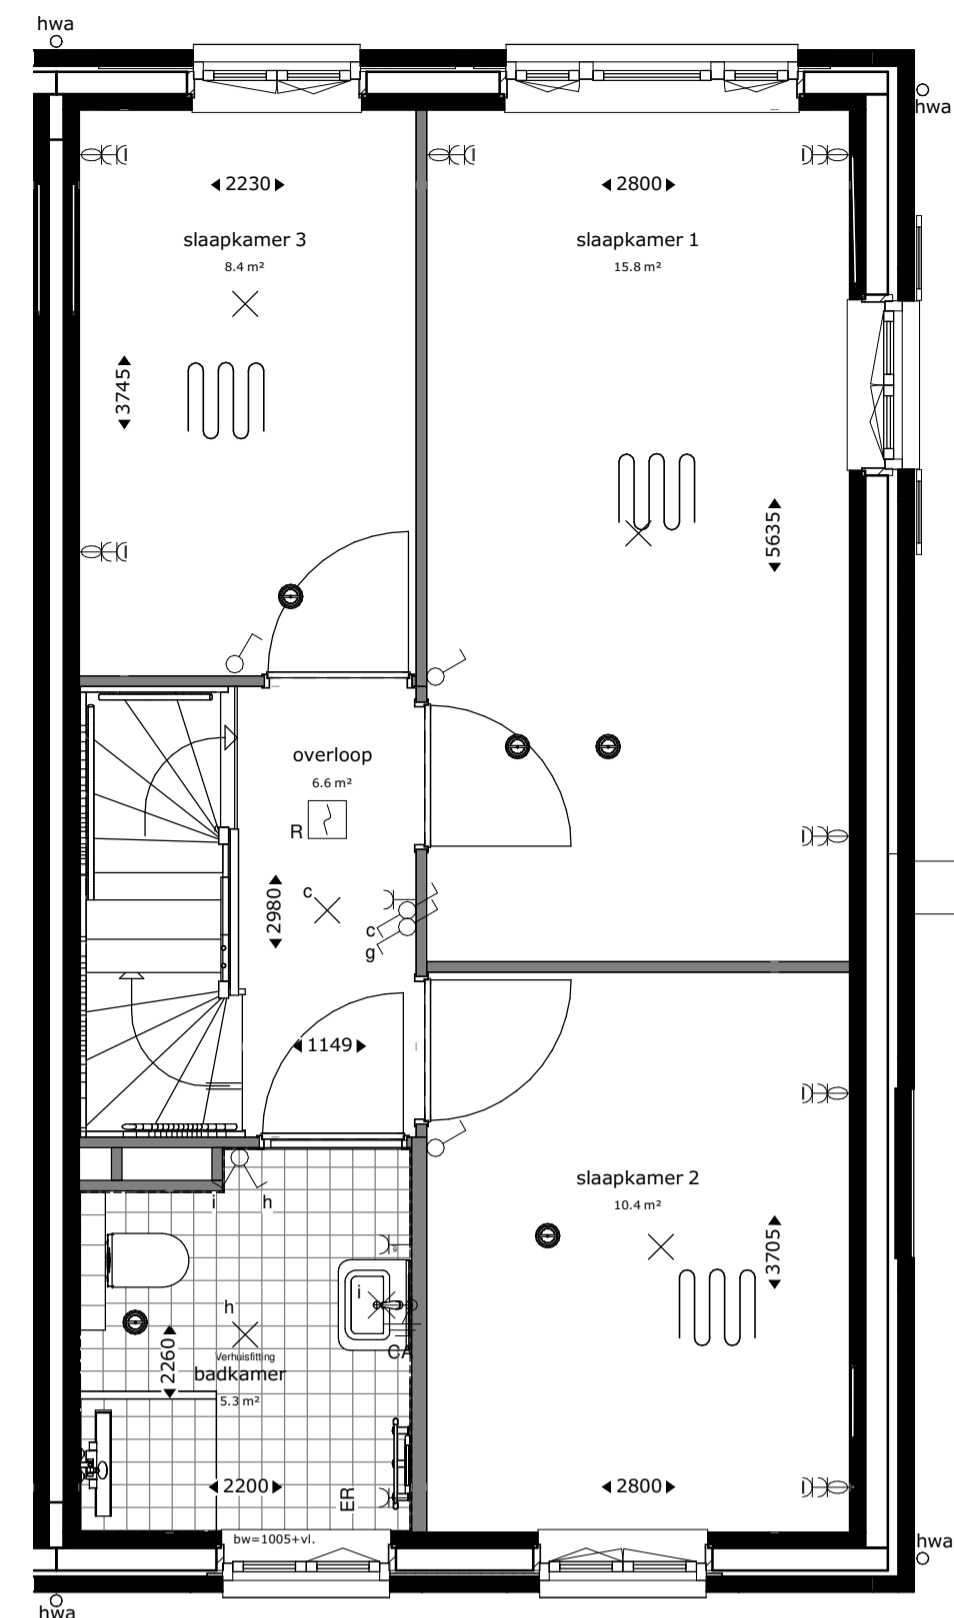

eerste verdieping

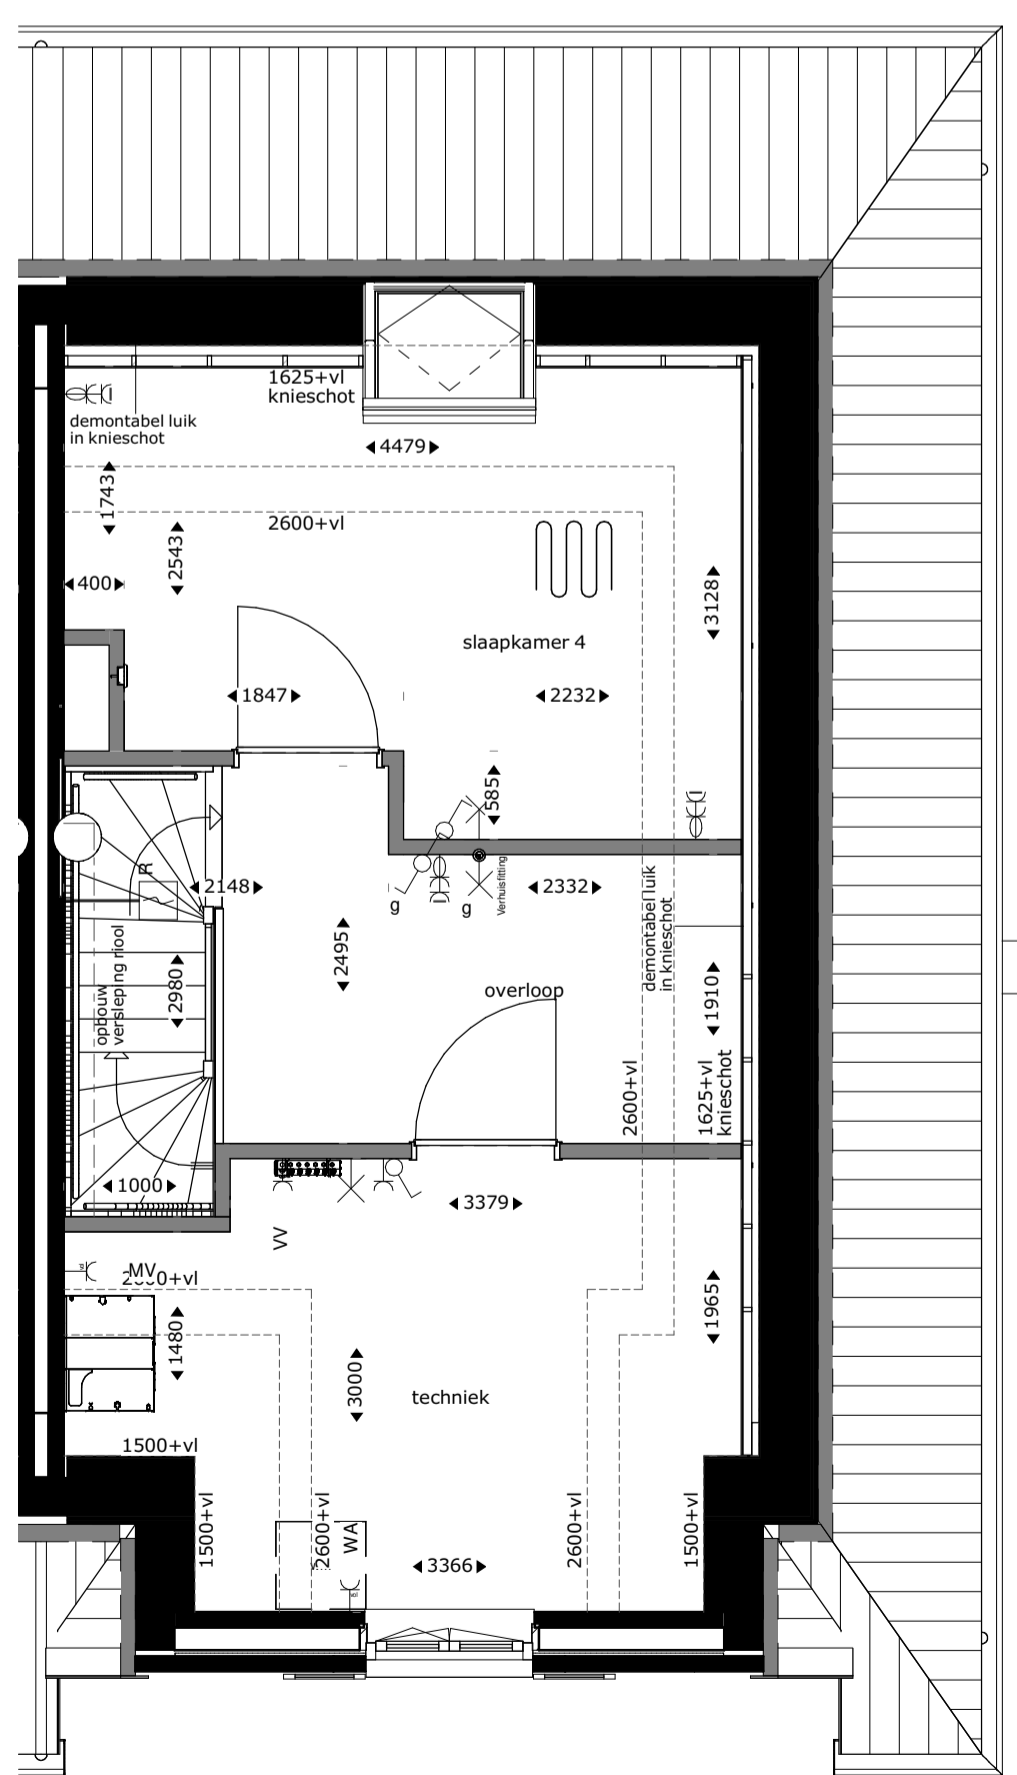

tweede verdieping

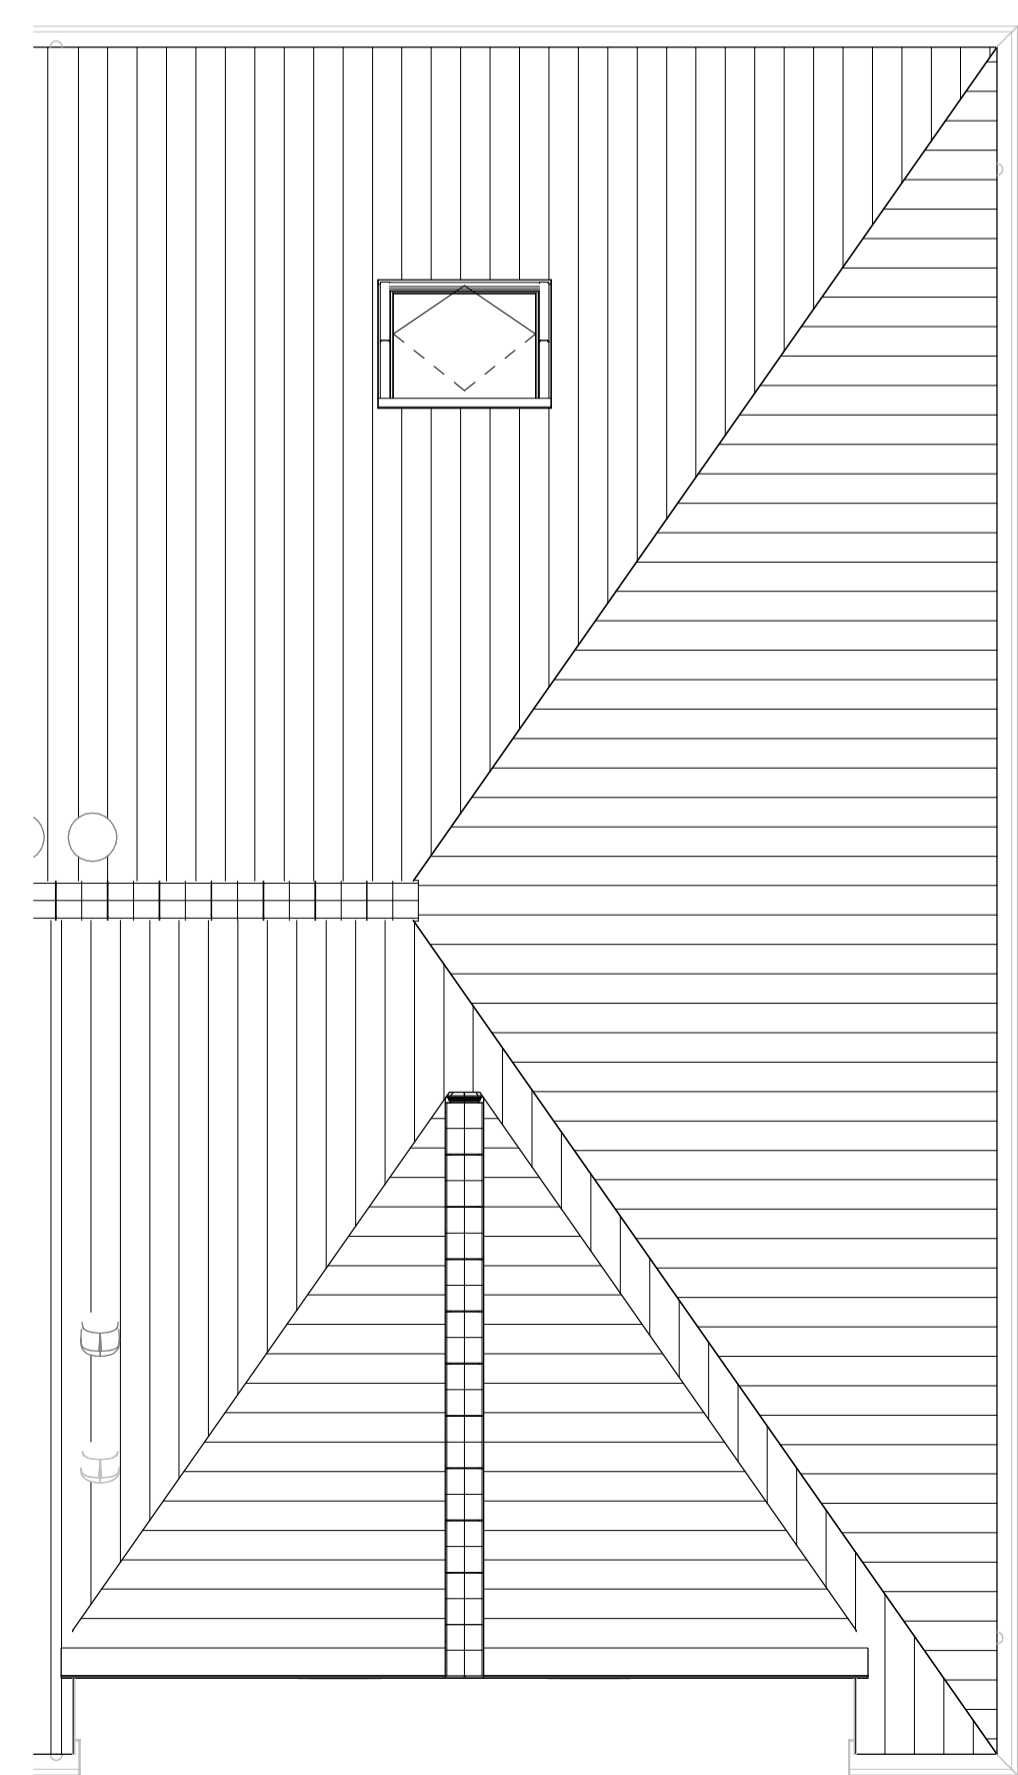

dakaanzicht

Renvooi			
	buitengevel: beton- isolatie- spouw- metselwerk	TH	thermostaat
	bouwmuur	WM	mechanische ventilatie
	lichte scheidingwand	VV	plaatsingsruimte wasmachine
	o hwa hemelwaterafvoer	ER	verdelers vloerverwarming
	hoogtelijnen 1500+vl/2600+vl	WP	elektrische radiator
	stalen ligger/verlaagd plafond	CAT6	warmtepomp
	enkelpolige schakelaar lichtpunt	al	uitvoering datakabel
	serie schakelaar lichtpunt	bw	aluminium kozijn in kleur
	wissel schakelaar lichtpunt		hoogte borstwering t.o.v. vloerpeil
	plafondlichtpunt		
	wandlichtpunt		
	wandlichtpunt met randaarde		
	wandlichtpunt buiten (aanzicht)		
	rookmelder		
	mechanische ventilatie warmtewisselaar		
	douchegoot		
	elektrische radiator		
	warmtepomp		
	vloerverwarmingsverdelers		
	enkelvoudige wandcontactdoos		
	tweevoudige wandcontactdoos, kindveilig		
	loze leiding bedraad		
	loze leiding niet bedraad		
	deurbelddrukker		
	schel		
	rookmelder op muurbeugel		
	vloerverwarming		
	mengkraan		
	douchepijp-wtw		
	dakdoorvoer		
	mv-ventiel plafond		
	mv-ventiel wand		

Aandachtspunten:
 -alle opgegeven maten zijn circa maten.
 -maten zijn genomen op 1500+ vloerpeil, op 2e verdieping tot aan knieschot.
 -opstelling keuken: zie showroom brochure.
 -type sanitair: zie showroom brochure.

RHIJNHOEVE

OEGSTGEEST

Van Manen

DURA VERMEER
Waarmaken van ambities

project Nieuwbouw woningen Rijnhoeve - Veld 1 Oegstgeest			
omschrijving Plattegronden bwnr 12			
opdrachtgever BPD gebiedsontwikkeling	schaal 1:50	gewijzigd	projectnummer 5921_10
formaat A1	status KAO-tekening		tekeningnummer 03N2108
getekend fvk	datum 01-07-2021		