




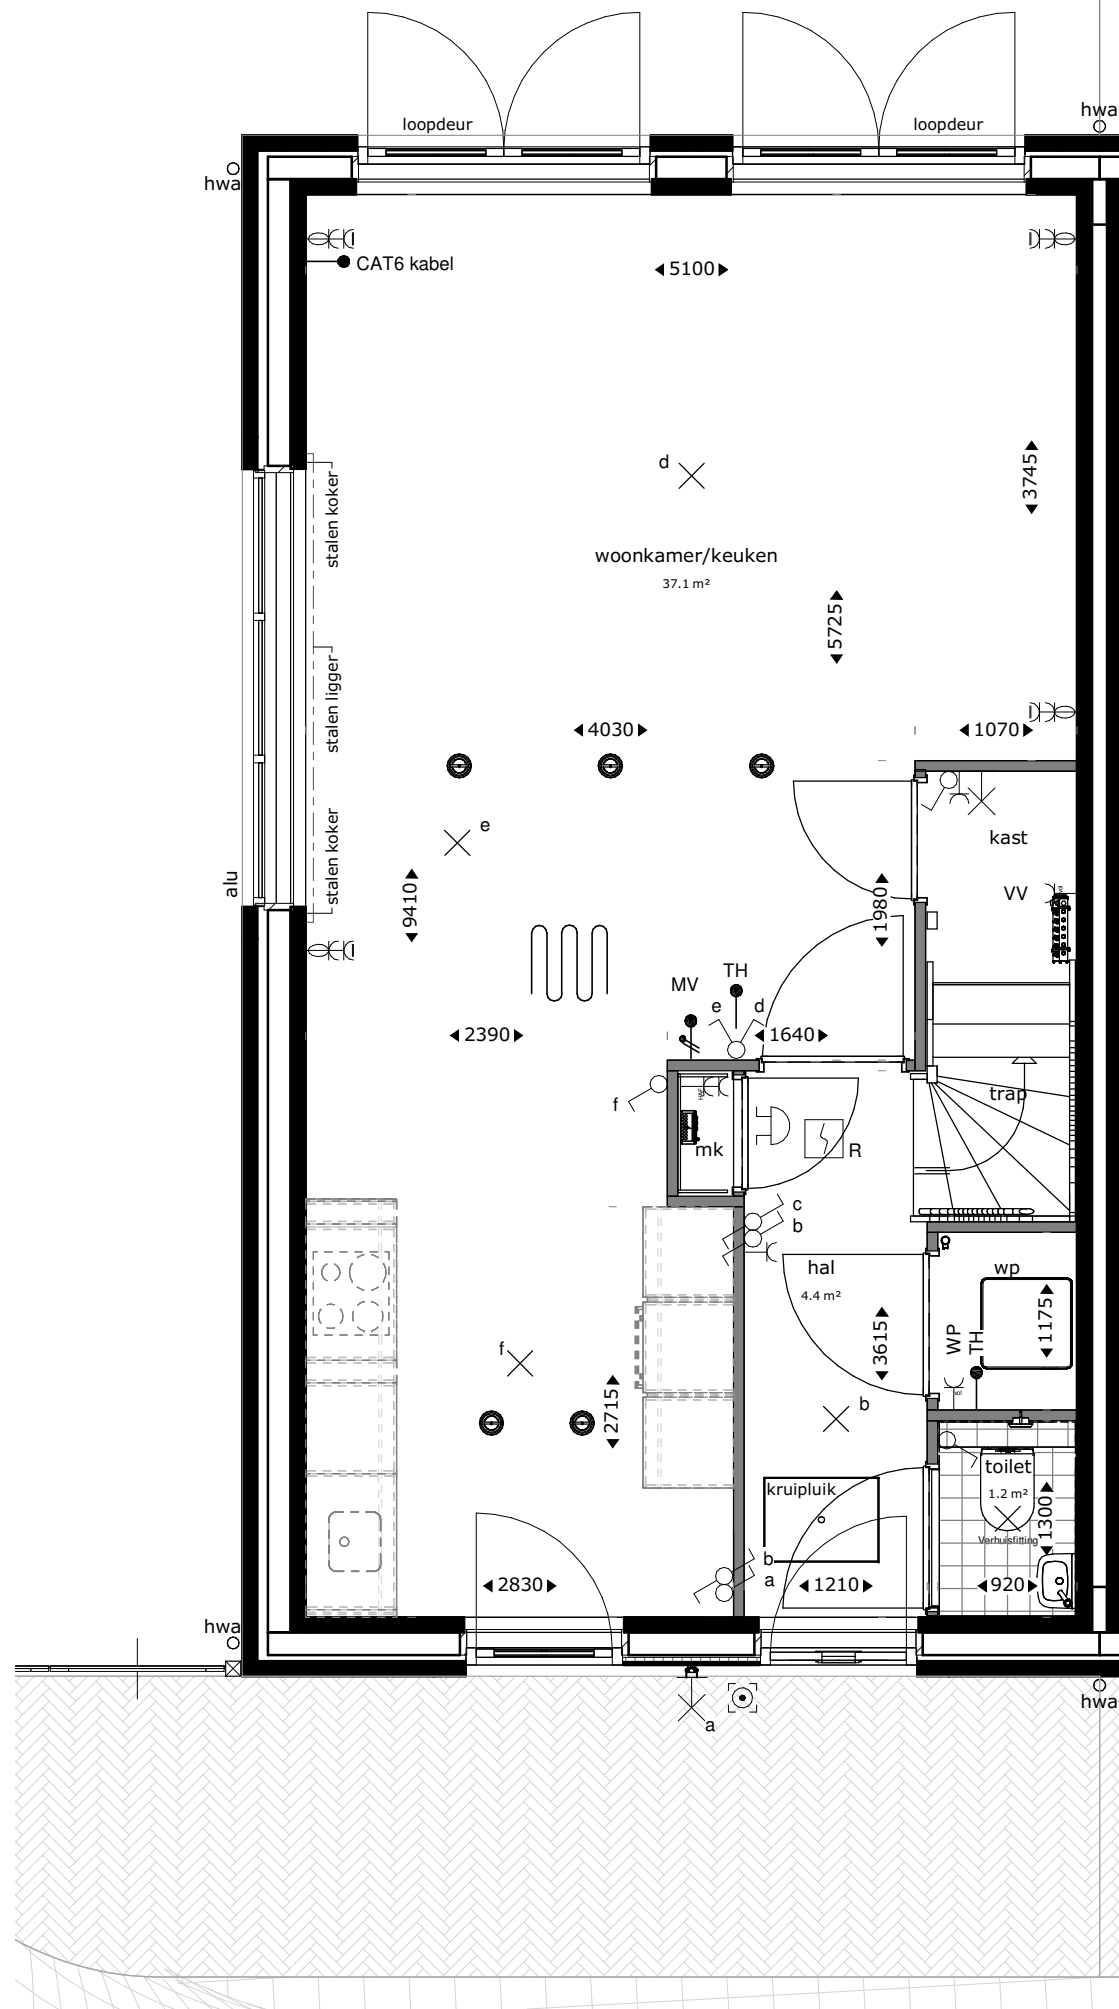


begane grond

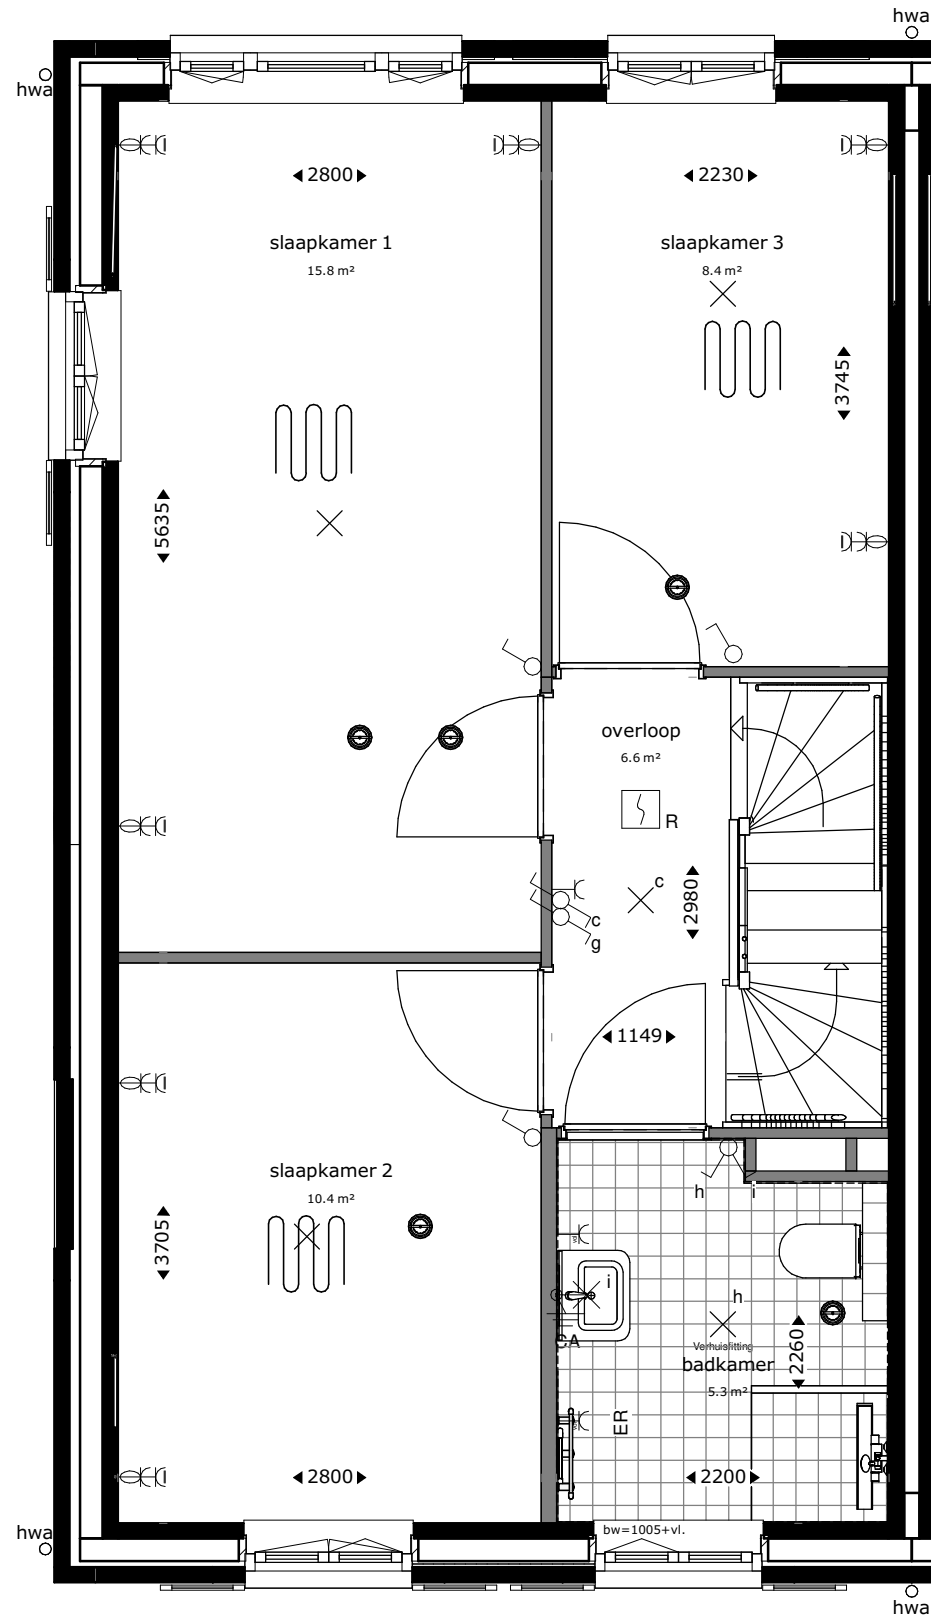

eerste verdieping

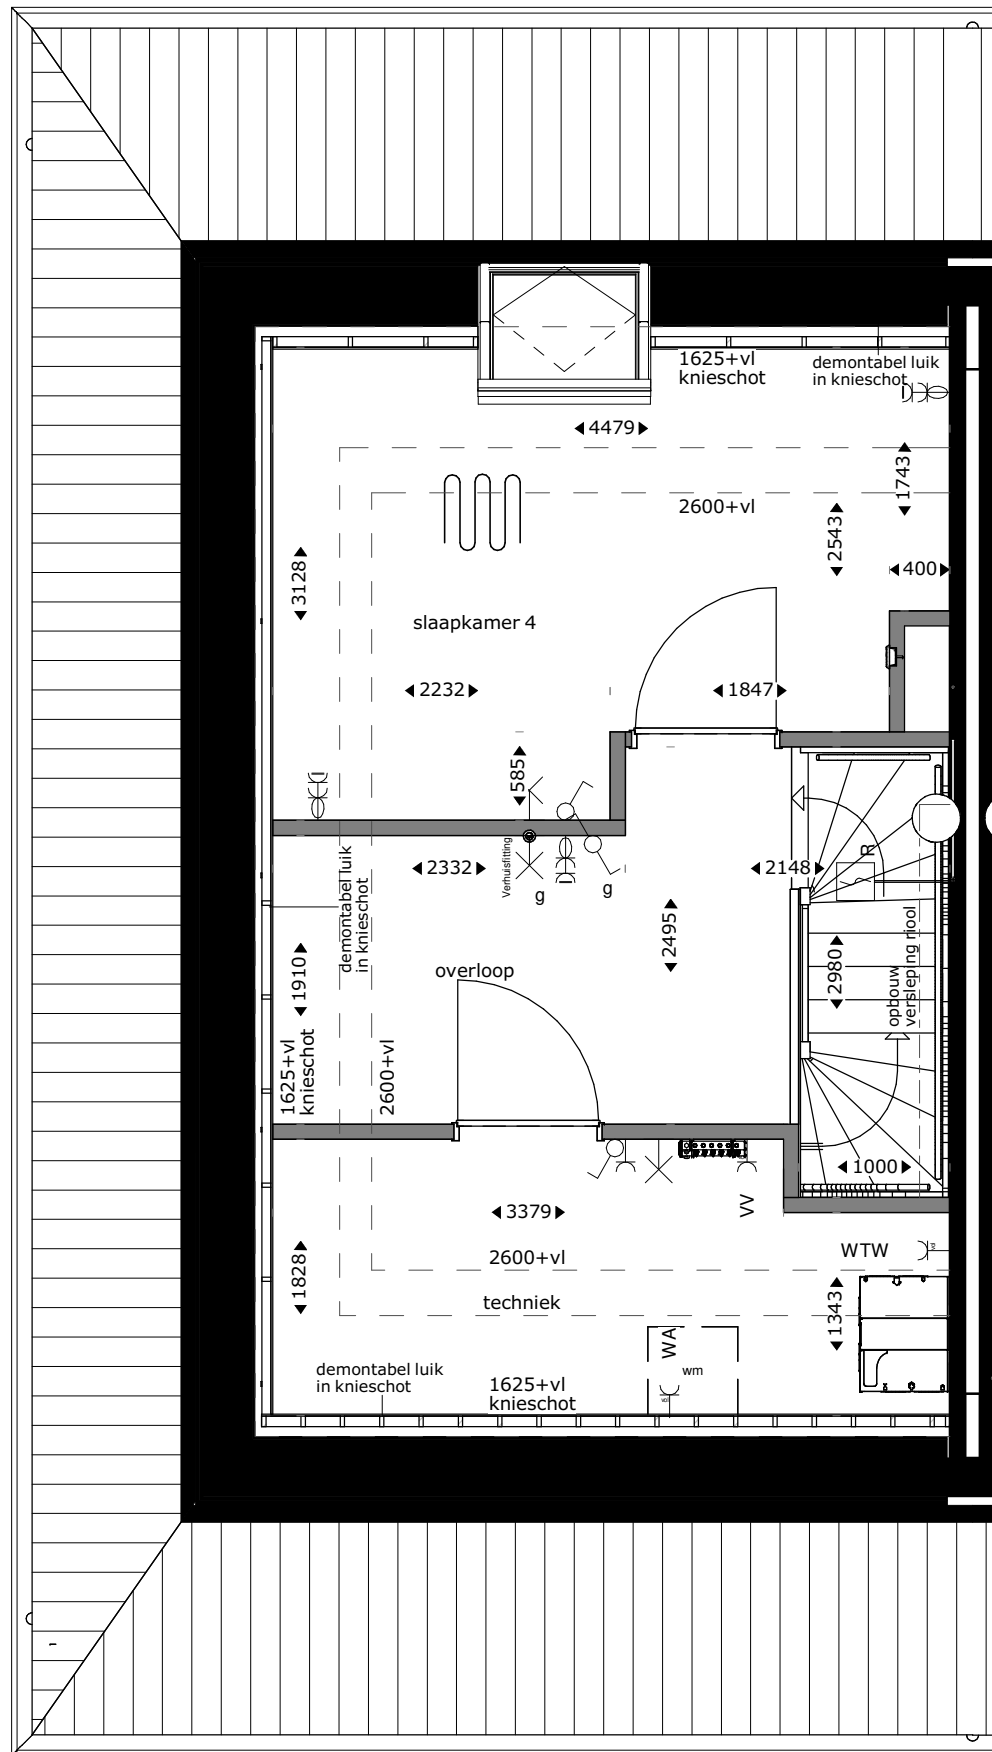

tweede verdieping

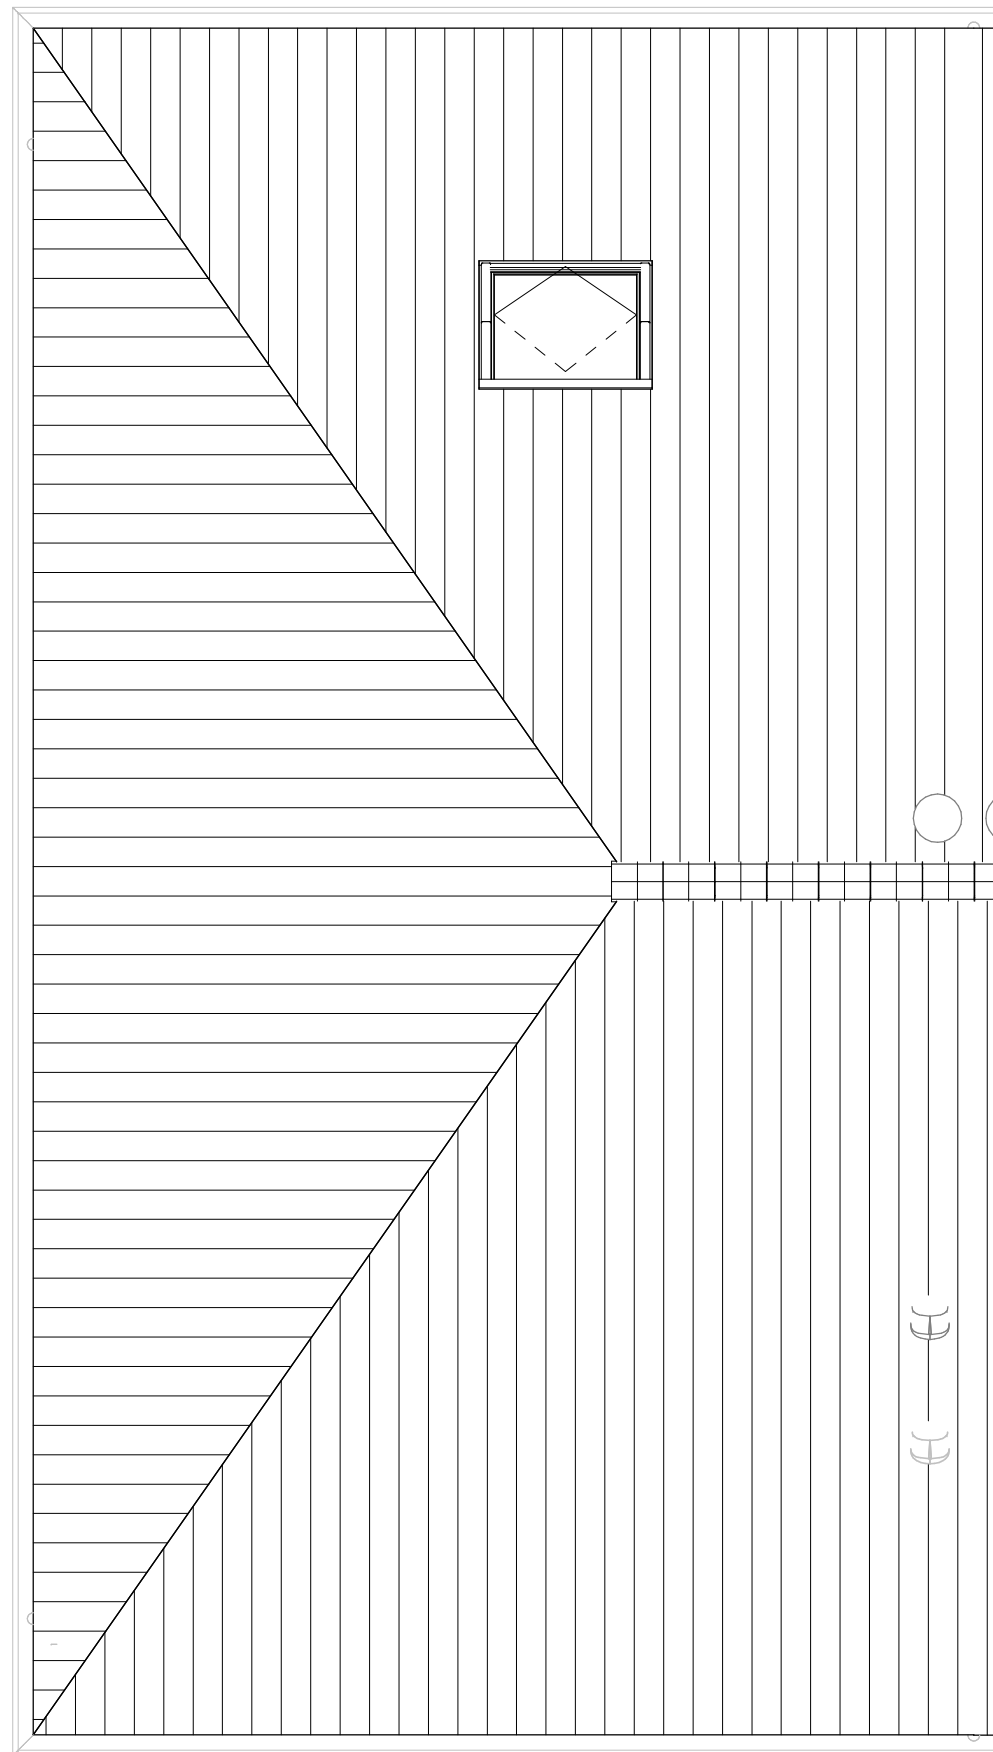

dakaanzicht

Renvooi			
	buitengevel:	TH	thermostaat
	beton- isolatie- spouw- metselwerk	MV	mechanische ventilatie
	bouwmuur	WM	plaatsingsruimte wasmachine
	lichte scheidingwand	VV	verdelers vloerverwarming
	hwa	ER	elektrische radiator
	hoogtelijnen 1500+vl/2600+vl	WP	warmtepomp
	stalen ligger/verlaagd plafond	CAT6 kabel	uitvoering datakabel
		alu	aluminium kozijn in kleur
		bw	hoogte borstwering t.o.v. vloerpeil
	enkelpolige schakelaar lichtpunt		enkelvoudige wandcontactdoos
	serie schakelaar lichtpunt		tweevoudige wandcontactdoos, kindveilig
	wissel schakelaar lichtpunt		loze leiding bedraad
	plafondlichtpunt		loze leiding niet bedraad
	wandlichtpunt		deurbeldrukker
	wandlichtpunt met randaarde		schel
	wandlichtpunt buiten (aanzicht)		rookmelder op muurbeugel
	rookmelder		
	mechanische ventilatie warmtewisselaar		vloerverwarming
	douchegoot		mengkraan
	elektrische radiator		douchepijp-wtw
	warmtepomp		dakdoorvoer
	vloerverwarmingsverdelers		mv-ventiel plafond
			mv-ventiel wand

Aandachtspunten:
-alle opgegeven maten zijn circa maten.
-maten zijn genomen op 1500+ vloerpeil, op 2e verdieping tot aan knieschot.
-opstelling keukens: zie showroom brochure.
-type sanitair: zie showroom brochure.

project
Nieuwbouw woningen Rhijnhoeve - Veld 1
Oegstgeest

omschrijving
Plattegronden bwnr 23

opdrachtgever
BPD gebiedsontwikkeling

formaat
A1

getekend
fvk

schaal
1:50

status
KAO-tekening

datum
01-07-2021

gewijzigd

projectnummer
5921_10


tekeningnummer
06N2101

Bezoekadres Atjehweg 9 (2202 AM) Noordwijk


Telefoon (071) 36 17 200

E-mail info@van-manen.com


Website www.van-manen.com

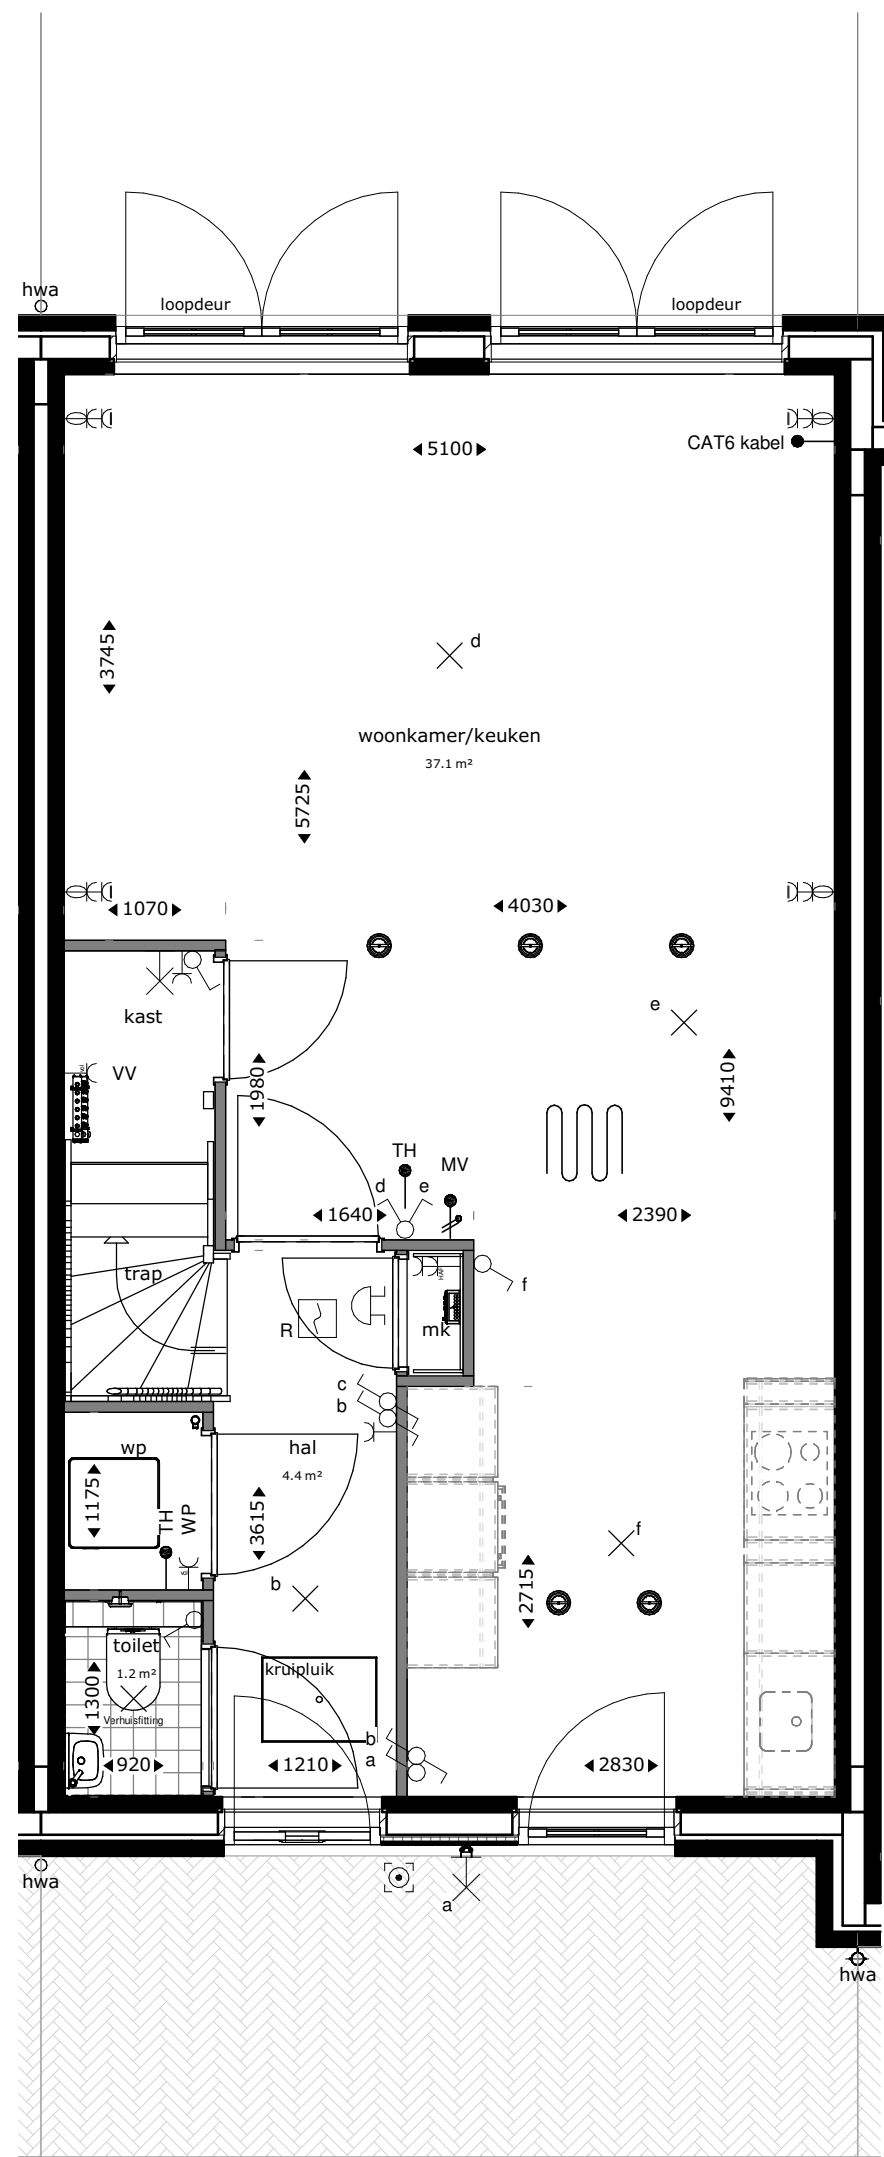


begane grond

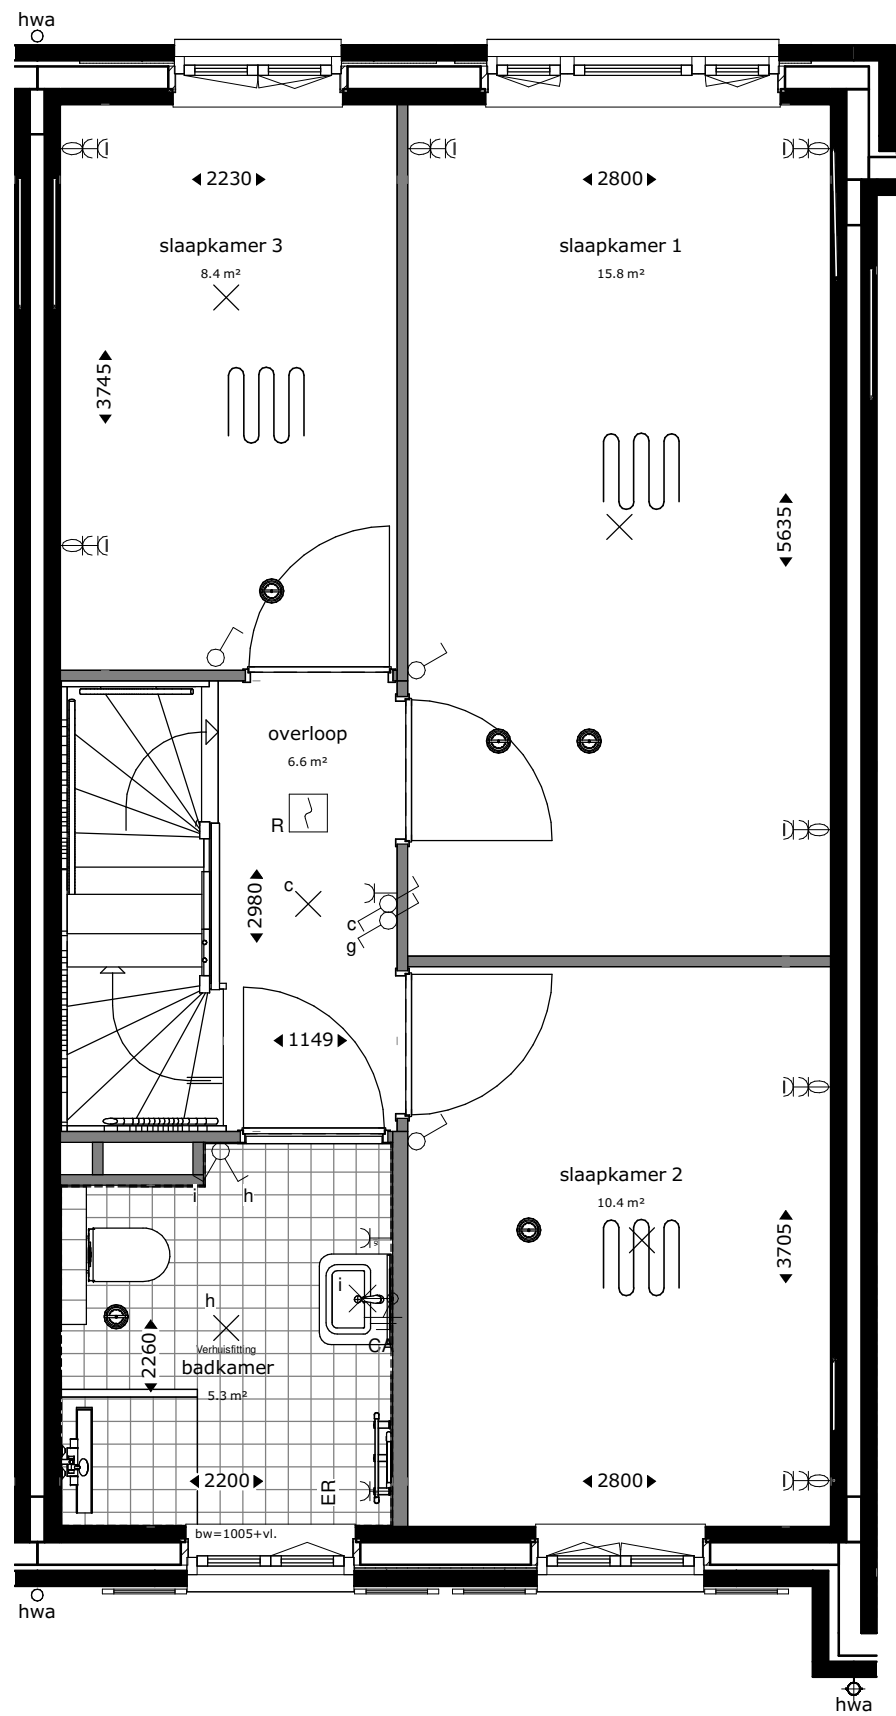

eerste verdieping

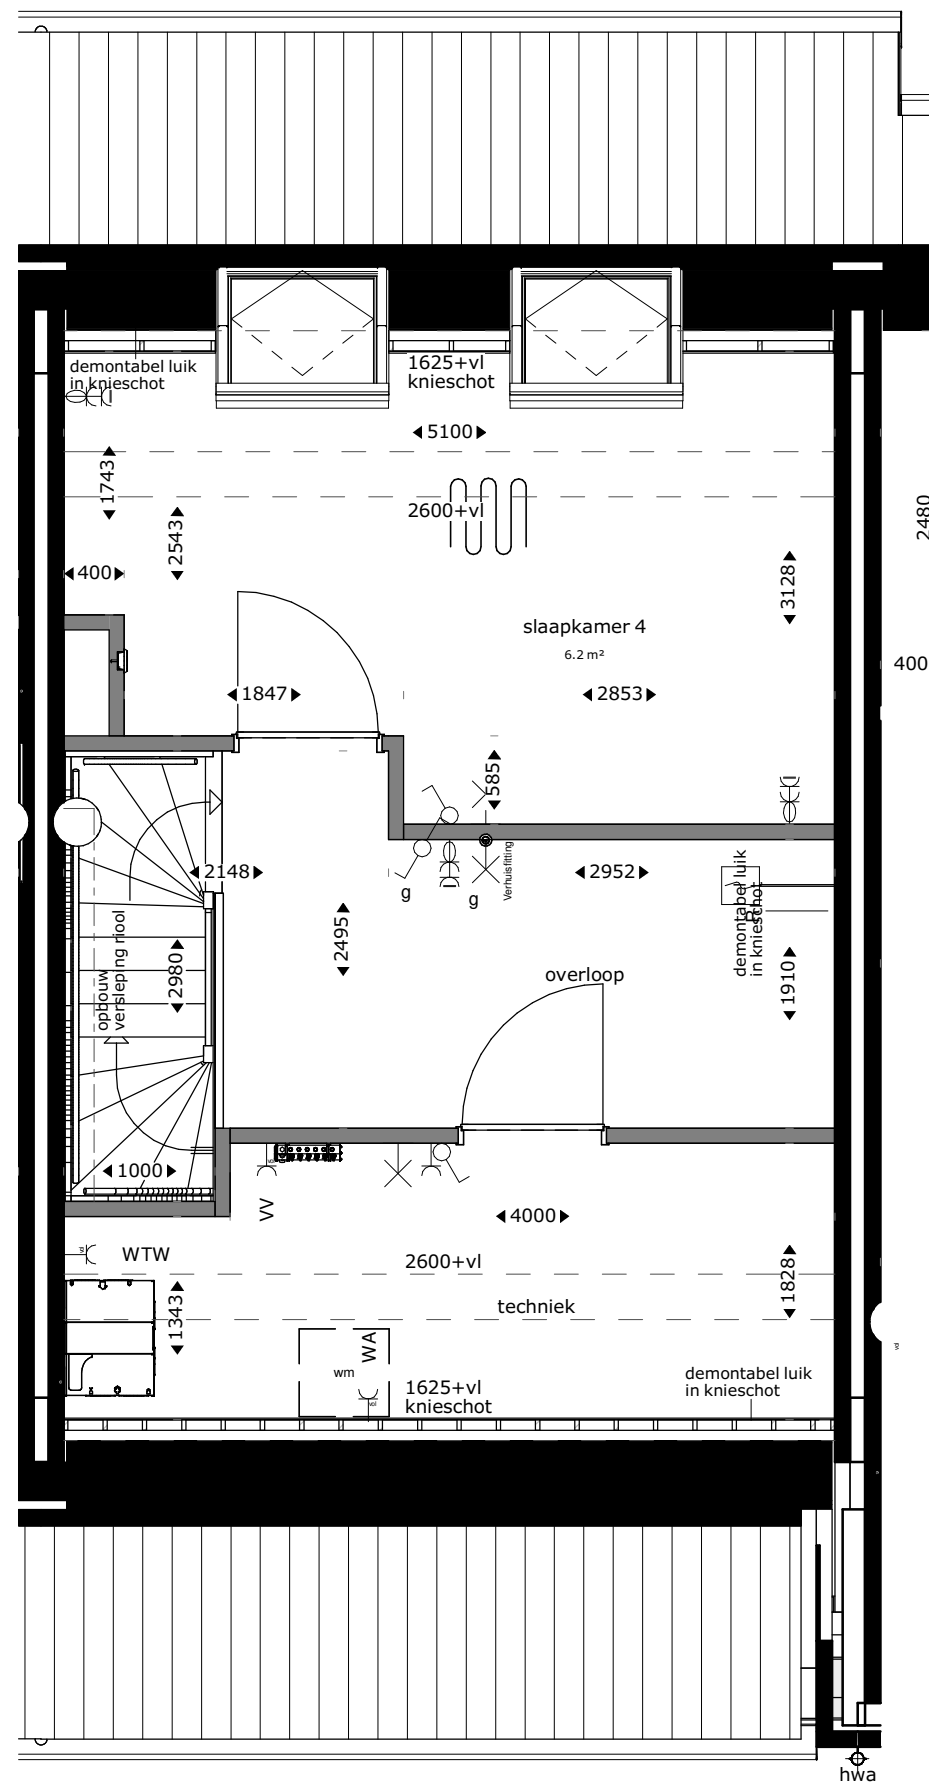

tweede verdieping

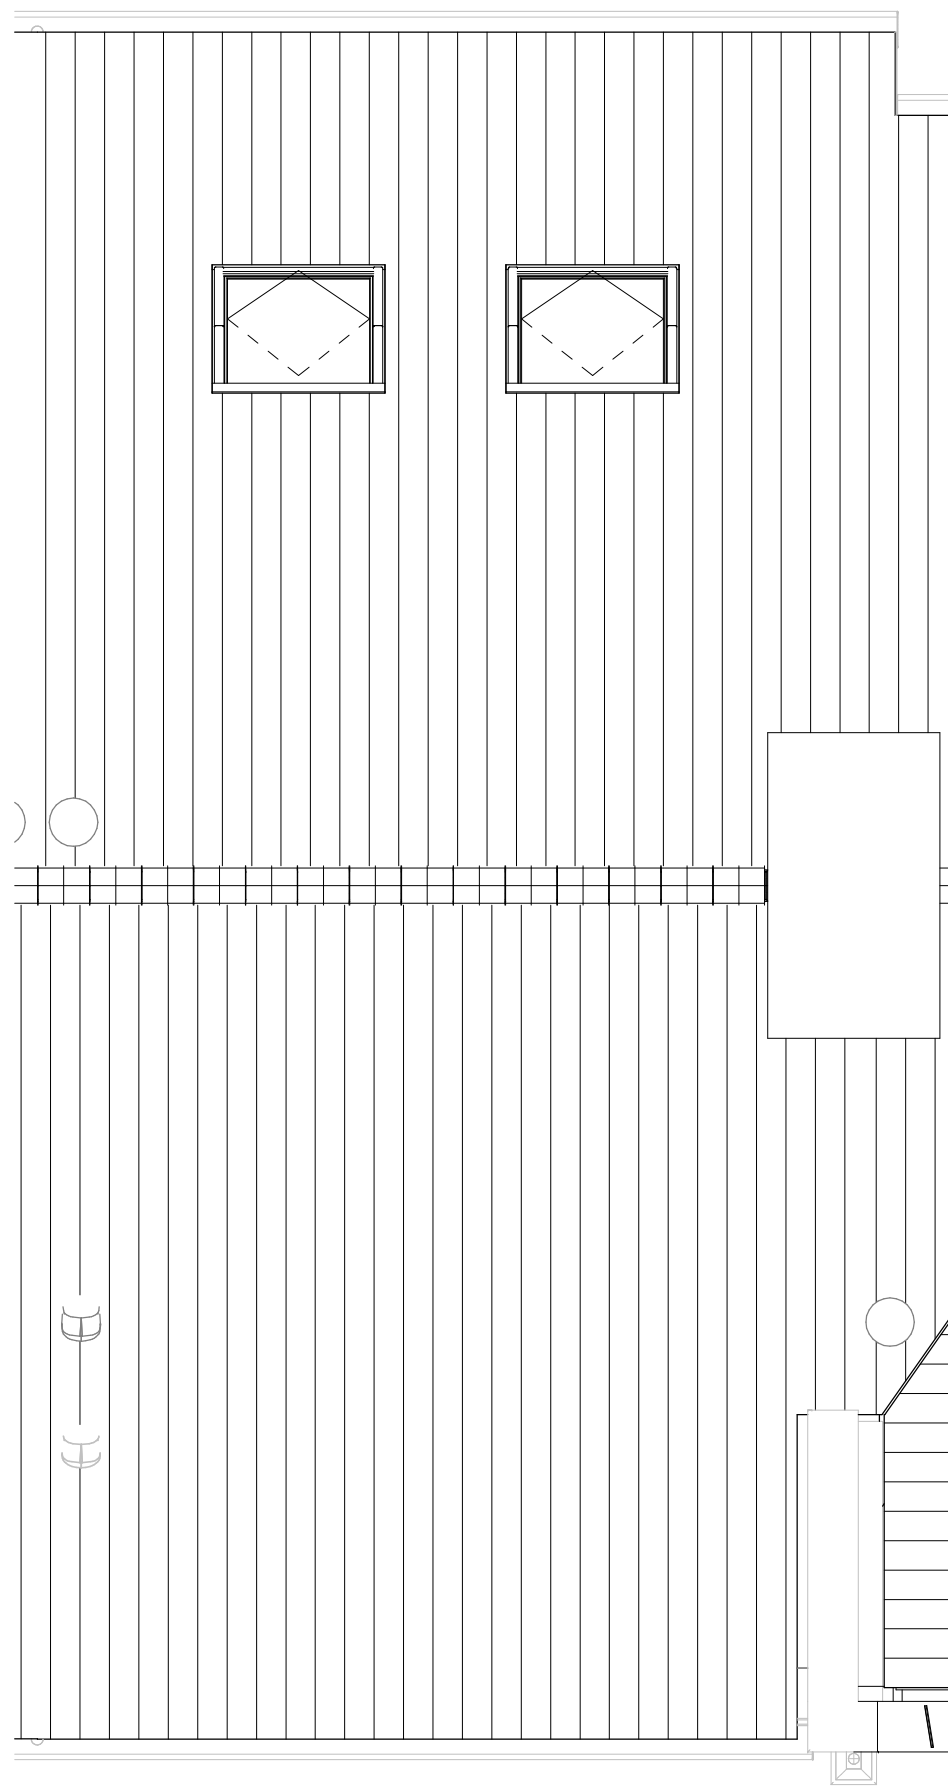

dakaanzicht

Renvooi			
	buitengevel: beton- isolatie- spouw- metselwerk	TH	thermostaat
	bouwmuur	MV	mechanische ventilatie
	lichte scheidingwand	WM	plaatsingsruimte wasmachine
	hemelwaterafvoer	VV	verdelers vloerverwarming
	hoogtelijnen 1500+vl/2600+vl	ER	elektrische radiator
	stalen ligger/verlaagd plafond	WP	warmtepomp
		CAT6 kabel	uitvoering datakabel
		alu	aluminium kozijn in kleur
		bw	hoogte borstwering t.o.v. vloerpeil
	enkelpolige schakelaar lichtpunt		enkele wandcontactdoos
	serie schakelaar lichtpunt		tweevoudige wandcontactdoos, kindveilig
	wissel schakelaar lichtpunt		loze leiding bedraad
	plafondlichtpunt		loze leiding niet bedraad
	wandlichtpunt		deurbelddrukker
	wandlichtpunt met randaarde		schel
	wandlichtpunt buiten (aanzicht)		rookmelder op muurbeugel
	rookmelder		
	mechanische ventilatie warmtewisselaar		vloerverwarming
	douchegoot		mengkraan
	elektrische radiator		douchepijp-wt
	warmtepomp		dakdoorvoer
	vloerverwarmingsverdeler		mv-ventiel plafond
			mv-ventiel wand

Aandachtspunten:
-alle opgegeven maten zijn circa maten.
-maten zijn genomen op 1500+ vloerpeil, op 2e verdieping tot aan knieschot.
-opstelling keuken: zie showroom brochure.
-type sanitair: zie showroom brochure.

RHIJNHOEVE
OEGSTGEEST

Van
Manen

DURAVEERMEER
Waarmaken van ambities

project
Nieuwbouw woningen Rhijnhoeve - Veld 1
Oegstgeest

omschrijving
Plattegronden bwnr 24

opdrachtgever
BPD gebiedsontwikkeling

formaat
A1

getekend
fvk

schaal
1:50


status
KAO-tekening

datum
01-07-2021


gewijzigd

projectnummer
5921_10


tekeningnummer
06N2102

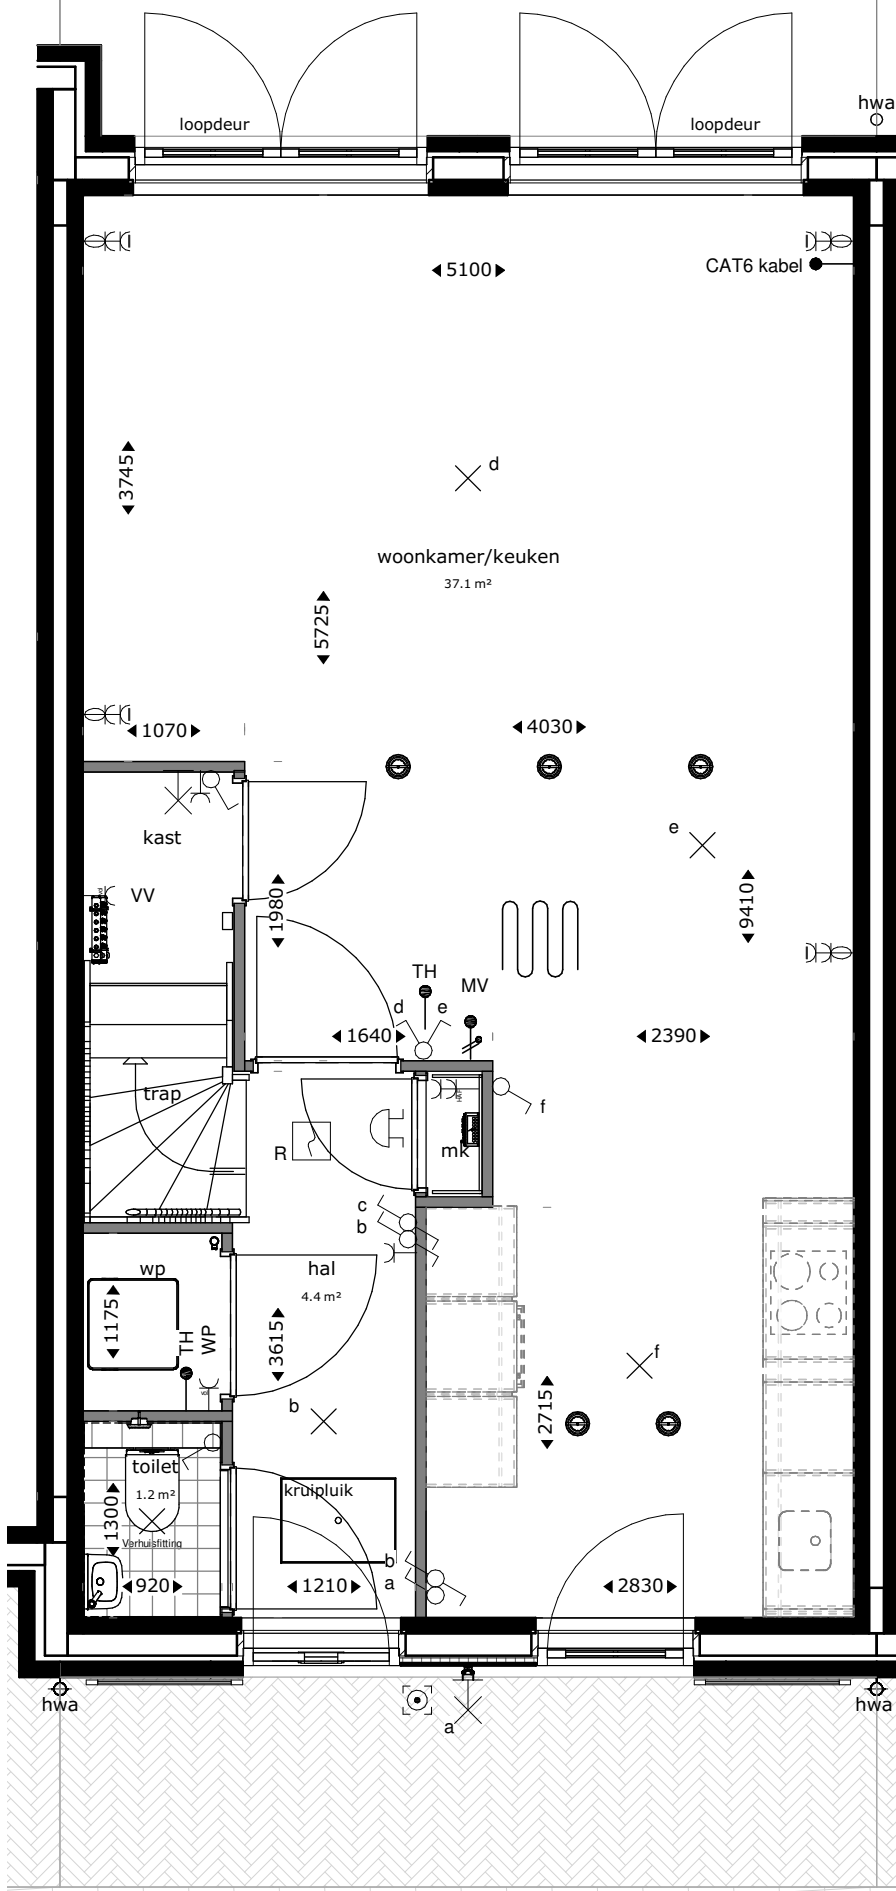


begane grond

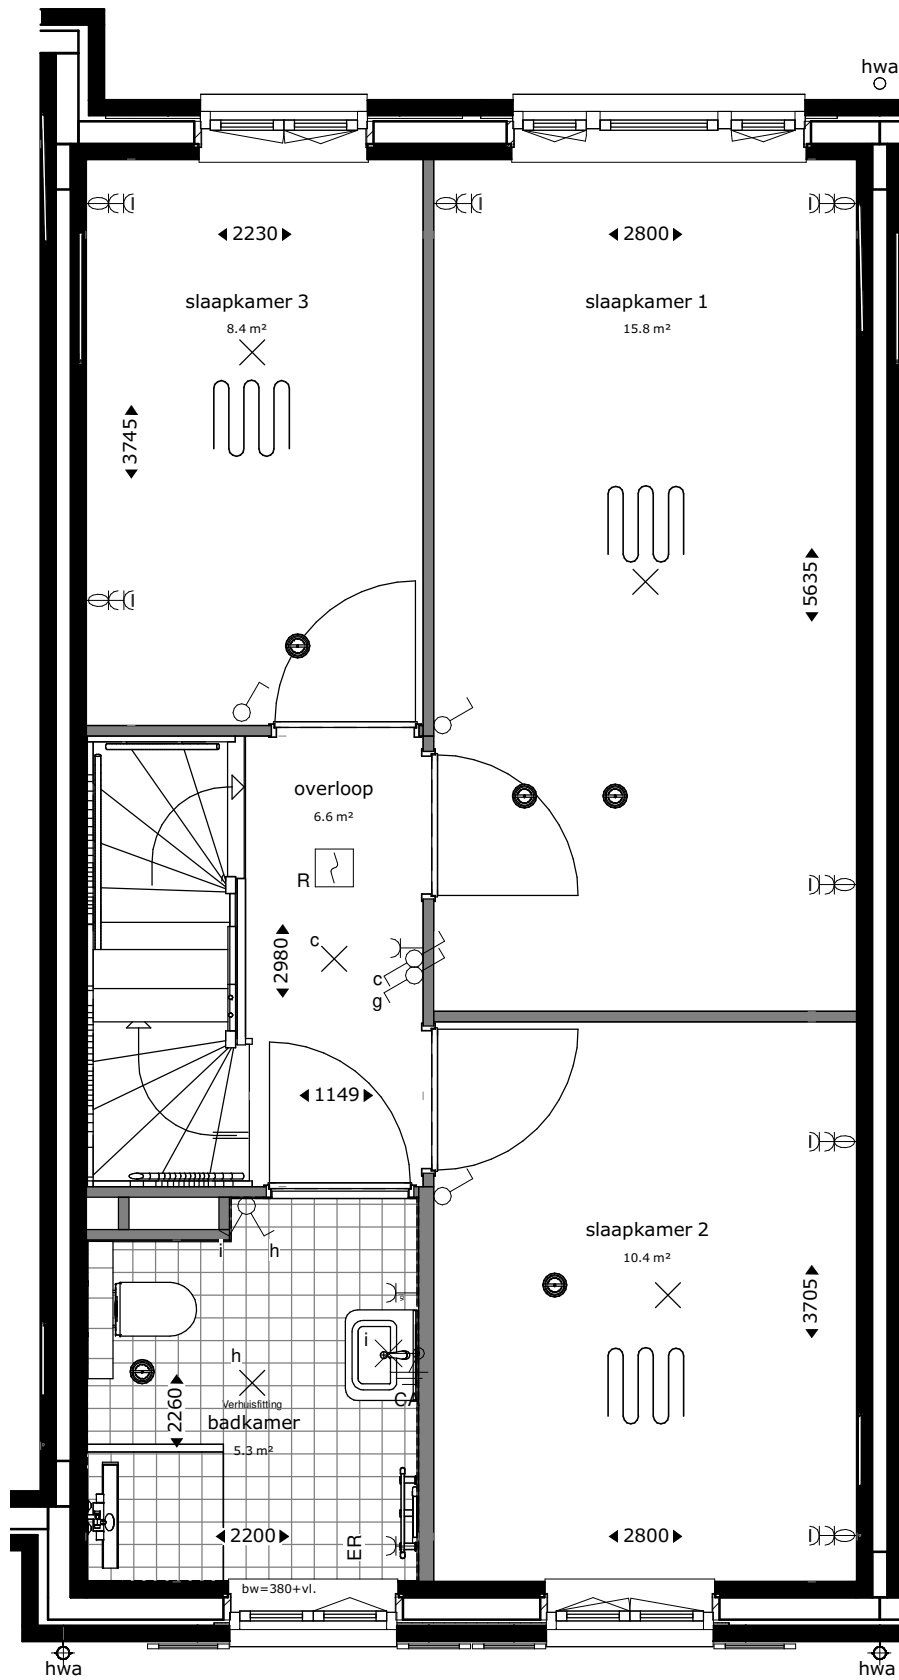

eerste verdieping

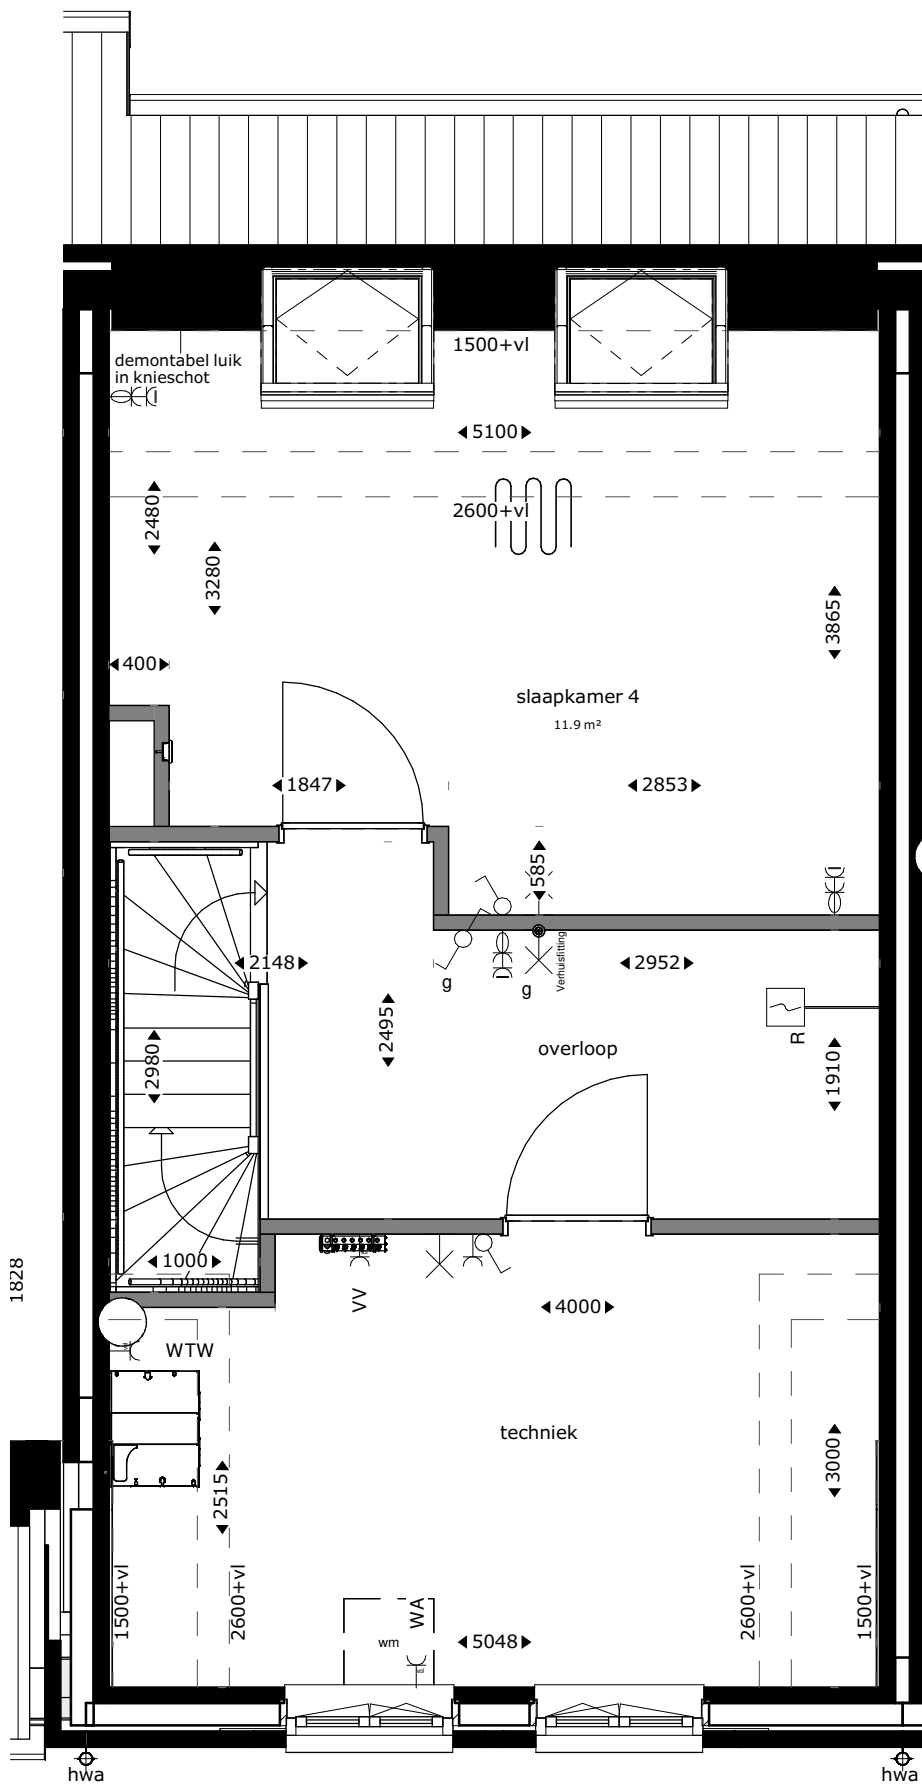

tweede verdieping

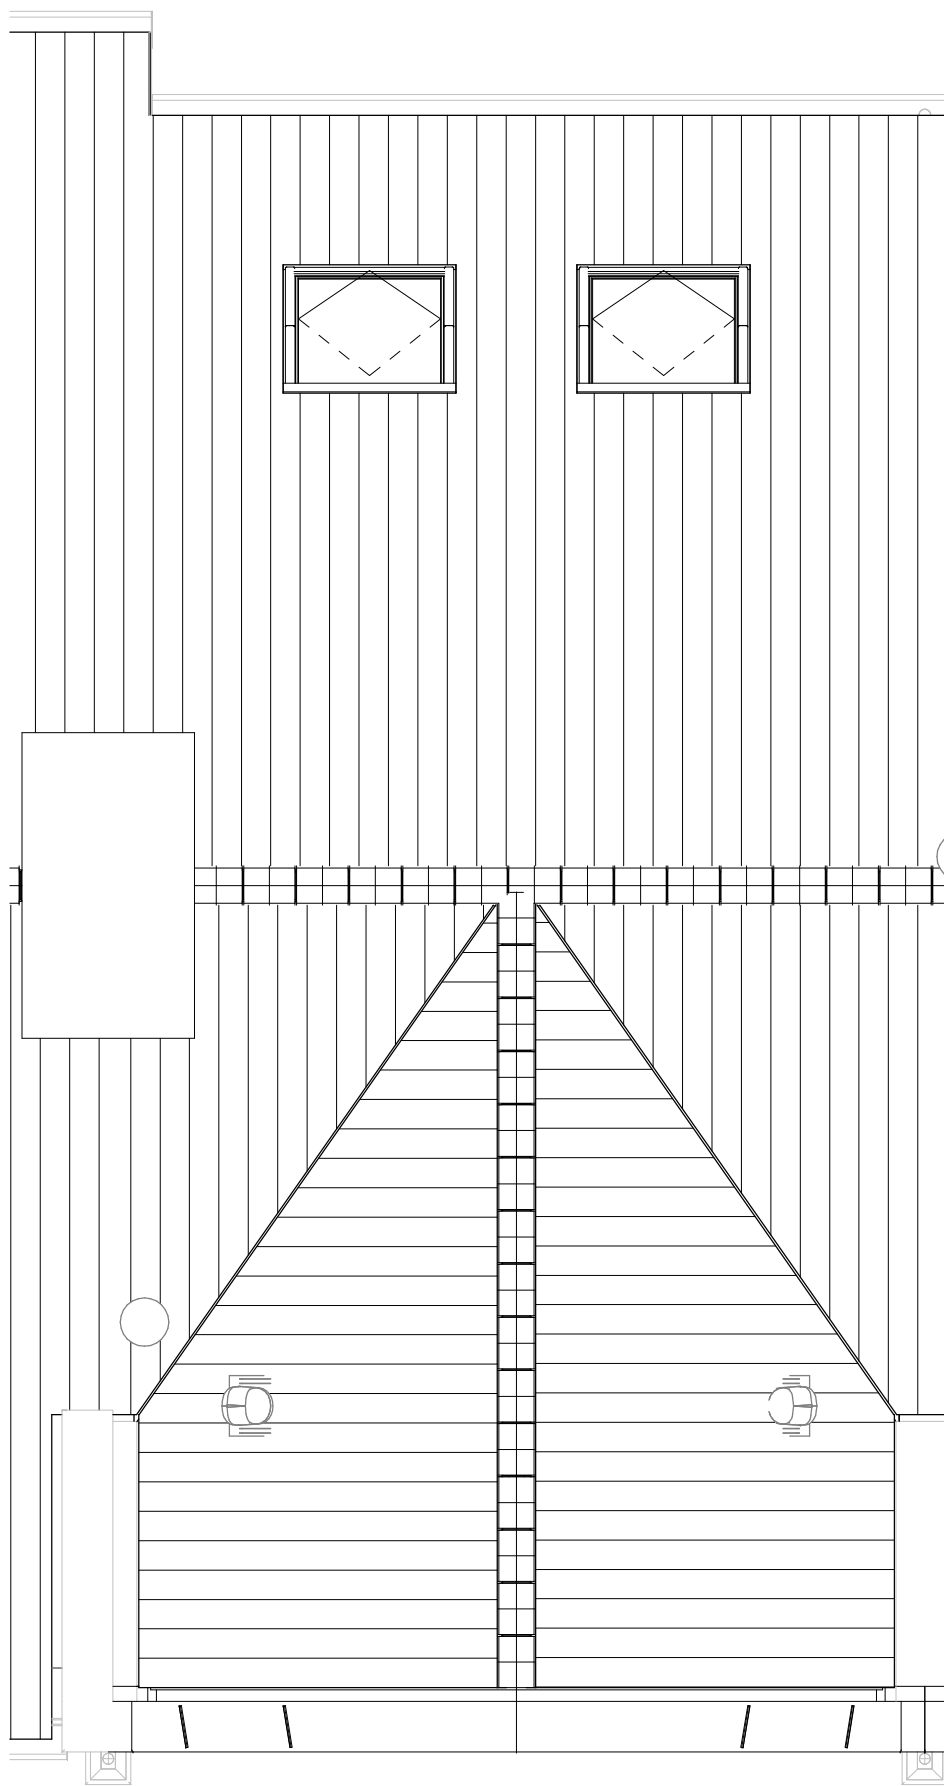

dakaanzicht

Renvooi		
	buitengevel: beton- isolatie- spouw- metselwerk	TH MV WM VV ER WP CAT6 kabel alu bw
	bouwmuur	thermostaat mechanische ventilatie plaatsingsruimte wasmachine verdelers vloerverwarming elektrische radiator warmtepomp uitvoering datakabel aluminium kozijn in kleur hoogte borstwering t.o.v. vloerpeil
	lichte scheidingwand	
	hemelwaterafvoer	
	hoogtelijnen 1500+vl/2600+vl	
	stalen ligger/verlaagd plafond	
	enkelpolige schakelaar lichtpunt	enkelvoudige wandcontactdoos
	serie schakelaar lichtpunt	tweevoudige wandcontactdoos, kindveilig
	wissel schakelaar lichtpunt	loze leiding bedraad
	plafondlichtpunt	loze leiding niet bedraad
	wandlichtpunt	deurbeldrukker
	wandlichtpunt met randaarde	schel
	wandlichtpunt buiten (aanzicht)	rookmelder op muurbeugel
	rookmelder	
	mechanische ventilatie warmtewisselaar	vloerverwarming
	douchegeot	mengkraan
	elektrische radiator	douchepijp-wtw
	warmtepomp	dakdoorvoer
	vloerverwarmingsverdelers	mv-ventiel plafond mv-ventiel wand

Aandachtspunten:
-alle opgegeven maten zijn circa maten.
-maten zijn genomen op 1500+ vloerpeil, op 2e verdieping tot aan knieschot.
-opstelling keuken: zie showroom brochure.
-type sanitair: zie showroom brochure.

RHIJNHOEVE
OEGSTGEEST

Van
Manen

DURAVEERMEER
Waarmaken van ambities

project
Nieuwbouw woningen Rhijnhoeve - Veld 1
Oegstgeest

omschrijving
Plattegronden bwnr 25

opdrachtgever
BPD gebiedsontwikkeling

schaal
1:50

gewijzigd

projectnummer
5921_10





formaat
A1

 
status
KAO-tekening





tekeningnummer
06N2103




getekend
fvk

datum
01-07-2021

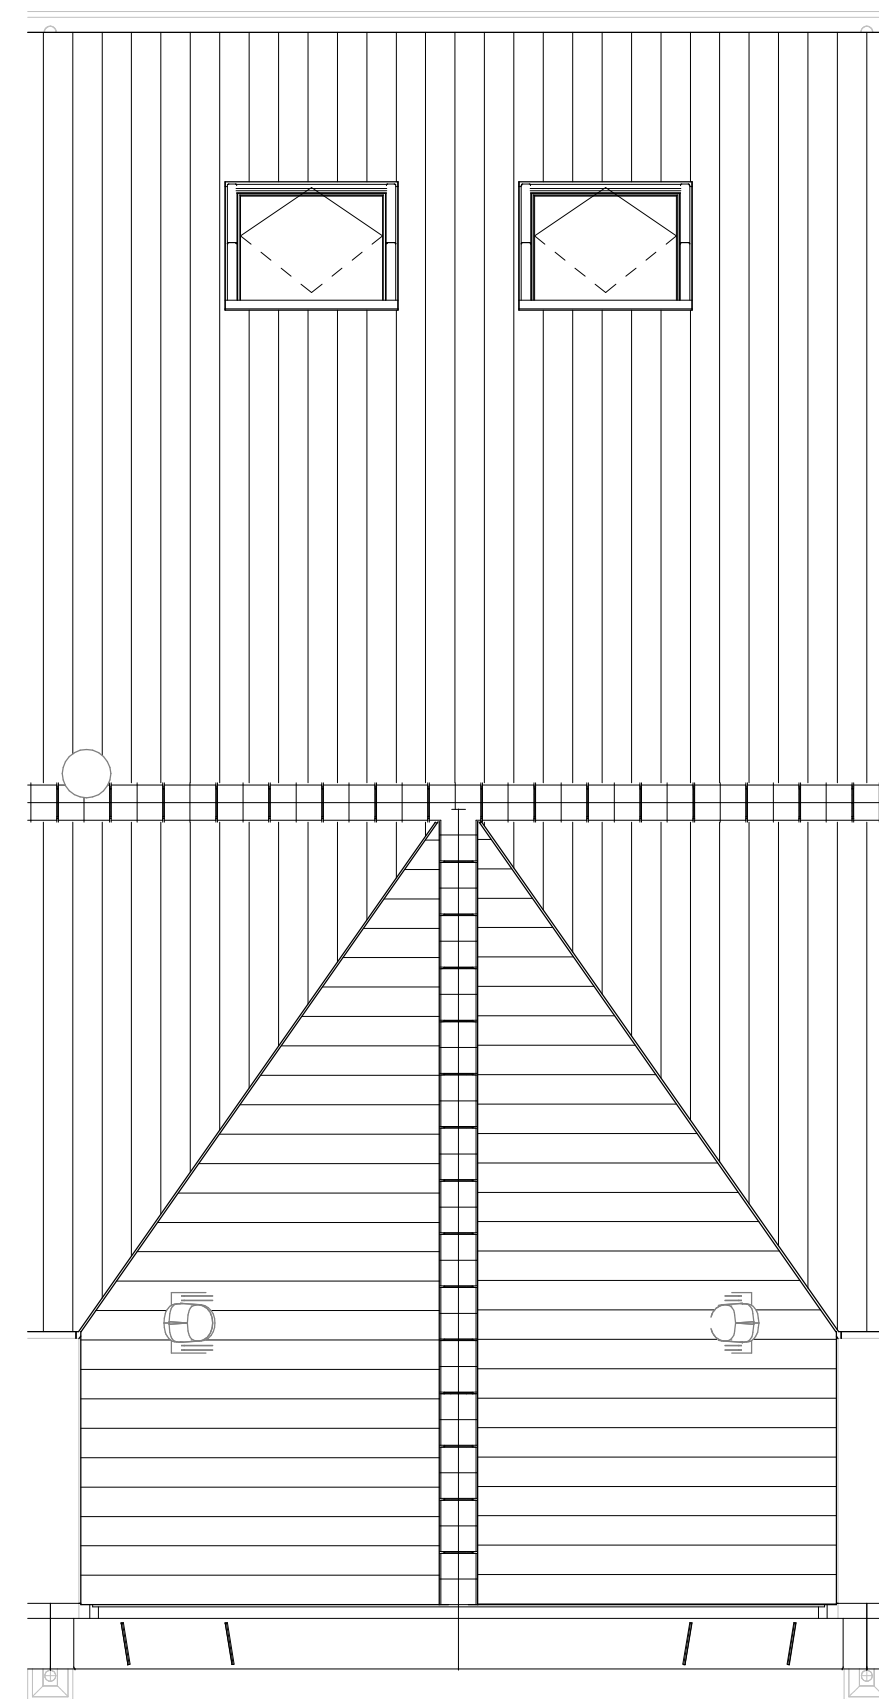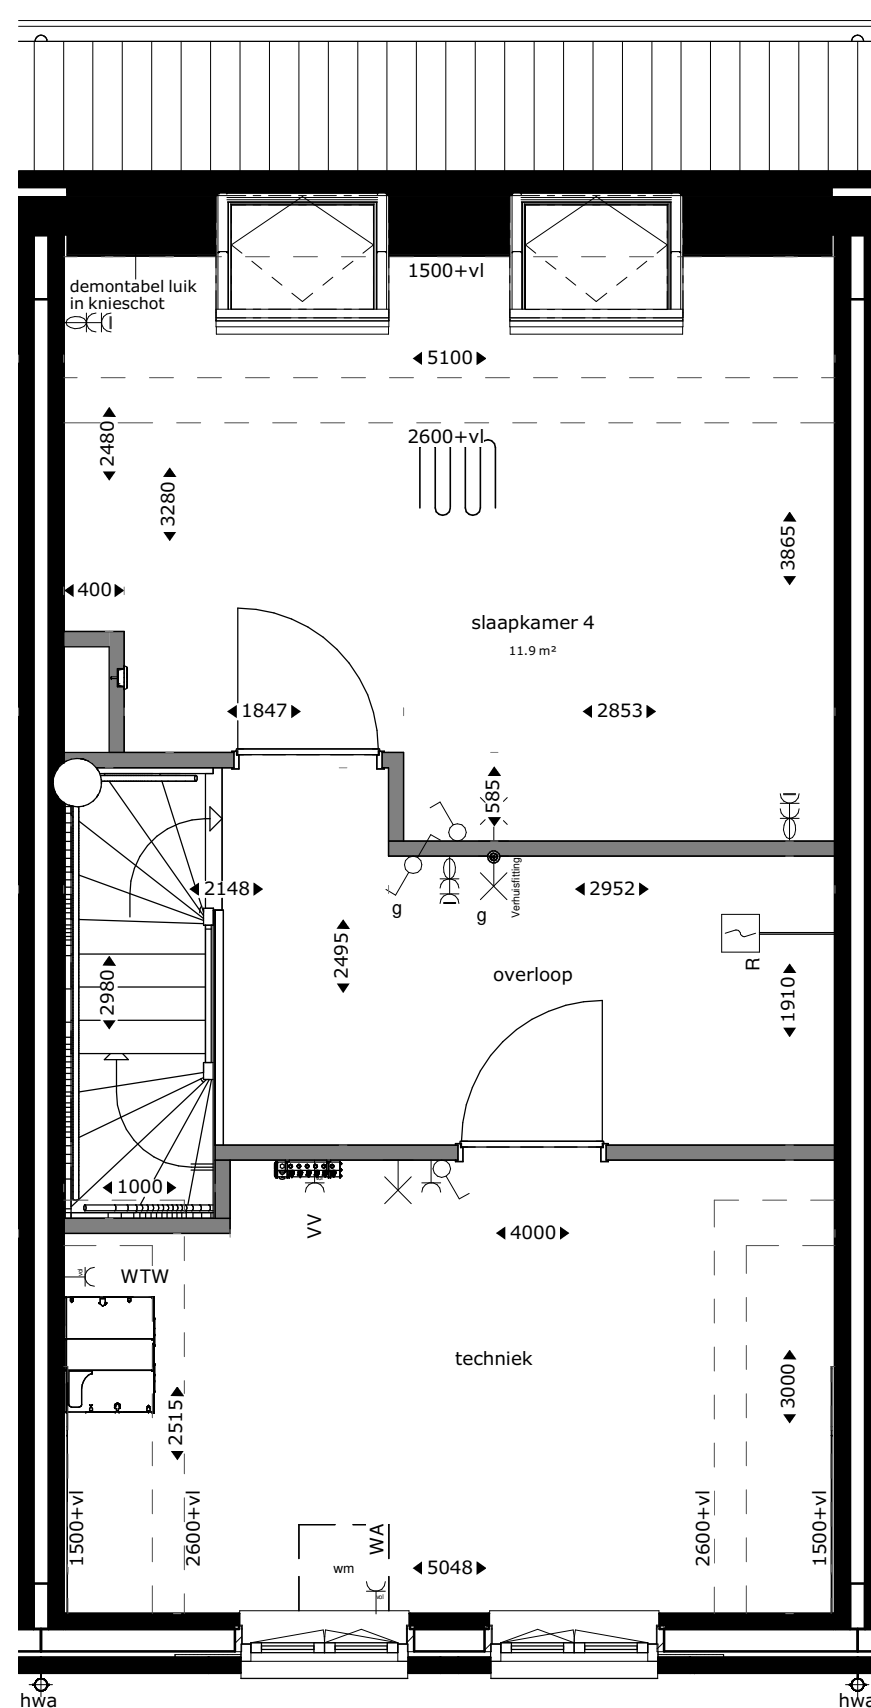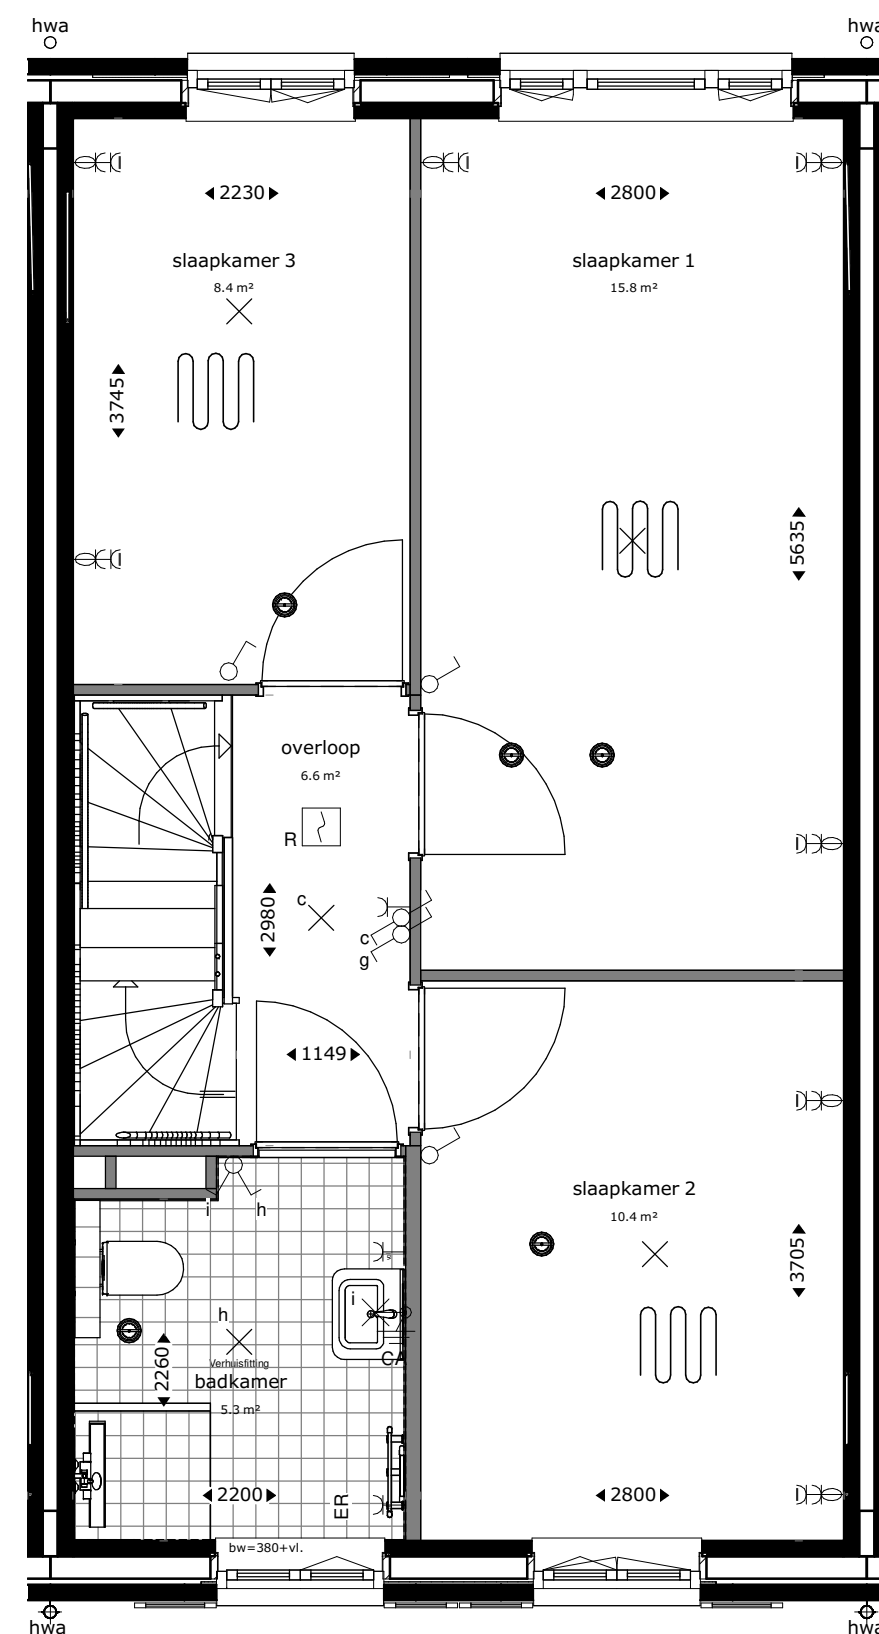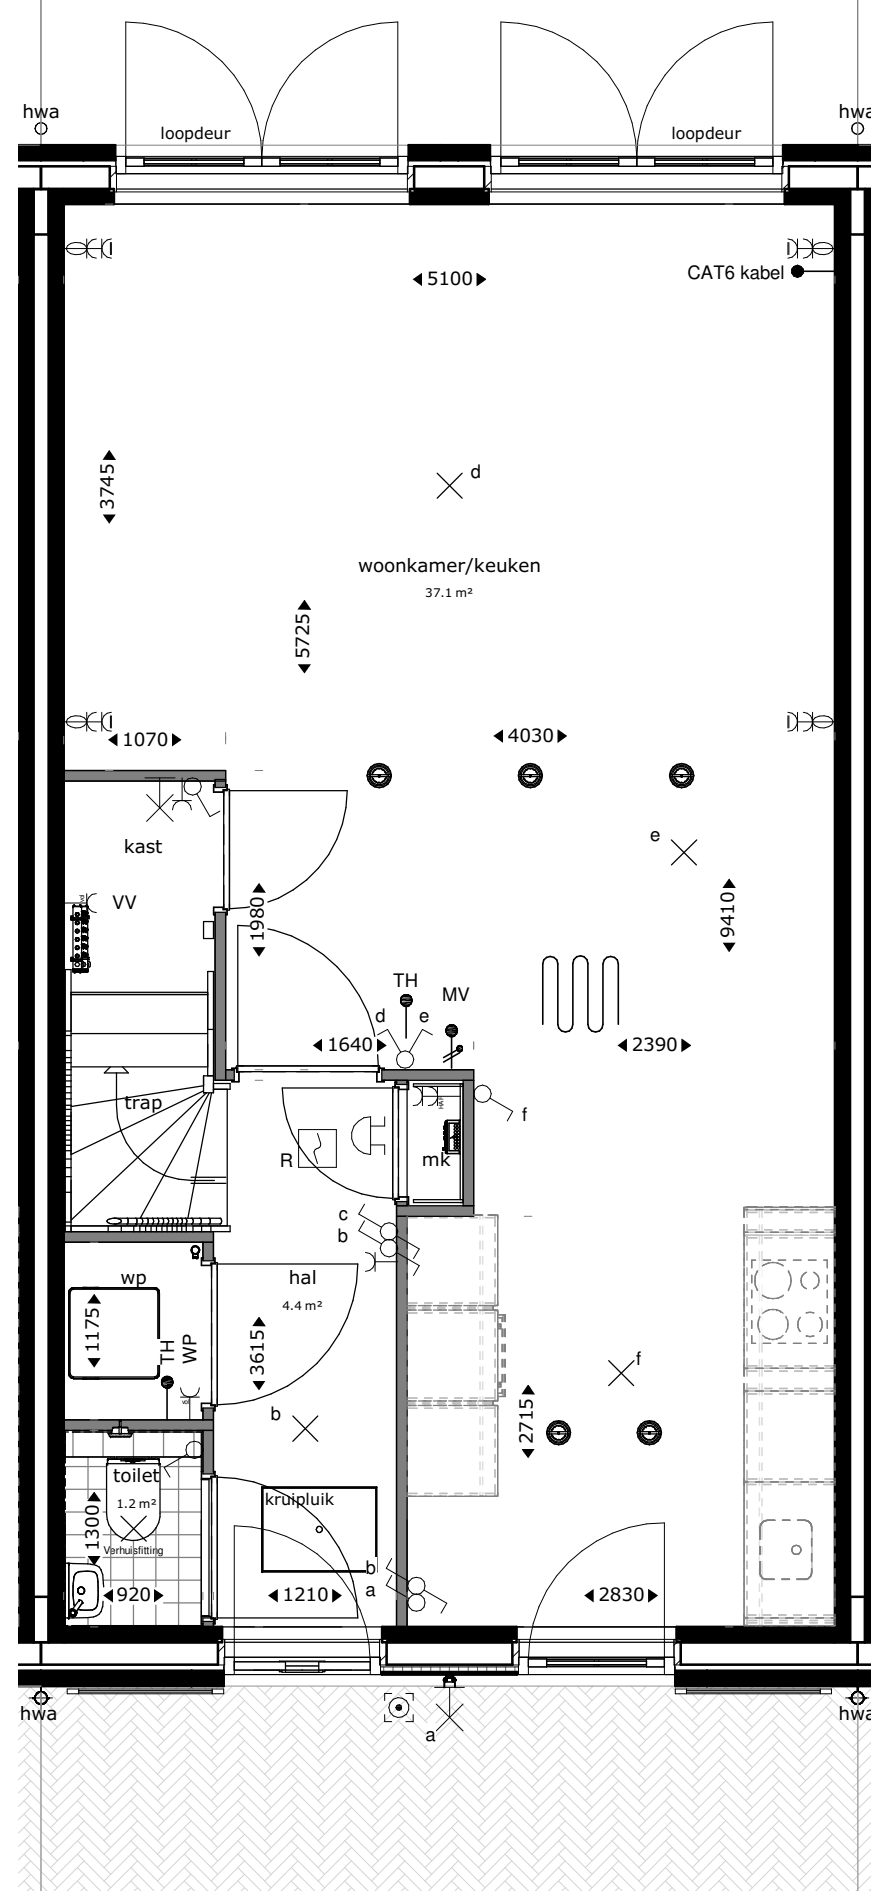


Renvooi			
	buitengevel: beton- isolatie- spouw- metselwerk	TH	thermostaat
	bouwmuur	MV	mechanische ventilatie
	lichte scheidingswand	WM	plaatsingsruimte wasmachine
	hermelwaterafvoer	VV	verdeler vloerverwarming
	hoogtelijnen 1500+v/2600+vI	ER	elektrische radiator
	stalen ligger/verlaagd plafond	WP	warmtepomp
		CAT6 kabel	uitvoering datakabel
		alu	aluminium kozijn in kleur
		bw	hoogte borstwering t.o.v. vloerpeil

    
	enkeelpolige schakelaar lichtpunt		enkelvoudige wandcontactdoos
	serie schakelaar lichtpunt		tweevoudige wandcontactdoos, kindveilig
	wissel schakelaar lichtpunt		loze leiding bedraad
	plafondlichtpunt		loze leiding niet bedraad
	wandlichtpunt		deurbelddrukker
	wandlichtpunt met randaarde		schel
	wandlichtpunt buiten (aanzicht)		rookmelder op muurbegel
	rookmelder		

   	mechanische ventilatie warmtewisselaar		vloerverwarming
	douchegoot		mengkraan
	elektrische radiator		douchepijp-wtw
	warmtepomp		dakdoorvoer
	vloerverwarmingsverdelers		mv-ventiel plafond
			mv-ventiel wand


Aandachtspunten:
 -alle opgegeven maten zijn circa maten.
 -maten zijn genomen op 1500+ vloerpeil, op 2e verdieping tot aan knieschot.
 -opstelling keukens: zie showroom brochure.
 -type sanitair: zie showroom brochure.

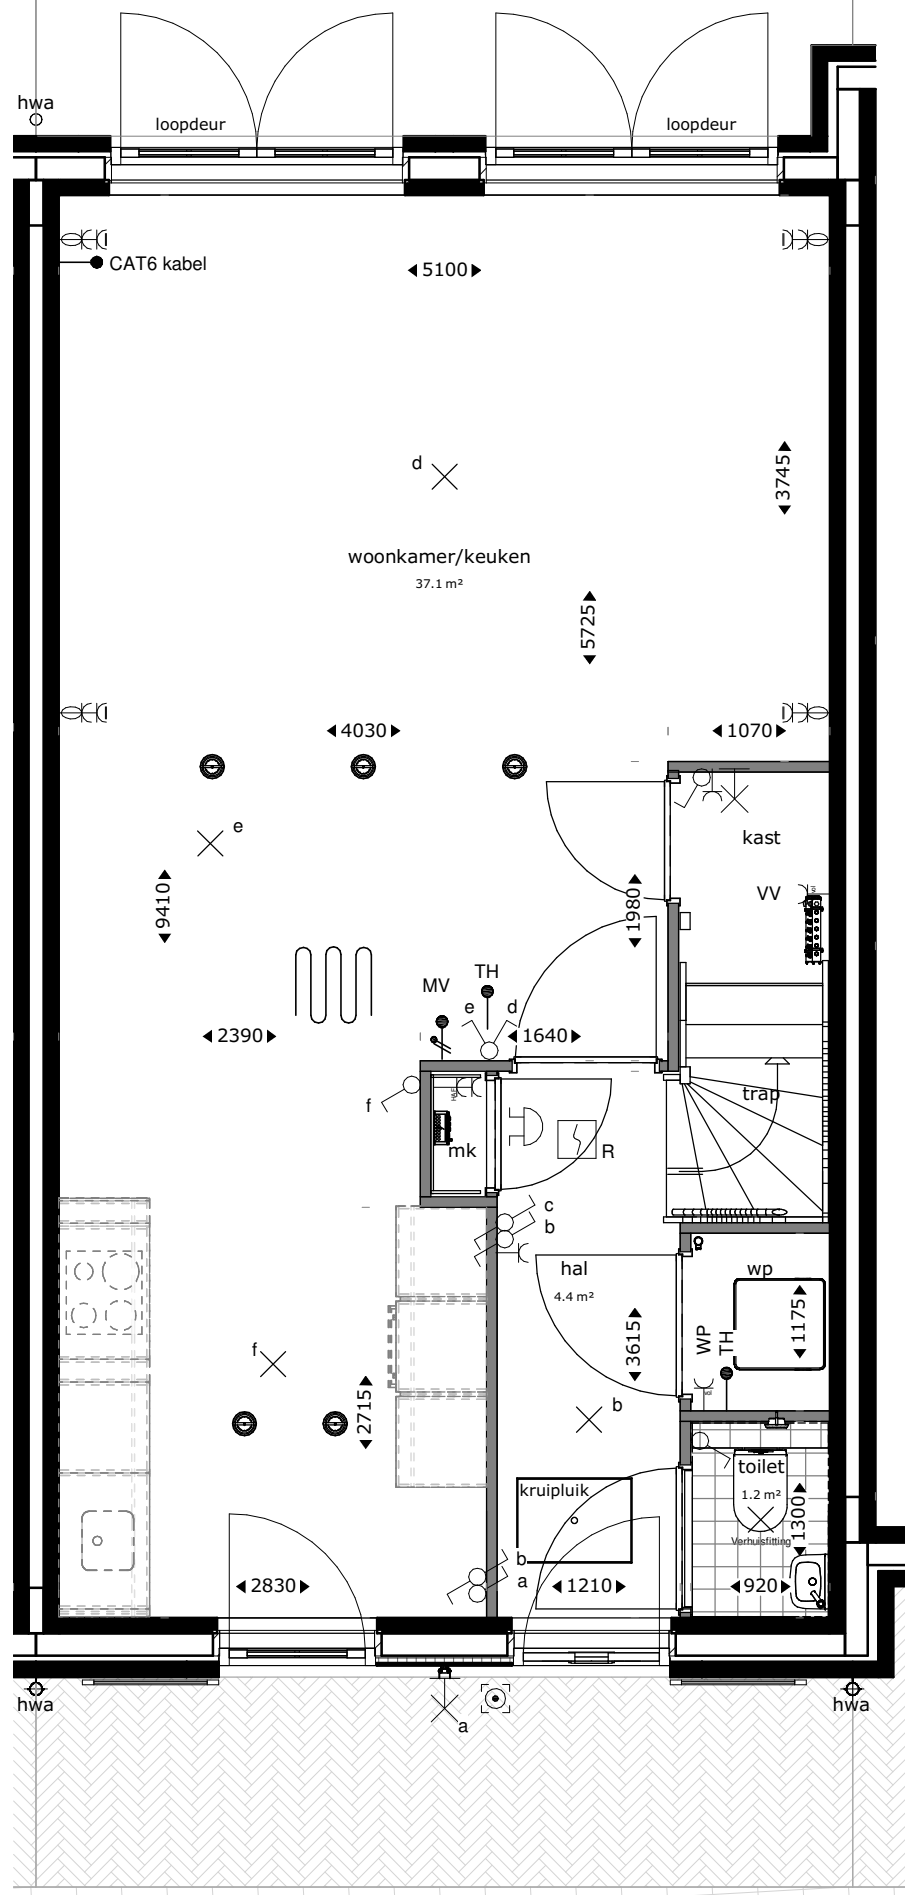


begane grond

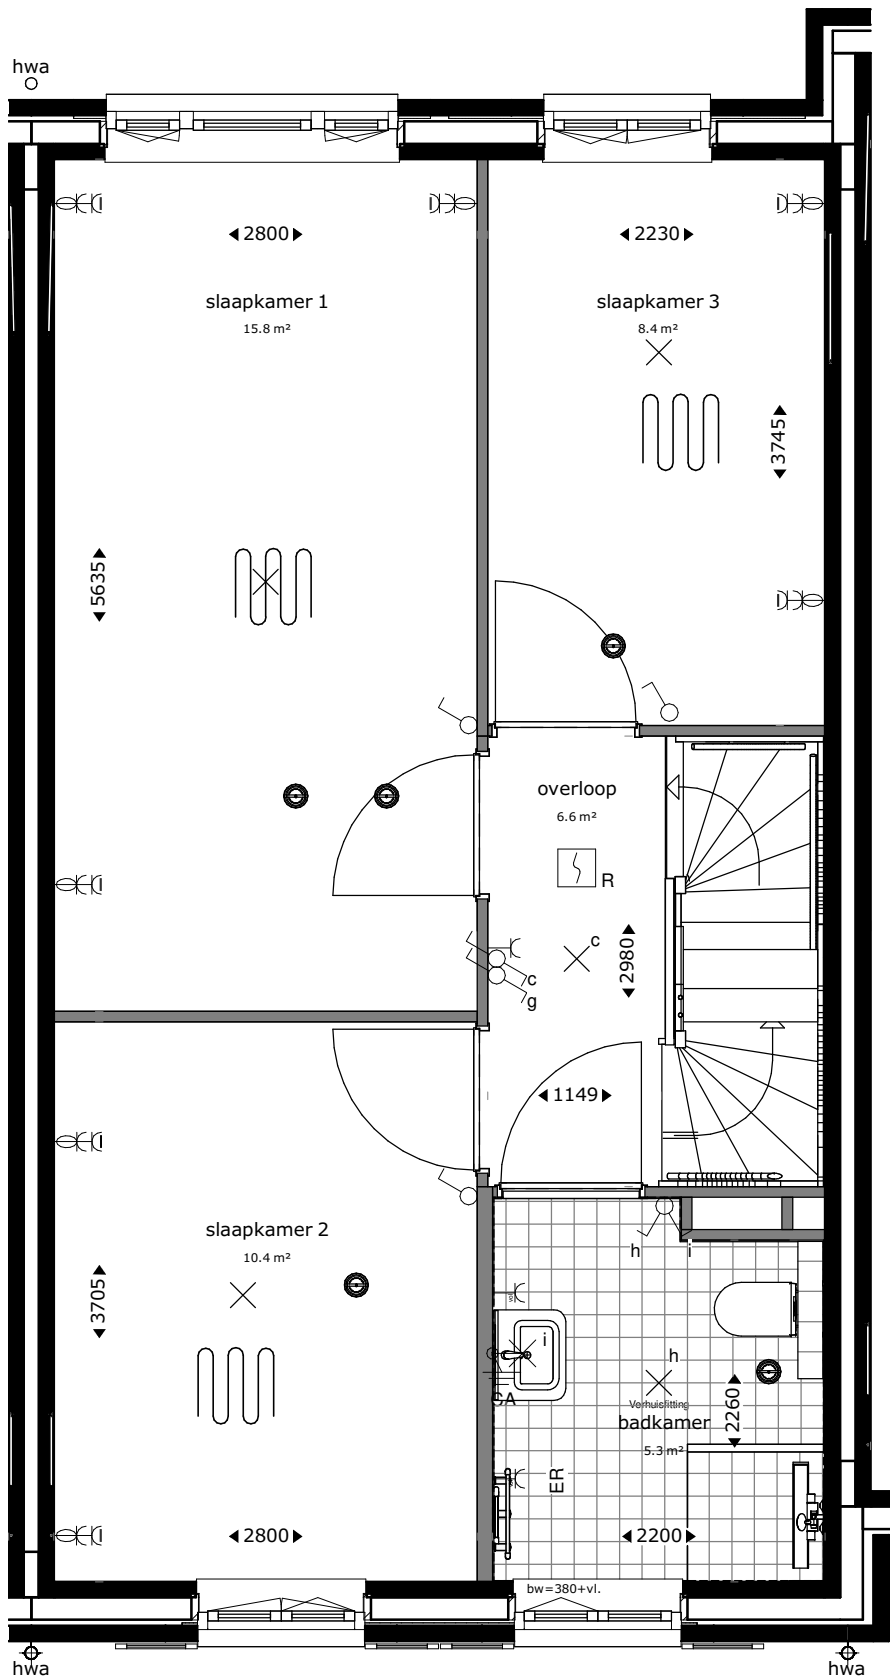

eerste verdieping

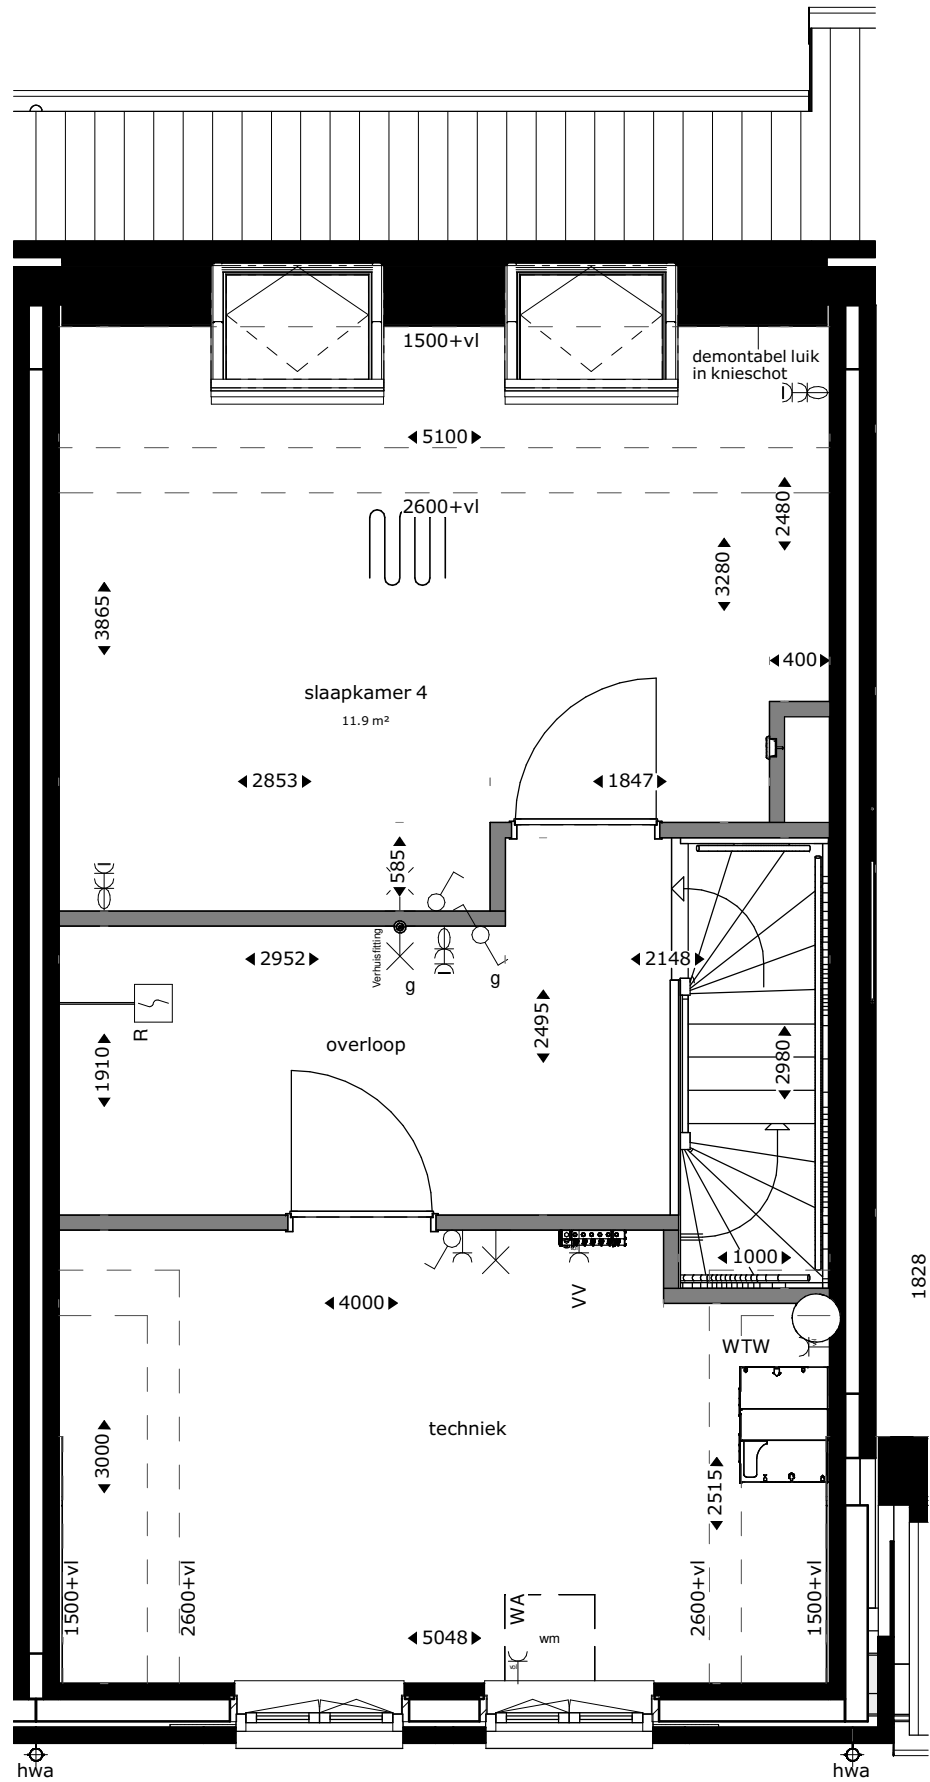

tweede verdieping

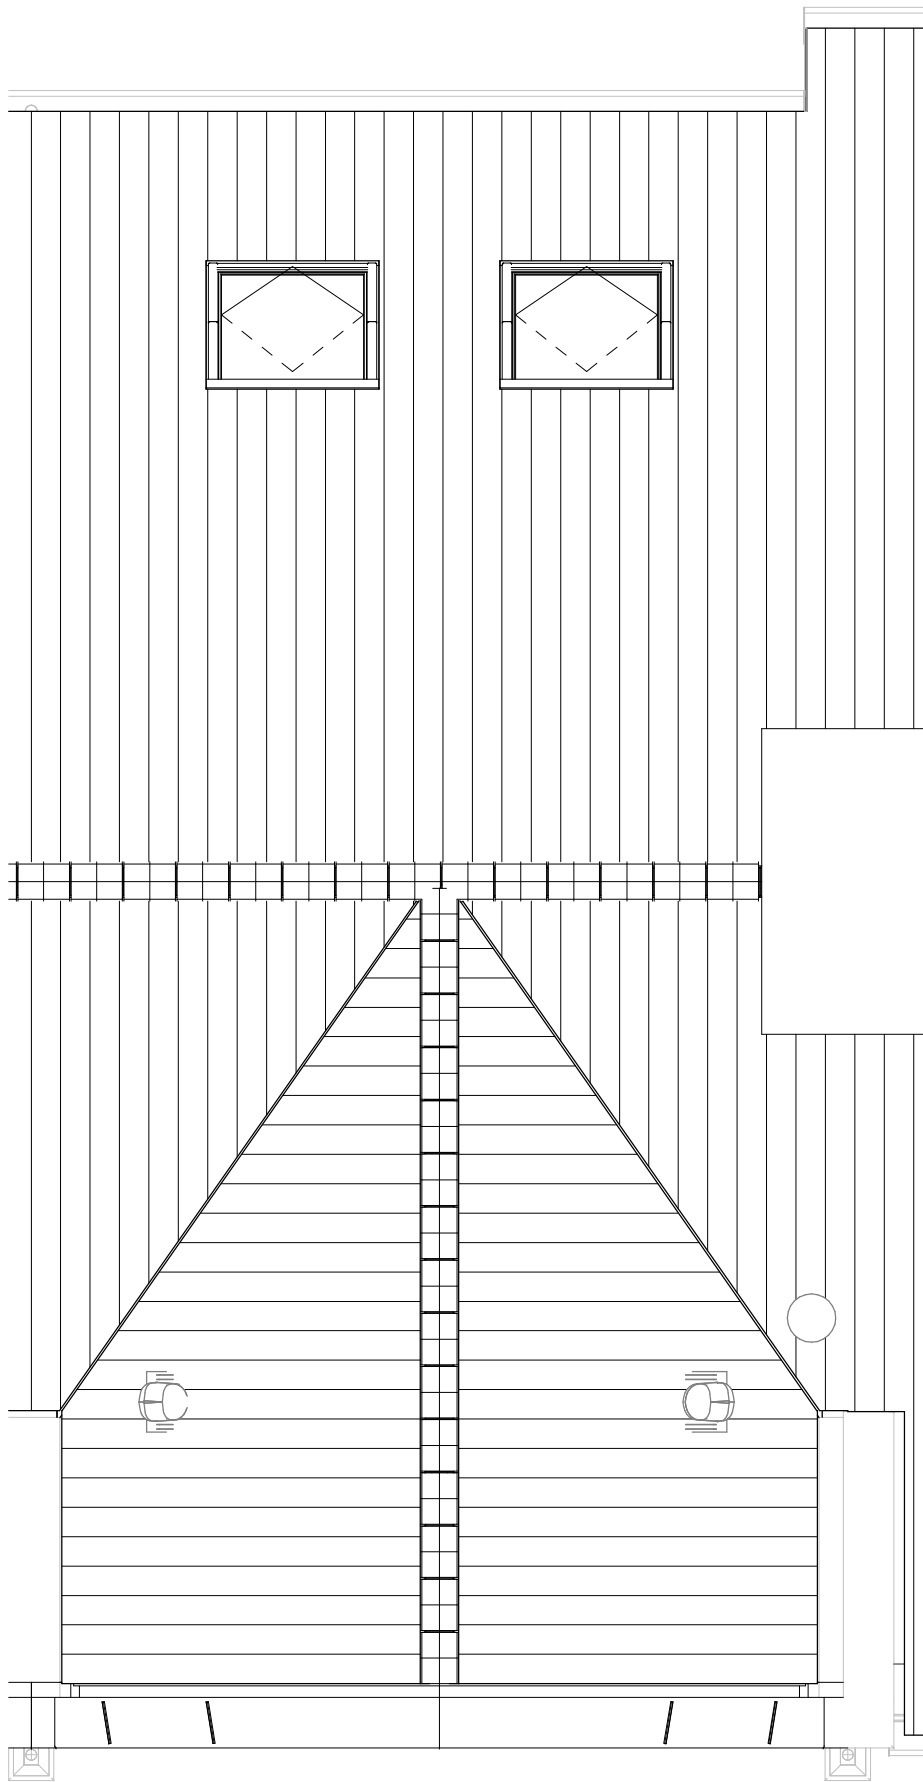

dakaanzicht

Renvooi			
	TH	thermostaat	
	MV	mechanische ventilatie	
	WM	plaatsingsruimte wasmachine	
	VV	verdelr vloerverwarming	
	ER	elektrische radiator	
	WP	warmtepomp	
	CAT6 kabel	uitvoering datakabel	
	alu	aluminium kozijn in kleur	
	bw	hoogte borstwering t.o.v. vloerpeil	

	enkelvoudige wandcontactdoos
	tweevoudige wandcontactdoos, kindveilig
	loze leiding bedraad
	loze leiding niet bedraad
	deurbeldrukker
	schel
	rookmelder op muurbeugel

	vloerverwarming
	mengkraan
	douchepijp-wtw
	dakdoorvoer
	mv-ventiel plafond
	mv-ventiel wand

Aandachtspunten:
-alle opgegeven maten zijn circa maten.
-maten zijn genomen op 1500+ vloerpeil, op 2e verdieping tot aan knieschot.
-opstelling keuken: zie showroom brochure.
-type sanitair: zie showroom brochure.

RHIJNHOEVE
OEGSTGEEST


Van
Manen

DURAVEERMEER
Waarmaken van ambities


project
Nieuwbouw woningen Rhijnhoeve - Veld 1
Oegstgeest

omschrijving
Plattegronden bwnr 27


opdrachtgever BPD gebiedsontwikkeling	schaal 1:50	gewijzigd	projectnummer 5921_10
formaat A1	status KAO-tekening		tekeningnummer 06N2105
getekend fvk	datum 01-07-2021		

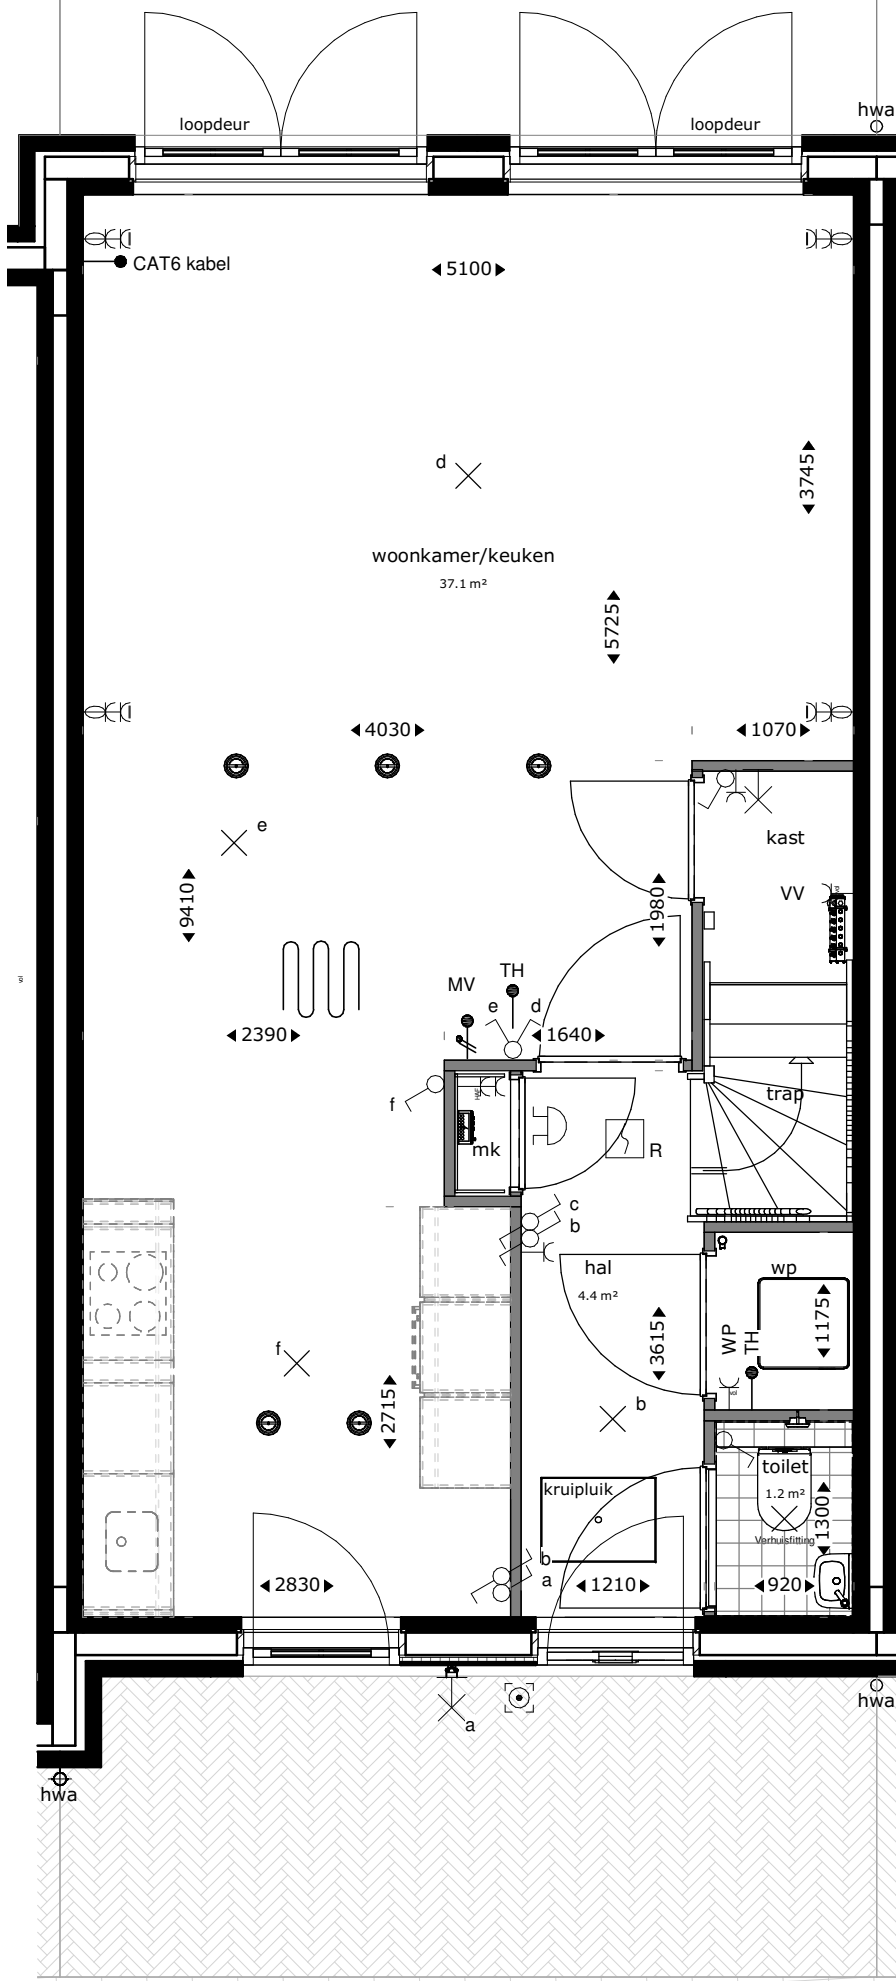


begane grond

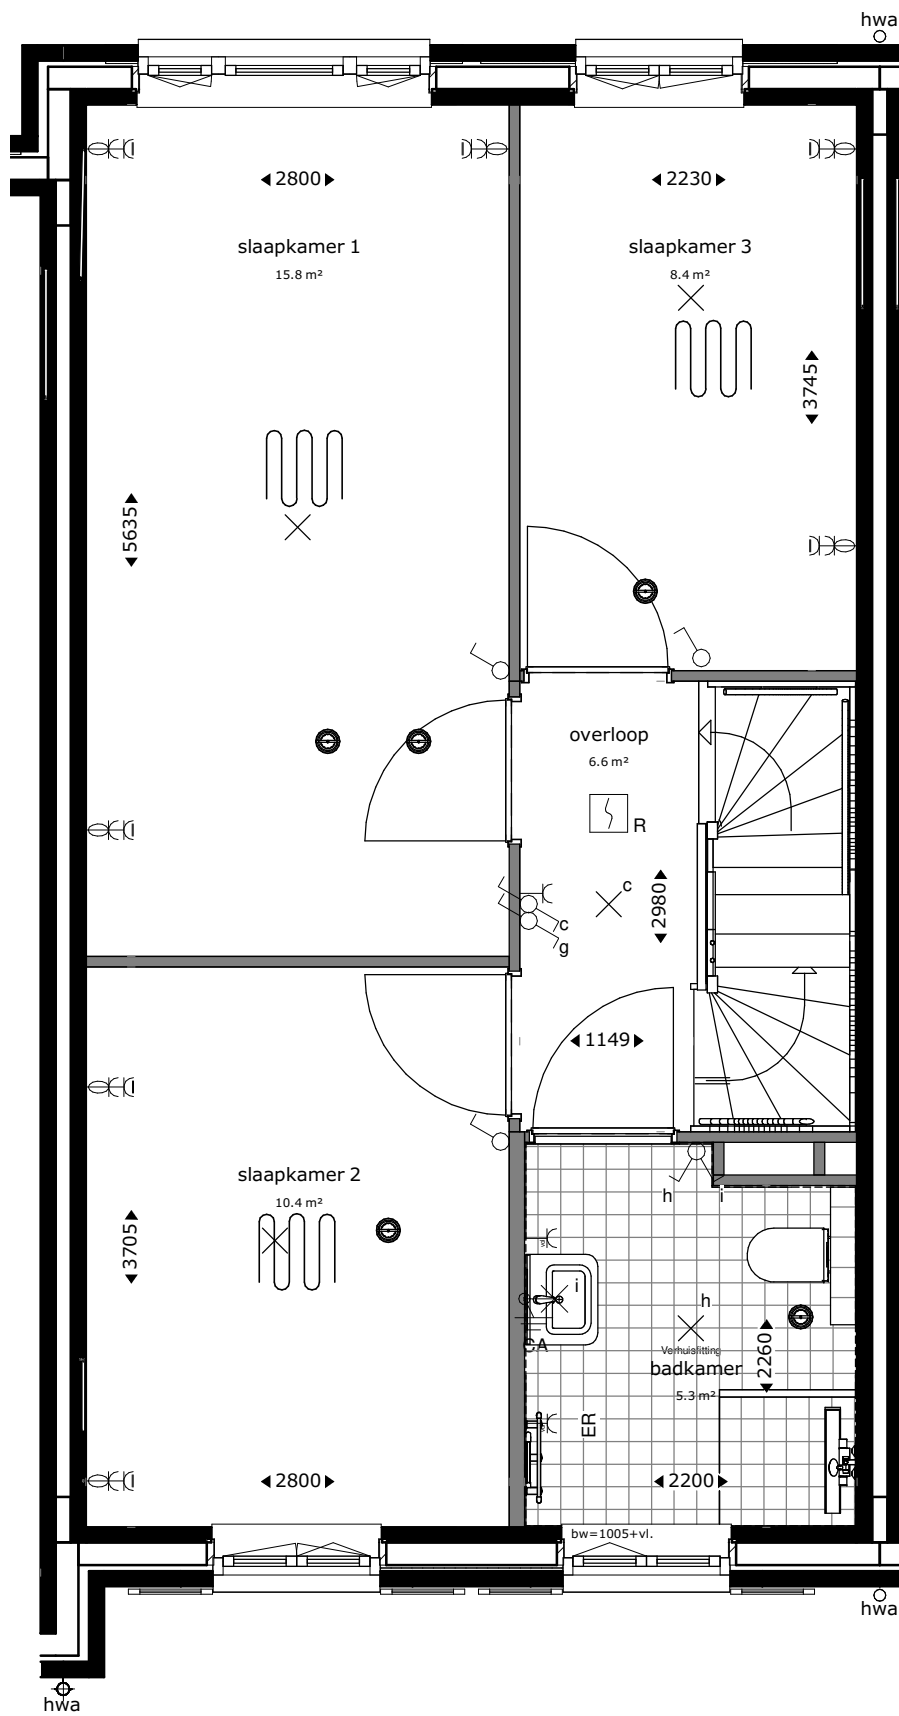

eerste verdieping

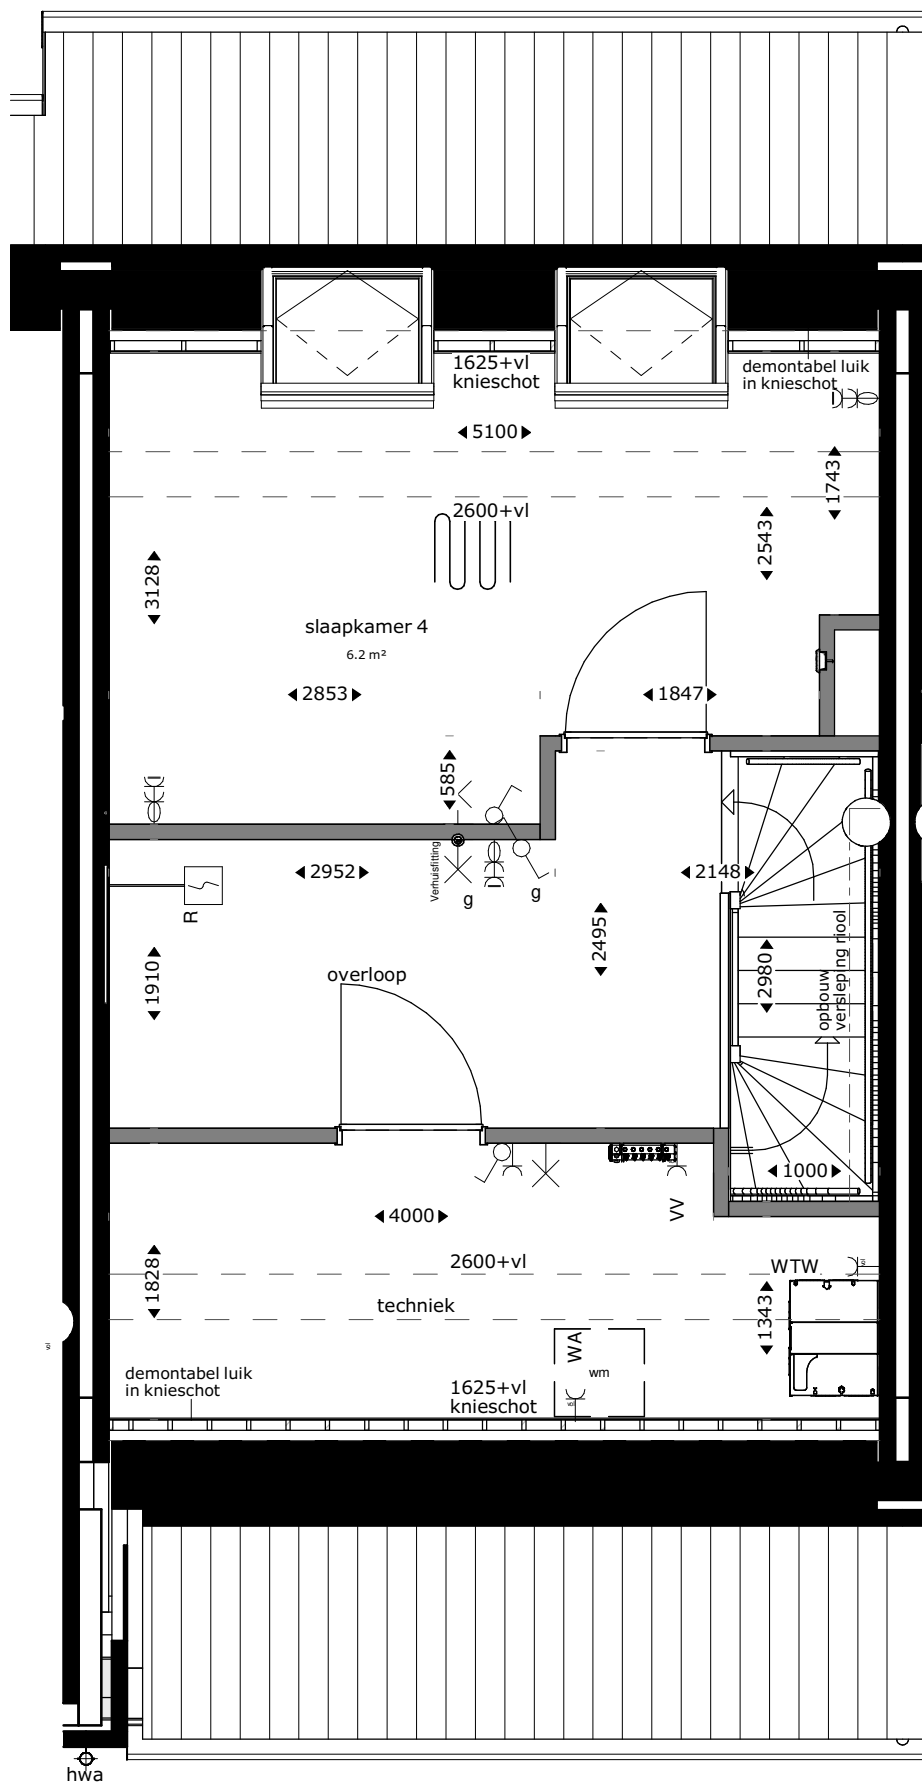

tweede verdieping

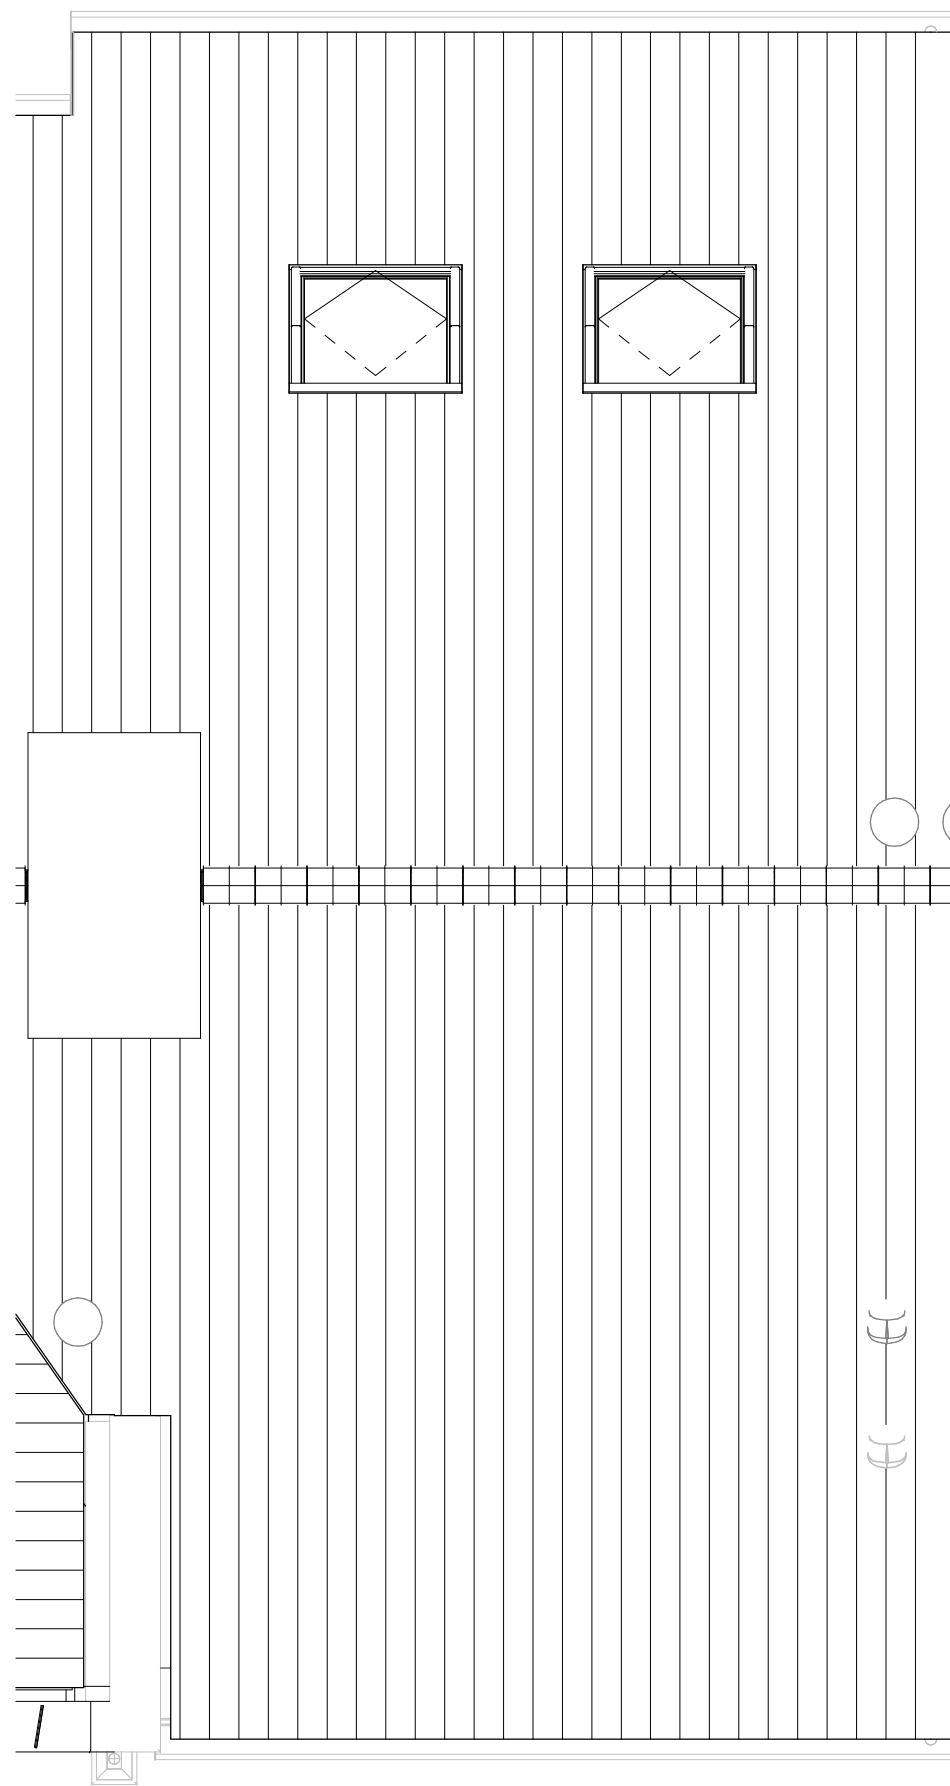

dakaanzicht

Renvooi			
	buitengevel: beton- isolatie- spouw- metselwerk	TH	thermostaat
	bouwmuur	MV	mechanische ventilatie
	lichte scheidingwand	WM	plaatsingsruimte wasmachine
	hemelwaterafvoer	VV	verdelers vloerverwarming
	hoogtelijnen 1500+vl/2600+vl	ER	elektrische radiator
	stalen ligger/verlaagd plafond	WP	warmtepomp
	CAT6 kabel	CAT6 kabel	uitvoering datakabel
	alu	aluminium kozijn	in kleur
	bw	hoogte borstwering t.o.v. vloerpeil	
	enkeelpolige schakelaar lichtpunt		enkeelpolige wandcontactdoos
	serie schakelaar lichtpunt		tweevoudige wandcontactdoos, kindveilig
	wissel schakelaar lichtpunt		loze leiding bedraad
	plafondlichtpunt		loze leiding niet bedraad
	wandlichtpunt		deurbeldrukker
	wandlichtpunt met randaarde		schel
	wandlichtpunt buiten (aanzicht)		rookmelder op muurbeugel
	rookmelder		
	mechanische ventilatie warmtewisselaar		vloerverwarming
	douchegoot		mengkraan
	elektrische radiator		douchepijp-wtw
	warmtepomp		dakdoorvoer
	vloerverwarmingsverdelers		mv-ventiel plafond
			mv-ventiel wand

Aandachtspunten:
-alle opgegeven maten zijn circa maten.
-maten zijn genomen op 1500+ vloerpeil, op 2e verdieping tot aan knieschot.
-opstelling keuken: zie showroom brochure.
-type sanitair: zie showroom brochure.

project
Nieuwbouw woningen Rhijnhoeve - Veld 1 Oegstgeest

omschrijving
Plattegronden bwnr 28


opdrachtgever BPD gebiedsontwikkeling	schaal 1:50	gewijzigd	projectnummer 5921_10
formaat A1	status KAO-tekening		tekeningnummer 06N2106
getekend fvk	datum 01-07-2021		

Bezoekadres Atjehweg 9 (2202 AM) Noordwijk


Telefoon (071) 36 17 200

E-mail info@van-manen.com


Website www.van-manen.com

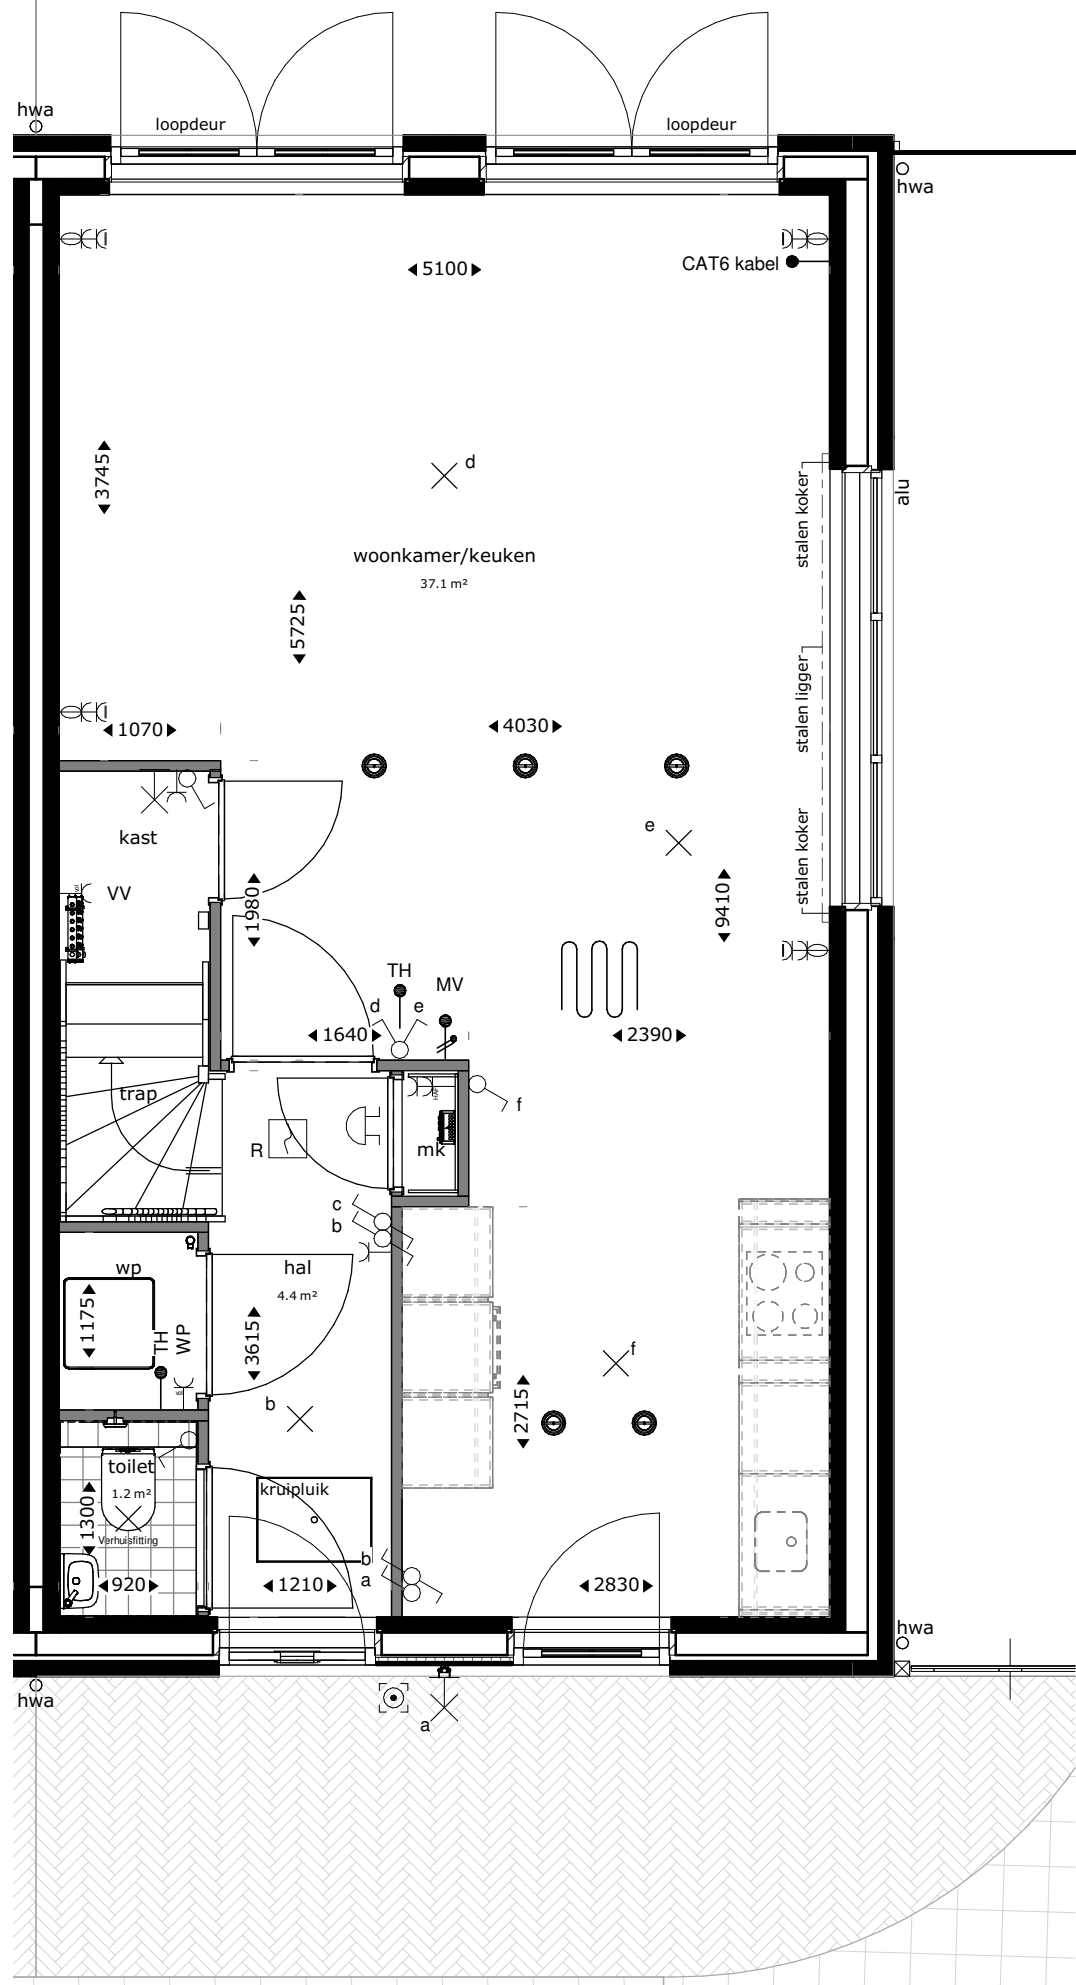


begane grond

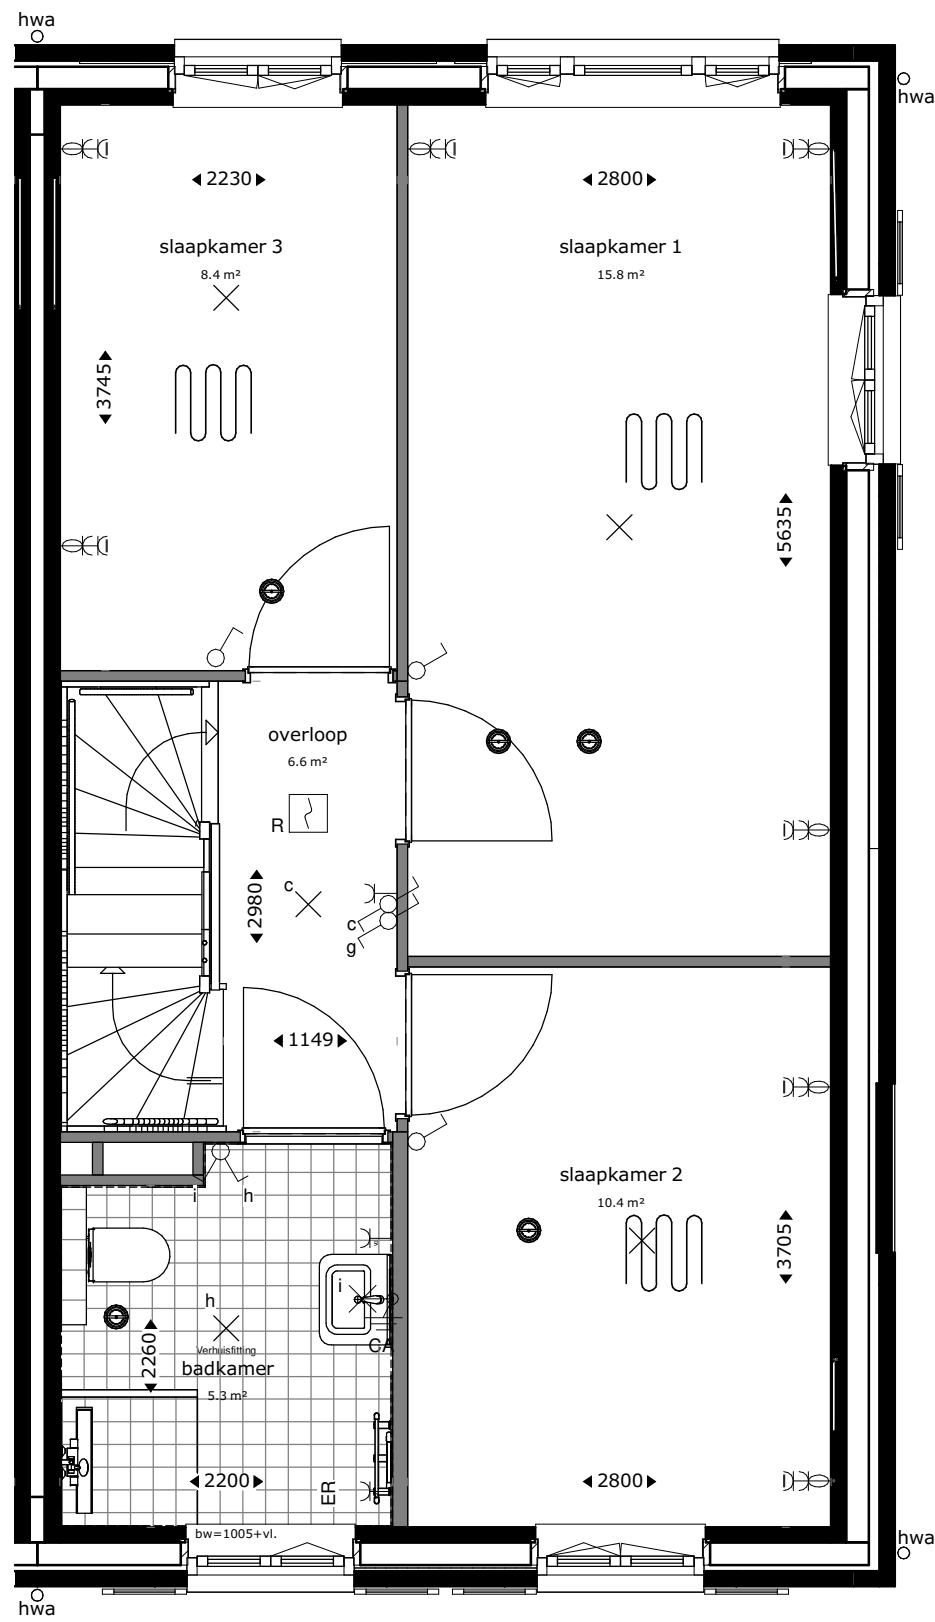

eerste verdieping

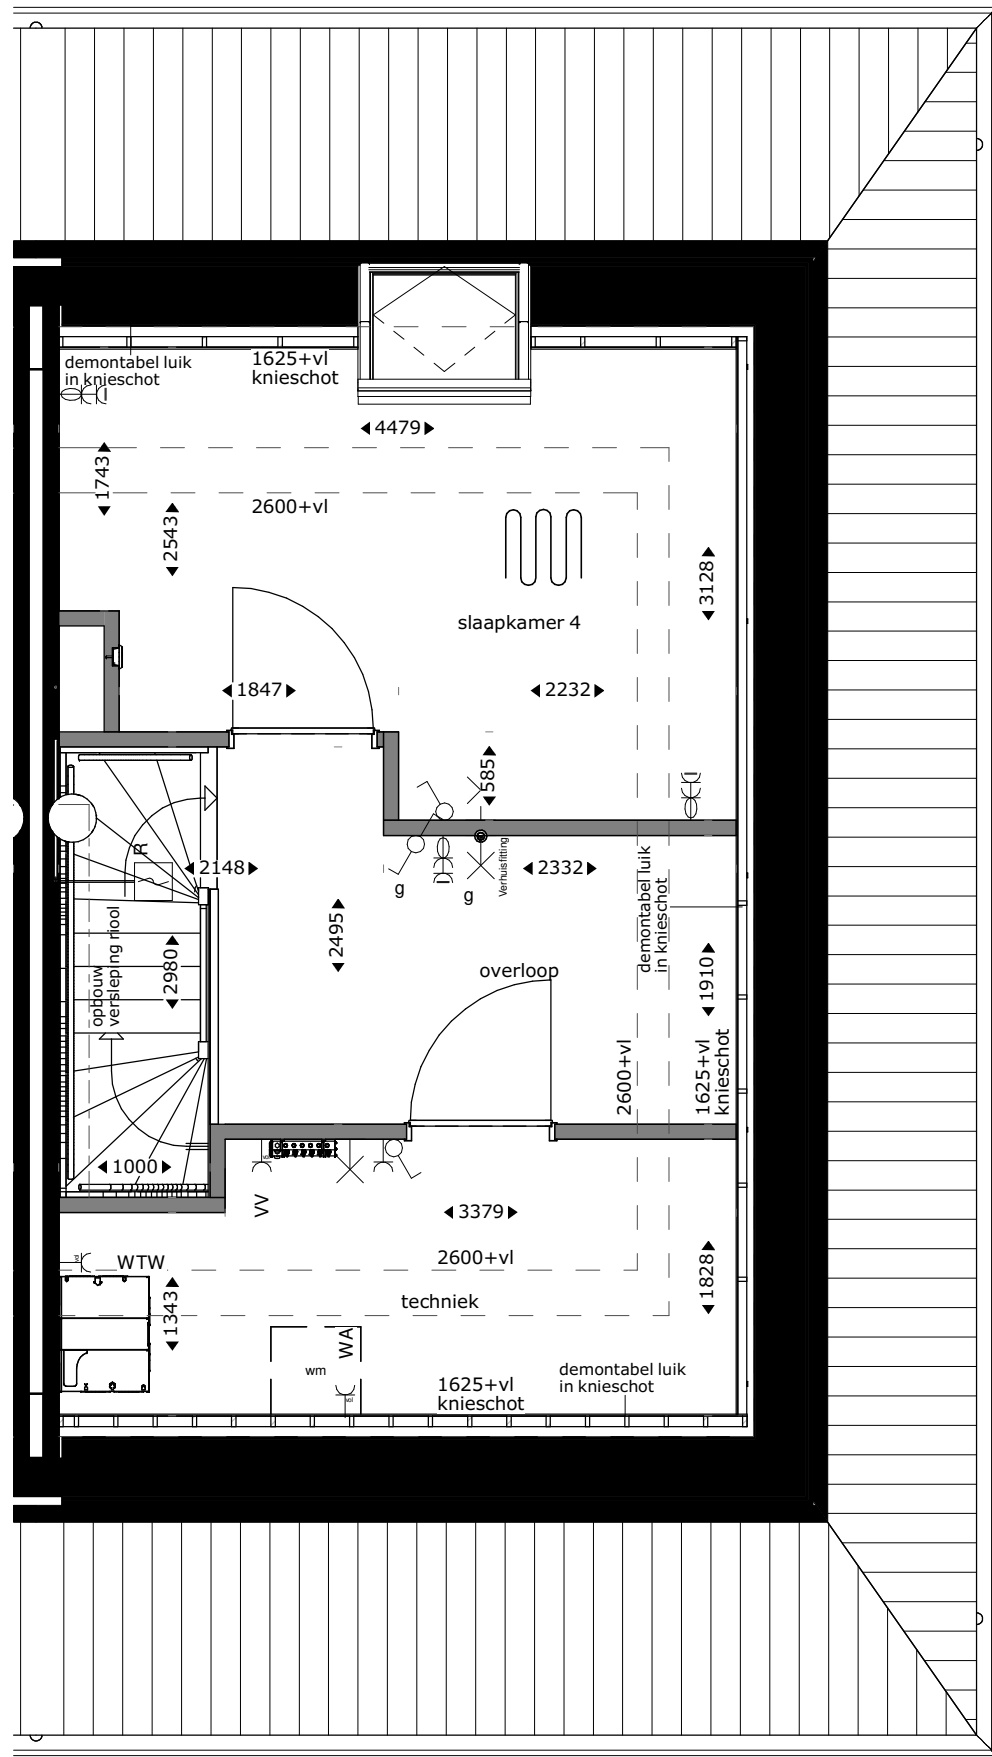

tweede verdieping

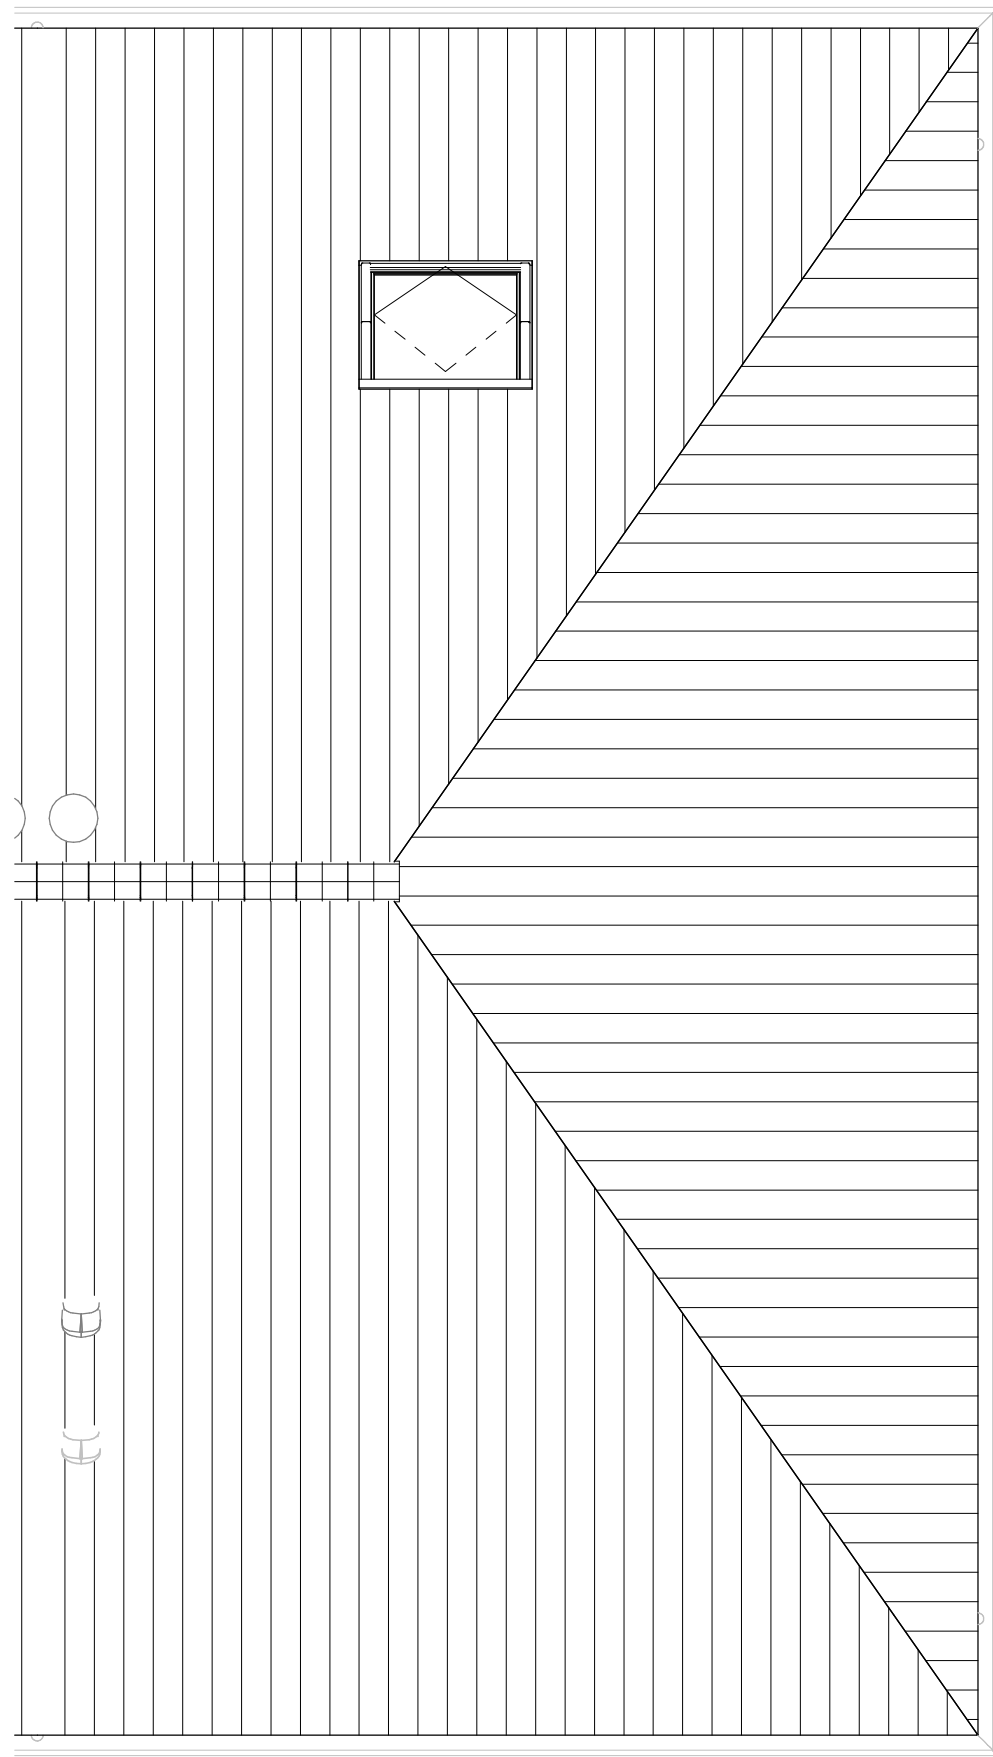

dakaanzicht

Renvooi		
	buitengevel: beton- isolatie- spouw- metselwerk	TH MV WM VV ER WP CAT6 kabel alu bw
	bouwmuur	thermostaat mechanische ventilatie plaatsingsruimte wasmachine verdelers vloerverwarming elektrische radiator warmtepomp uitvoering datakabel aluminium kozijn in kleur hoogte borstwering t.o.v. vloerpeil
	lichte scheidingwand	
	hemelwaterafvoer	
	hoogtelijnen 1500+vl/2600+vl	
	stalen ligger/verlaagd plafond	
	enkelpolige schakelaar lichtpunt	enkelvoudige wandcontactdoos
	serie schakelaar lichtpunt	tweevoudige wandcontactdoos, kindveilig
	wissel schakelaar lichtpunt	loze leiding bedraad
	plafondlichtpunt	loze leiding niet bedraad
	wandlichtpunt	deurbelrukker
	wandlichtpunt met randaarde	schel
	wandlichtpunt buiten (aanzicht)	rookmelder op muurbeugel
	rookmelder	
	mechanische ventilatie warmtewisselaar	vloerverwarming
	douchegoot	mengkraan
	elektrische radiator	douchepijp-wtw
	warmtepomp	dakdoorvoer
	vloerverwarmingsverdelers	mv-ventiel plafond
		mv-ventiel wand

Aandachtspunten:
-alle opgegeven maten zijn circa maten.
-maten zijn genomen op 1500+ vloerpeil, op 2e verdieping tot aan knieschot.
-opstelling keuken: zie showroom brochure.
-type sanitair: zie showroom brochure.

RHIJNHOEVE
OEGSTGEEST

Van
Manen

DURAVERMEER
Waarmaken van ambities

project
Nieuwbouw woningen Rijnhoef - Veld 1
Oegstgeest

omschrijving
Plattegronden bwnr 29

opdrachtgever
BPD gebiedsontwikkeling

formaat
A1

getekend
fvk

schaal
1:50

status
KAO-tekening

datum
01-07-2021

gewijzigd

projectnummer
5921_10

tekeningnummer
06N2107